


Planta Hidráulica
ESCALA 1:50


RESUMO LOUÇAS E METAIS		
Descrição	UN	Quantidade
Bacia Sanitária padrão PNE	un	02
Válvula descarga hydra cromada	un	02
Lavatório coluna suspensa	un	02
torneira cromada para lavatório	un	02
Barra de Apoio em L (sanitário)	un	02
Toalheiro Plástico tipo dispenser	un	02
Saboneteira Plástica tipo dispenser	un	02
Papeleira de parede cromada	un	02

RESUMO ÁGUA FRIA GERAL		
Descrição	UN	Quantidade
Tubo PVC água fria 25mm	m	25,02
Tubo PVC água fria 50mm	m	10,59
Tubo PVC água fria 32mm	m	3,60
Joelho 90° PVC água fria 50mm	un	03
Joelho 45° PVC água fria 50mm	un	02
TÉ PVC água fria 50mm	un	01
Joelho 90° PVC água fria 25mm	un	07
Joelho 45° PVC água fria 25mm	un	02
TÉ PVC água fria 25mm	un	02
Joelho PVC água fria 32mm	un	02
Registro de Gaveta cromado 3/4"	un	02
Registro de Gaveta cromado 1 1/2"	un	02
Flange 50mm	un	01
Flange 32mm	un	01
Flange 25mm	un	01


RESUMO ESGOTO SANITÁRIO GERAL		
Descrição	UN	Quantidade
Tubo PVC Esgoto 40mm	m	3,55
Tubo PVC Esgoto 50mm	m	10,00
Tubo PVC Esgoto 100mm	m	6,48
Caixa de inspeção	un	02
Caixa hermética de ventilação	un	02
Joelho PVC 90° 100mm	un	02
Joelho PVC 90° 50mm	un	04
Joelho PVC 90° 40mm	un	10
TÉ PVC 100x50mm	un	02
Caixa Sifonada	un	02
Fossa Séptica 190x110x140m	un	01
Sumidouro Ø120x500cm	un	01

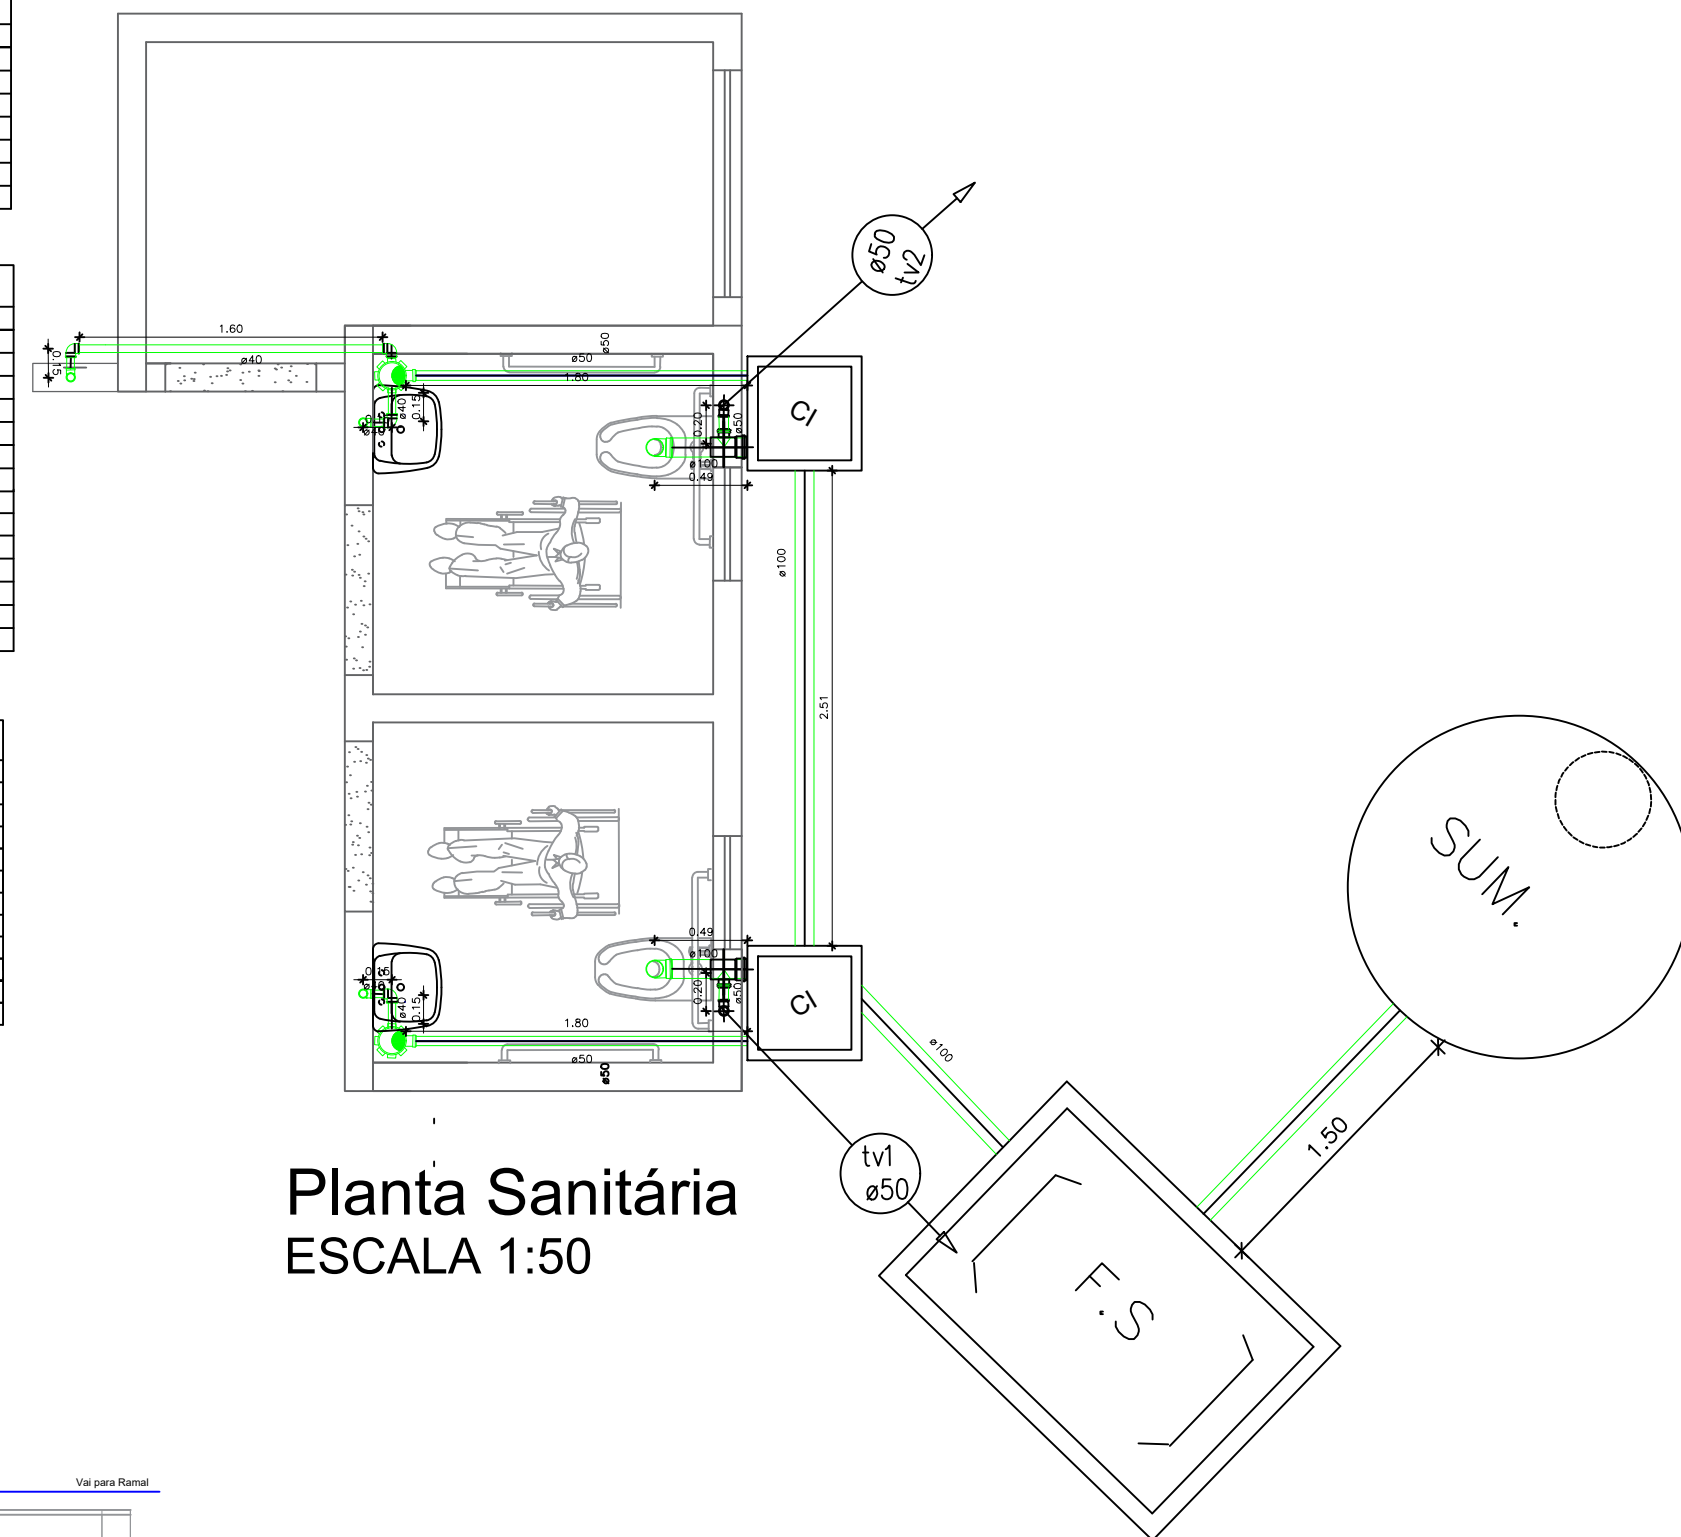


Planta Sanitária
ESCALA 1:50

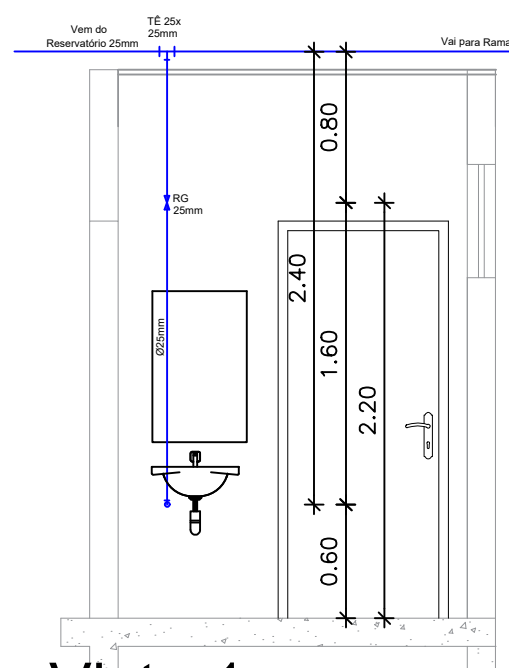


Vista 1
Esc: 1:50

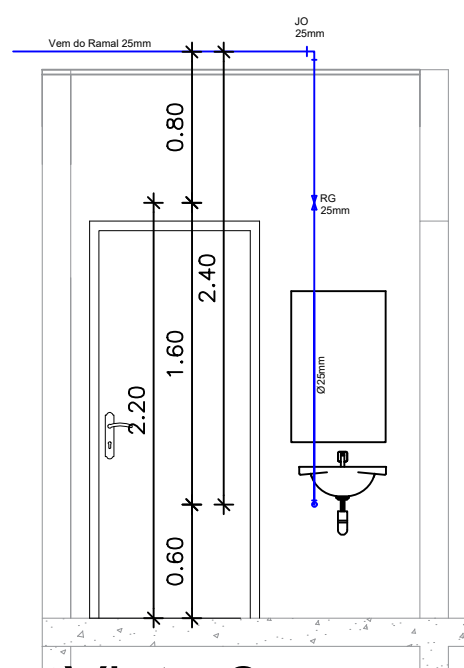


Vista 2
Esc: 1:50

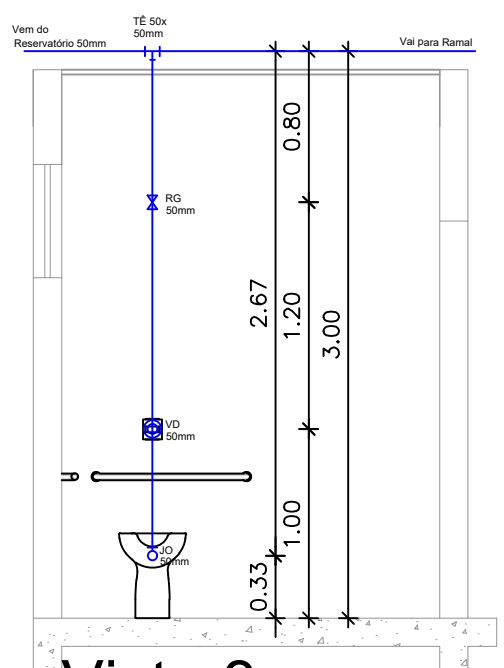

Vista 3
Esc: 1:50

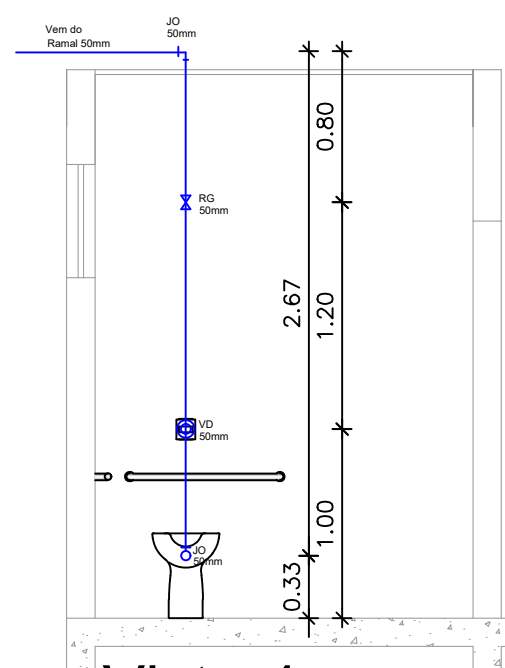

Vista 4
Esc: 1:50

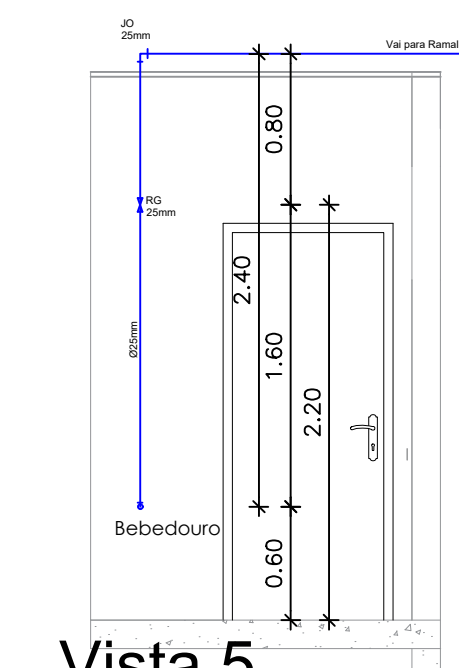



Vista 5
Esc: 1:50

- AF1 25 Saída para Sobre para Caixa d'água
- AF2 50 COLUNA DE ÁGUA FRIA desce para Bacia Sanitária
- AF3 50 COLUNA DE ÁGUA FRIA desce para Bacia Sanitária
- AF5 25 COLUNA DE ÁGUA FRIA desce para Lavatório
- AF6 25 COLUNA DE ÁGUA FRIA desce para Lavatório
- AF7 25 COLUNA DE ÁGUA FRIA desce para Bebedouro

LEGENDA	
ÁGUA	
Simbolo	Descrição
TÉ	TÉ
JOELHO 90°	JOELHO 90°
JOELHO 45°	JOELHO 45°
JOELHO 90° SAÍDA PARA BAIXO	JOELHO 90° SAÍDA PARA BAIXO
TE DE SAÍDA PARA BAIXO	TE DE SAÍDA PARA BAIXO

LEGENDA		ESGOTO	
BA	VASO SANITÁRIO	PISO	Ø 100mm
LA	LAVATÓRIO	H=40cm	Ø 40mm
BB	BEBEDOURO	H=40cm	Ø 40mm

LEGENDA	
ESGOTO	
Nº	Descrição
1	CAIXA SIFONADA
2	JOELHO 90° 40mm
3	JOELHO 90° 100mm
4	TÉ 100x50mm

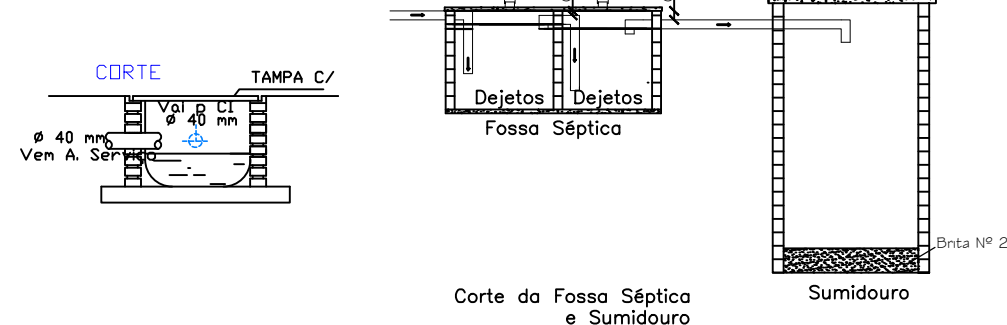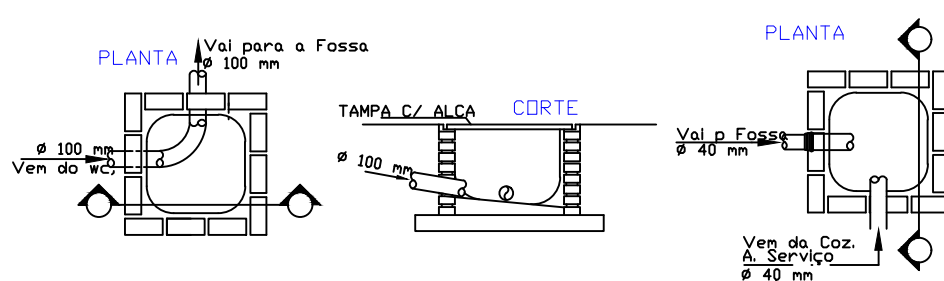

Departamento de Engenharia

Avenida Valdir Mazutti, nº 1999, Bom Jardim - Campos de Júlio
Fone:0xx65-3387-2800

Obras:
PROJETO DE AMPLIAÇÃO
ACADEMIA DA SAÚDE
RUA DANILO ANTONIO GELATTI COM ESQUINA,
COM A RUA RIO GRANDE DO SUL,
Q. 31, L. 01, BAIRRO CENTRO

Área:
Área Existente _____ 54,96m²
Área à Ampliar _____ 13,87m²
Área à Total _____ 68,83m²

PREFEITURA MUNICIPAL DE
CAMPOS DE JÚLIO - MT
CNPJ: 01.614.516/0001-99

RESPONSÁVEL TÉCNICO
CINTYA VIEIRA SOUTO
RG CAU: A160810-0

Conteúdo: **HIDROSSANITÁRIO**
Planta Baixa Hidráulica
Planta Baixa Sanitária
Vistas
Detalhes

DECLARO QUE A APROVAÇÃO DO PROJETO NÃO
IMPLICA NO RECONHECIMENTO POR PARTE DA
PREFEITURA DO DIREITO DE PROPRIEDADE DO
TERRENO.

Data:
MARÇO / 2022

Escala:
INDICADAS

Desenho:
CINTYA VIEIRA SOUTO

Folha:
única