


Planta Baixa

Escala: 1:175


ESQUADRIAS		
JANELAS		
TIPO	DIMENSÕES	QUANTIDADE
J1 - JANELA 4 FOLHAS BLINDEX	2,00 X 1,20 X 0,60 M	34
J2 - JANELA BLINDEX MAXIM AR	1,00 X 0,60 X 1,90 M	14
J3 - ABERTURA EM ALVENARIA	2,00 X 0,00 X 0,00 M	1
J4 - JANELA 4 FOLHAS BLINDEX	2,00 X 1,20 X 0,90 M	11
PORTAS		
TIPO	DIMENSÕES	QUANTIDADE
P1 - PORTA SEMI-OCA BRANCA	0,90 X 2,10 M	34
P2 - PORTA DE VIDRO TEMPERADO	2,50 X 2,10 M	4
P3 - PORTA EM TUBO DE FERRO	0,90 X 2,10 M	2
P4 - PORTA DE ALUMÍNIO PCE	1,15 X 1,50 X 0,50 M	8
P5 - PORTA DE ALUMÍNIO	0,80 X 1,50 X 0,50 M	16

REVESTIMENTOS		
PISO	TETO	PAREDES
1 - PISO CERÂMICO BRANCO 35X35 CM 2 - PISO DE CONCRETO	1 - FORRO DE GESSO, PINTURA ACRÍLICA 2 - CERÂMICA ATÉ O TETO	1 - PINTURA ACRÍLICA DUAS DEMÃOS 2 - CERÂMICA ATÉ O TETO

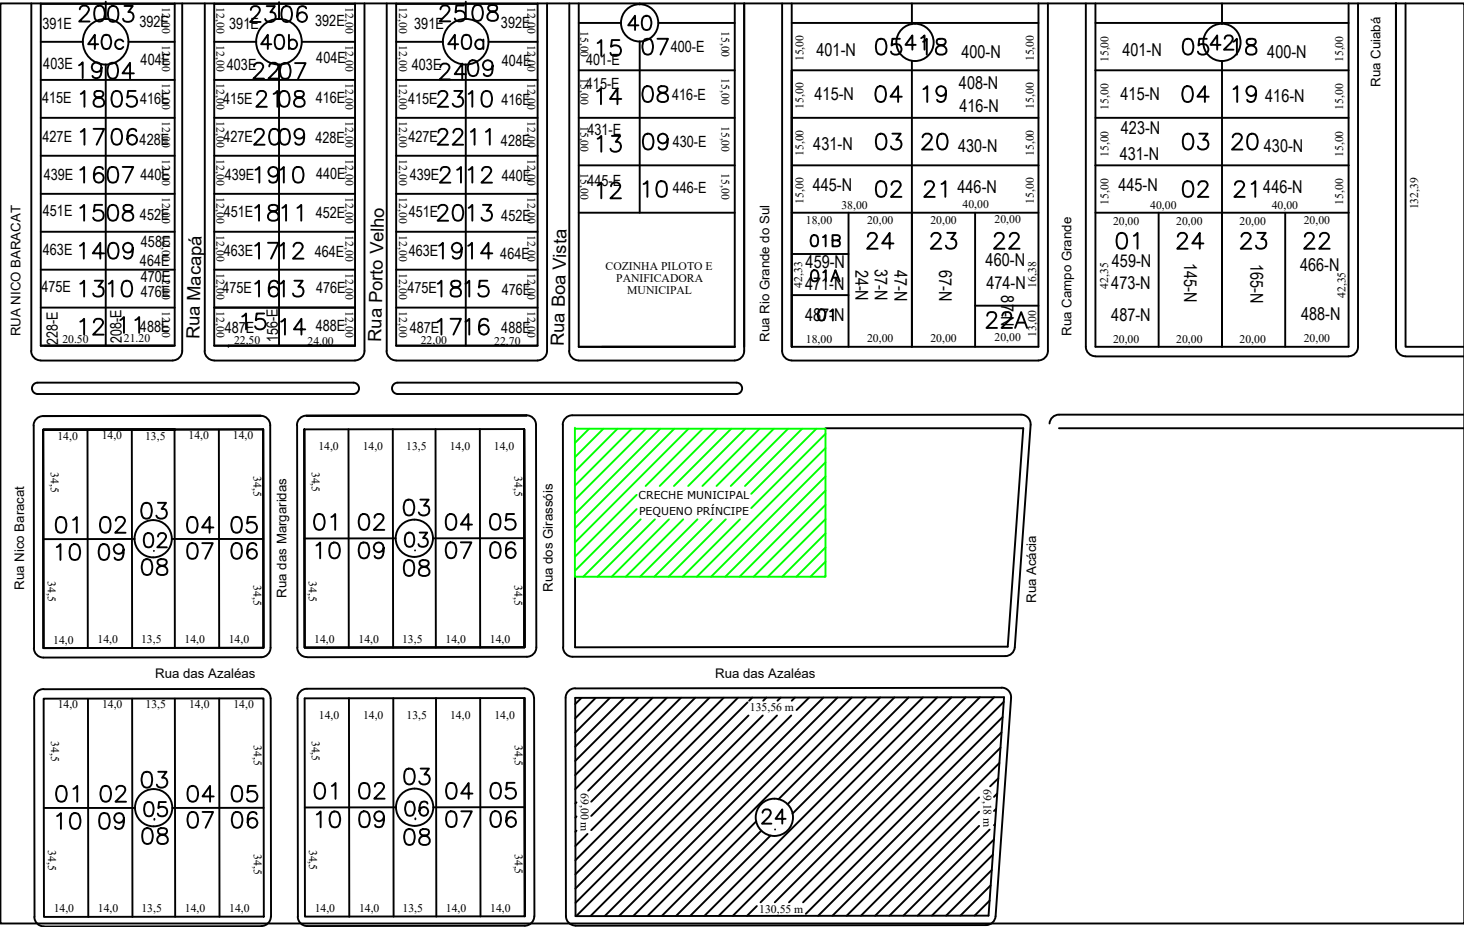

Planta de Situação

Sem Escala

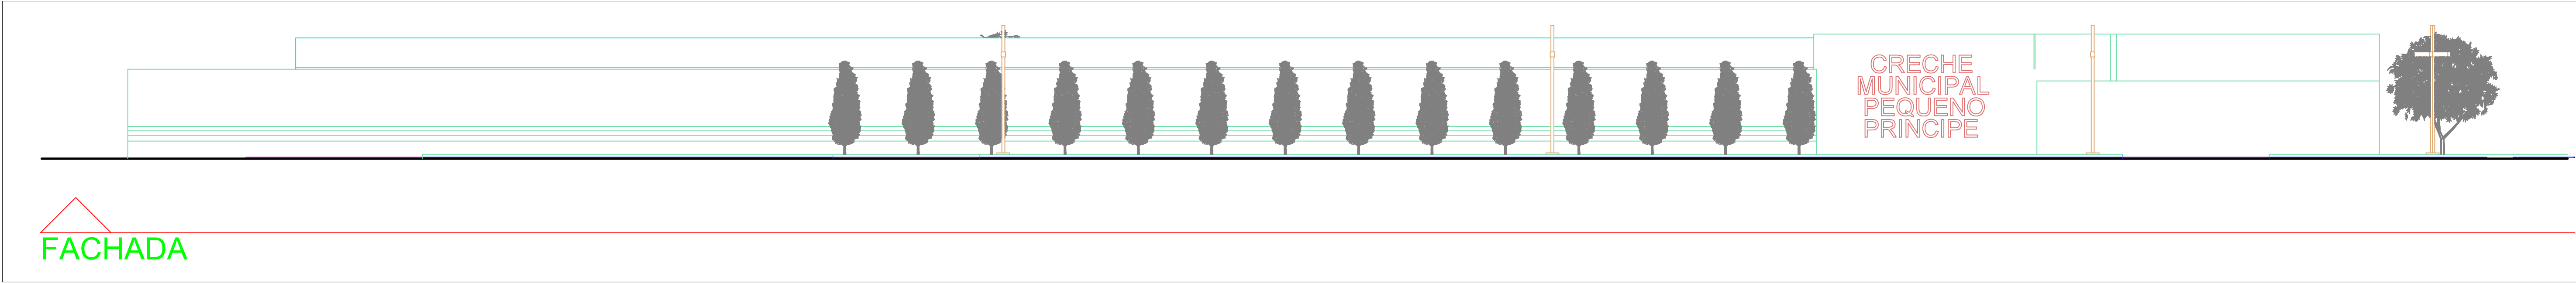


Sem Escala




**PREFEITURA MUNICIPAL DE
CAMPOS DE JÚLIO**
DEPARTAMENTO DE ENGENHARIA
Avenida Valdir Masutti, nº 1999, Bom Jardim - Campos de Júlio
Fone: 0xx65-3387-2800

Obra: Creche Pequeno Príncipe		Área de Obra: 1573,20 m²	
Conteúdo: Projeto Arquitetônico		Escalas: Indicadas	
Data: 25/03/2022		Desenho: Eduardo R. Tosetto	Folha: 1/8

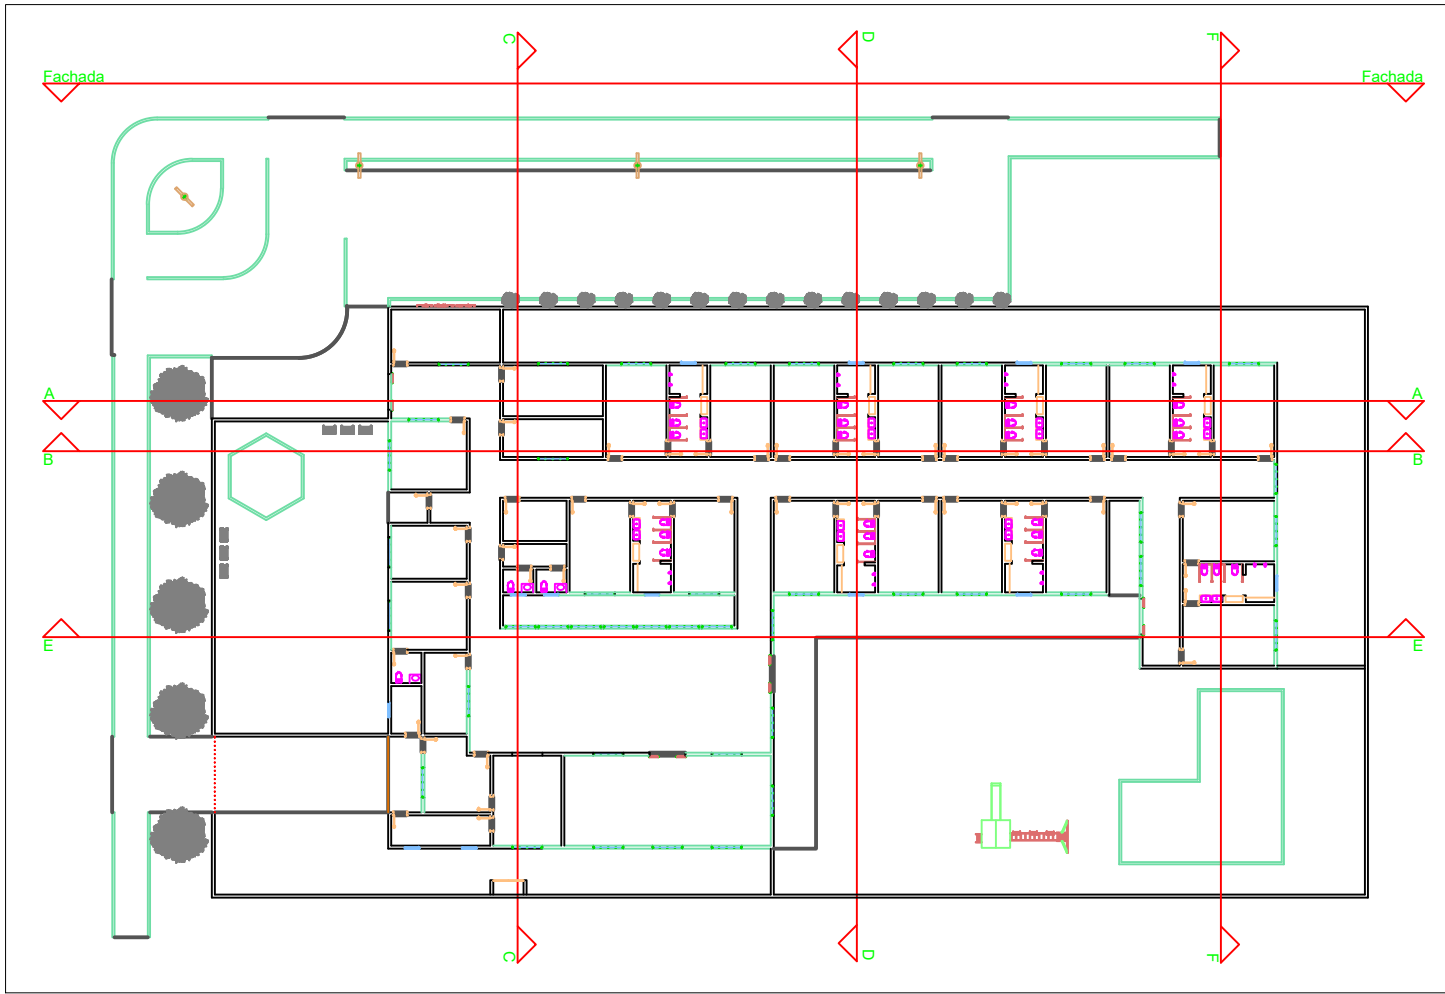


Planta de Cortes


Escala: 1:500

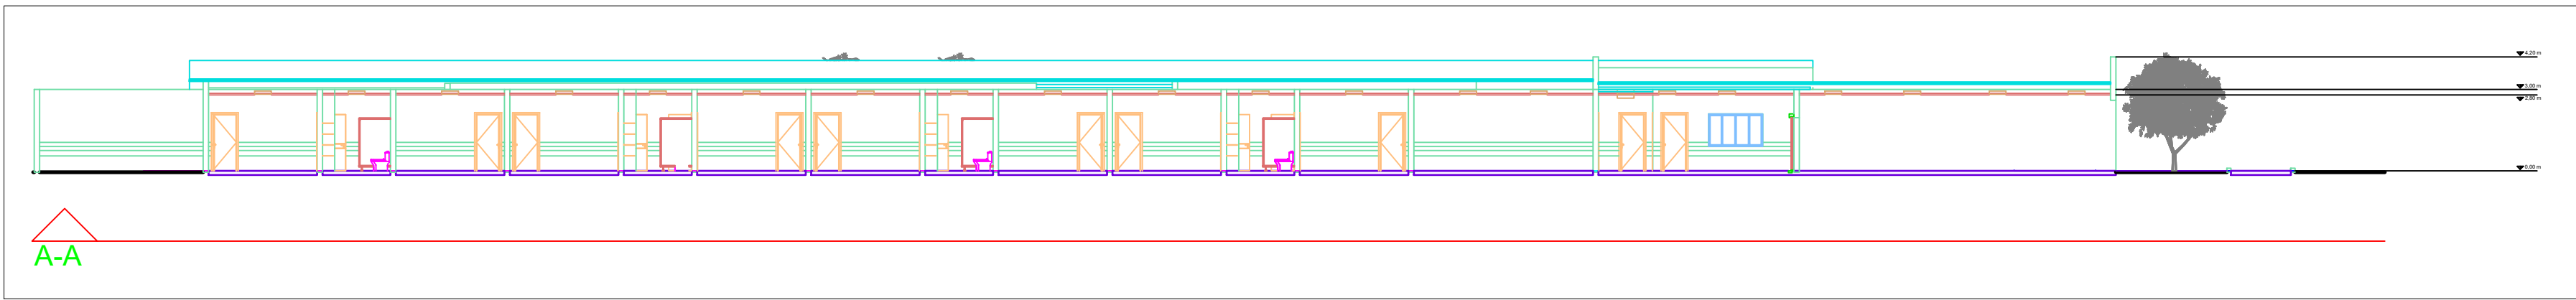


Escala: 1:200

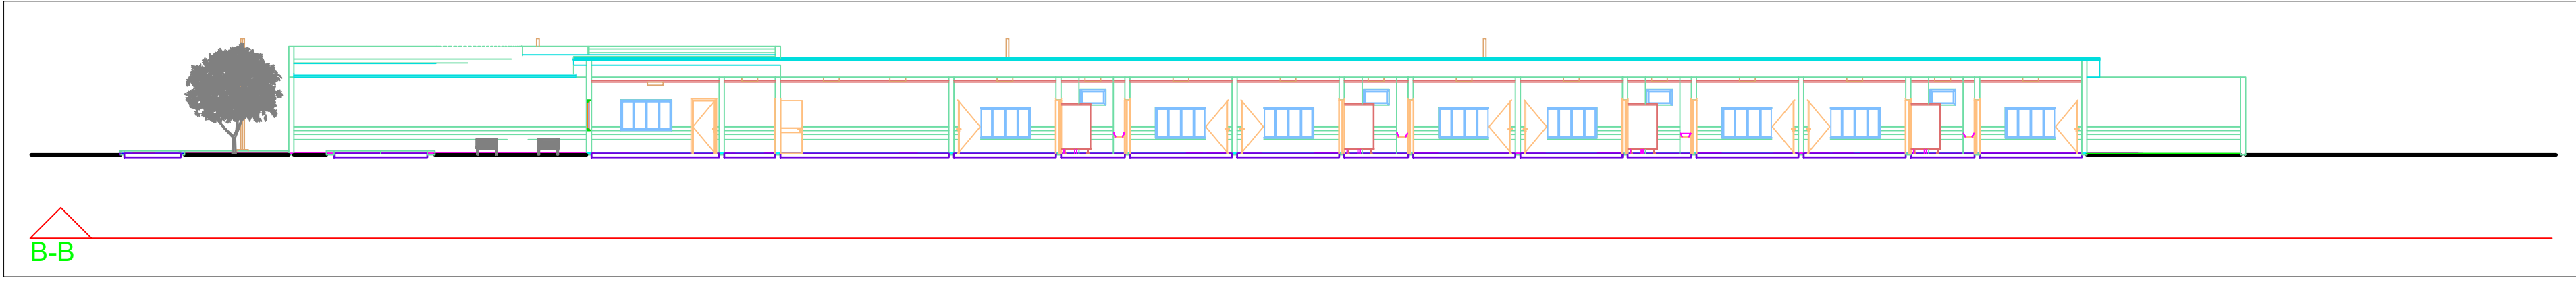


Escala: 1:200

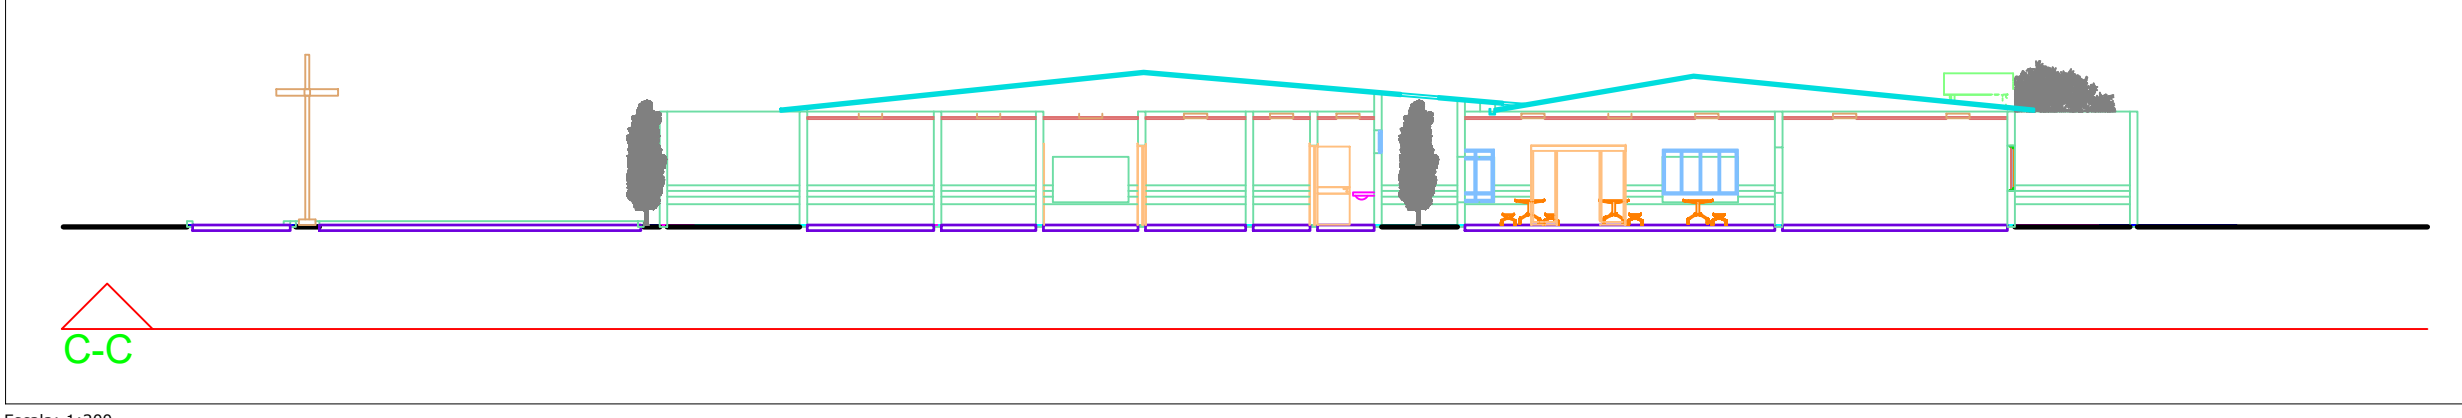


Escala: 1:200

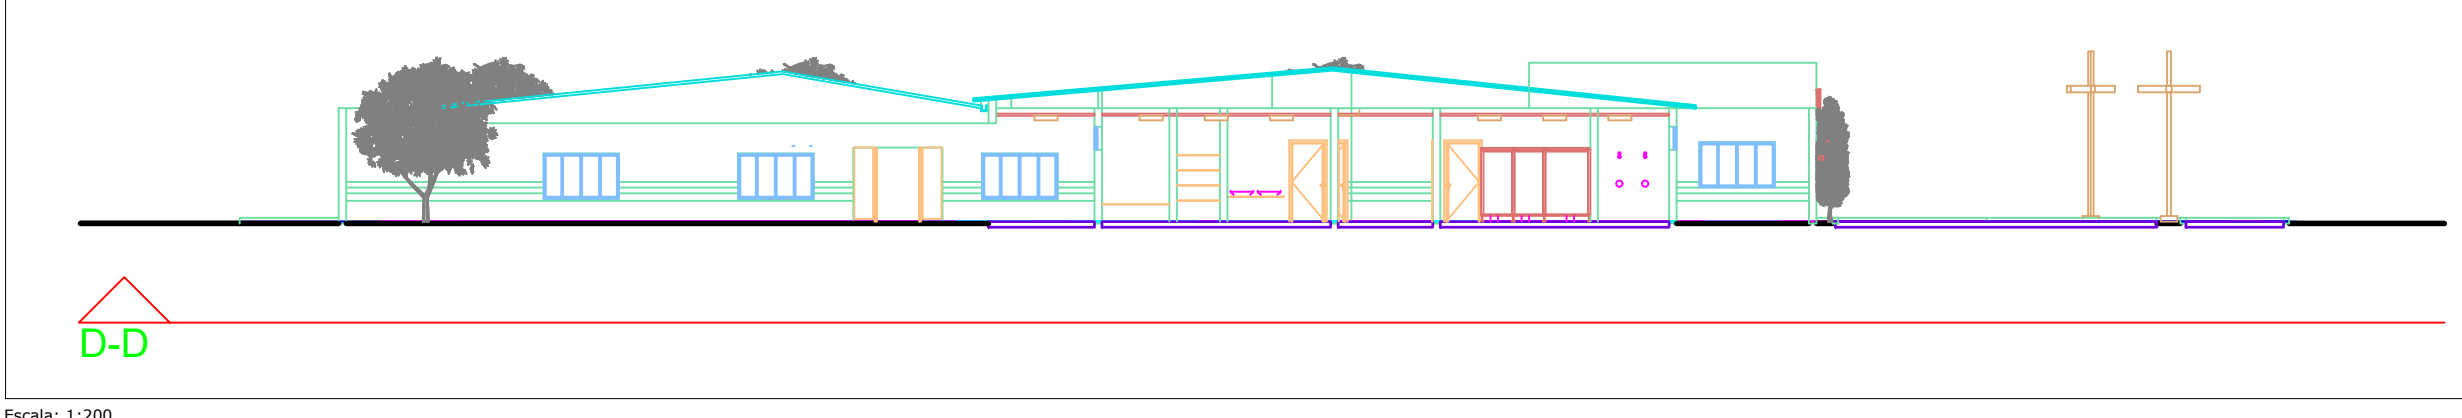

Escala: 1:200

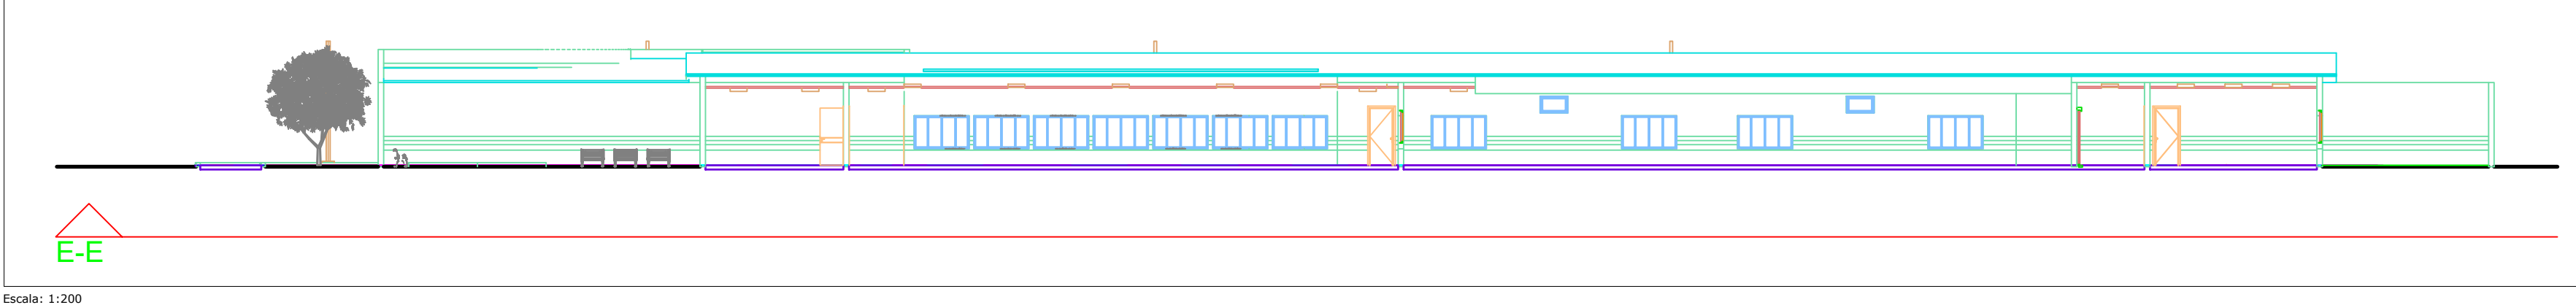


Escala: 1:200

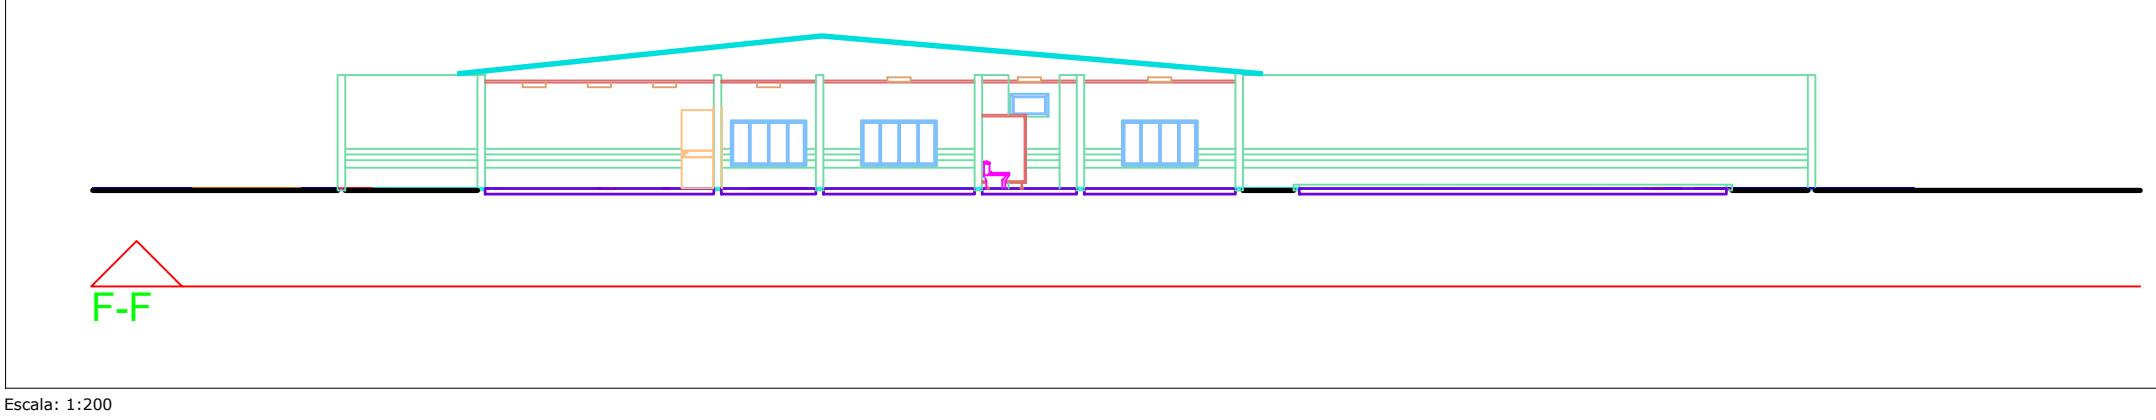

Escala: 1:200

Detalhe 01

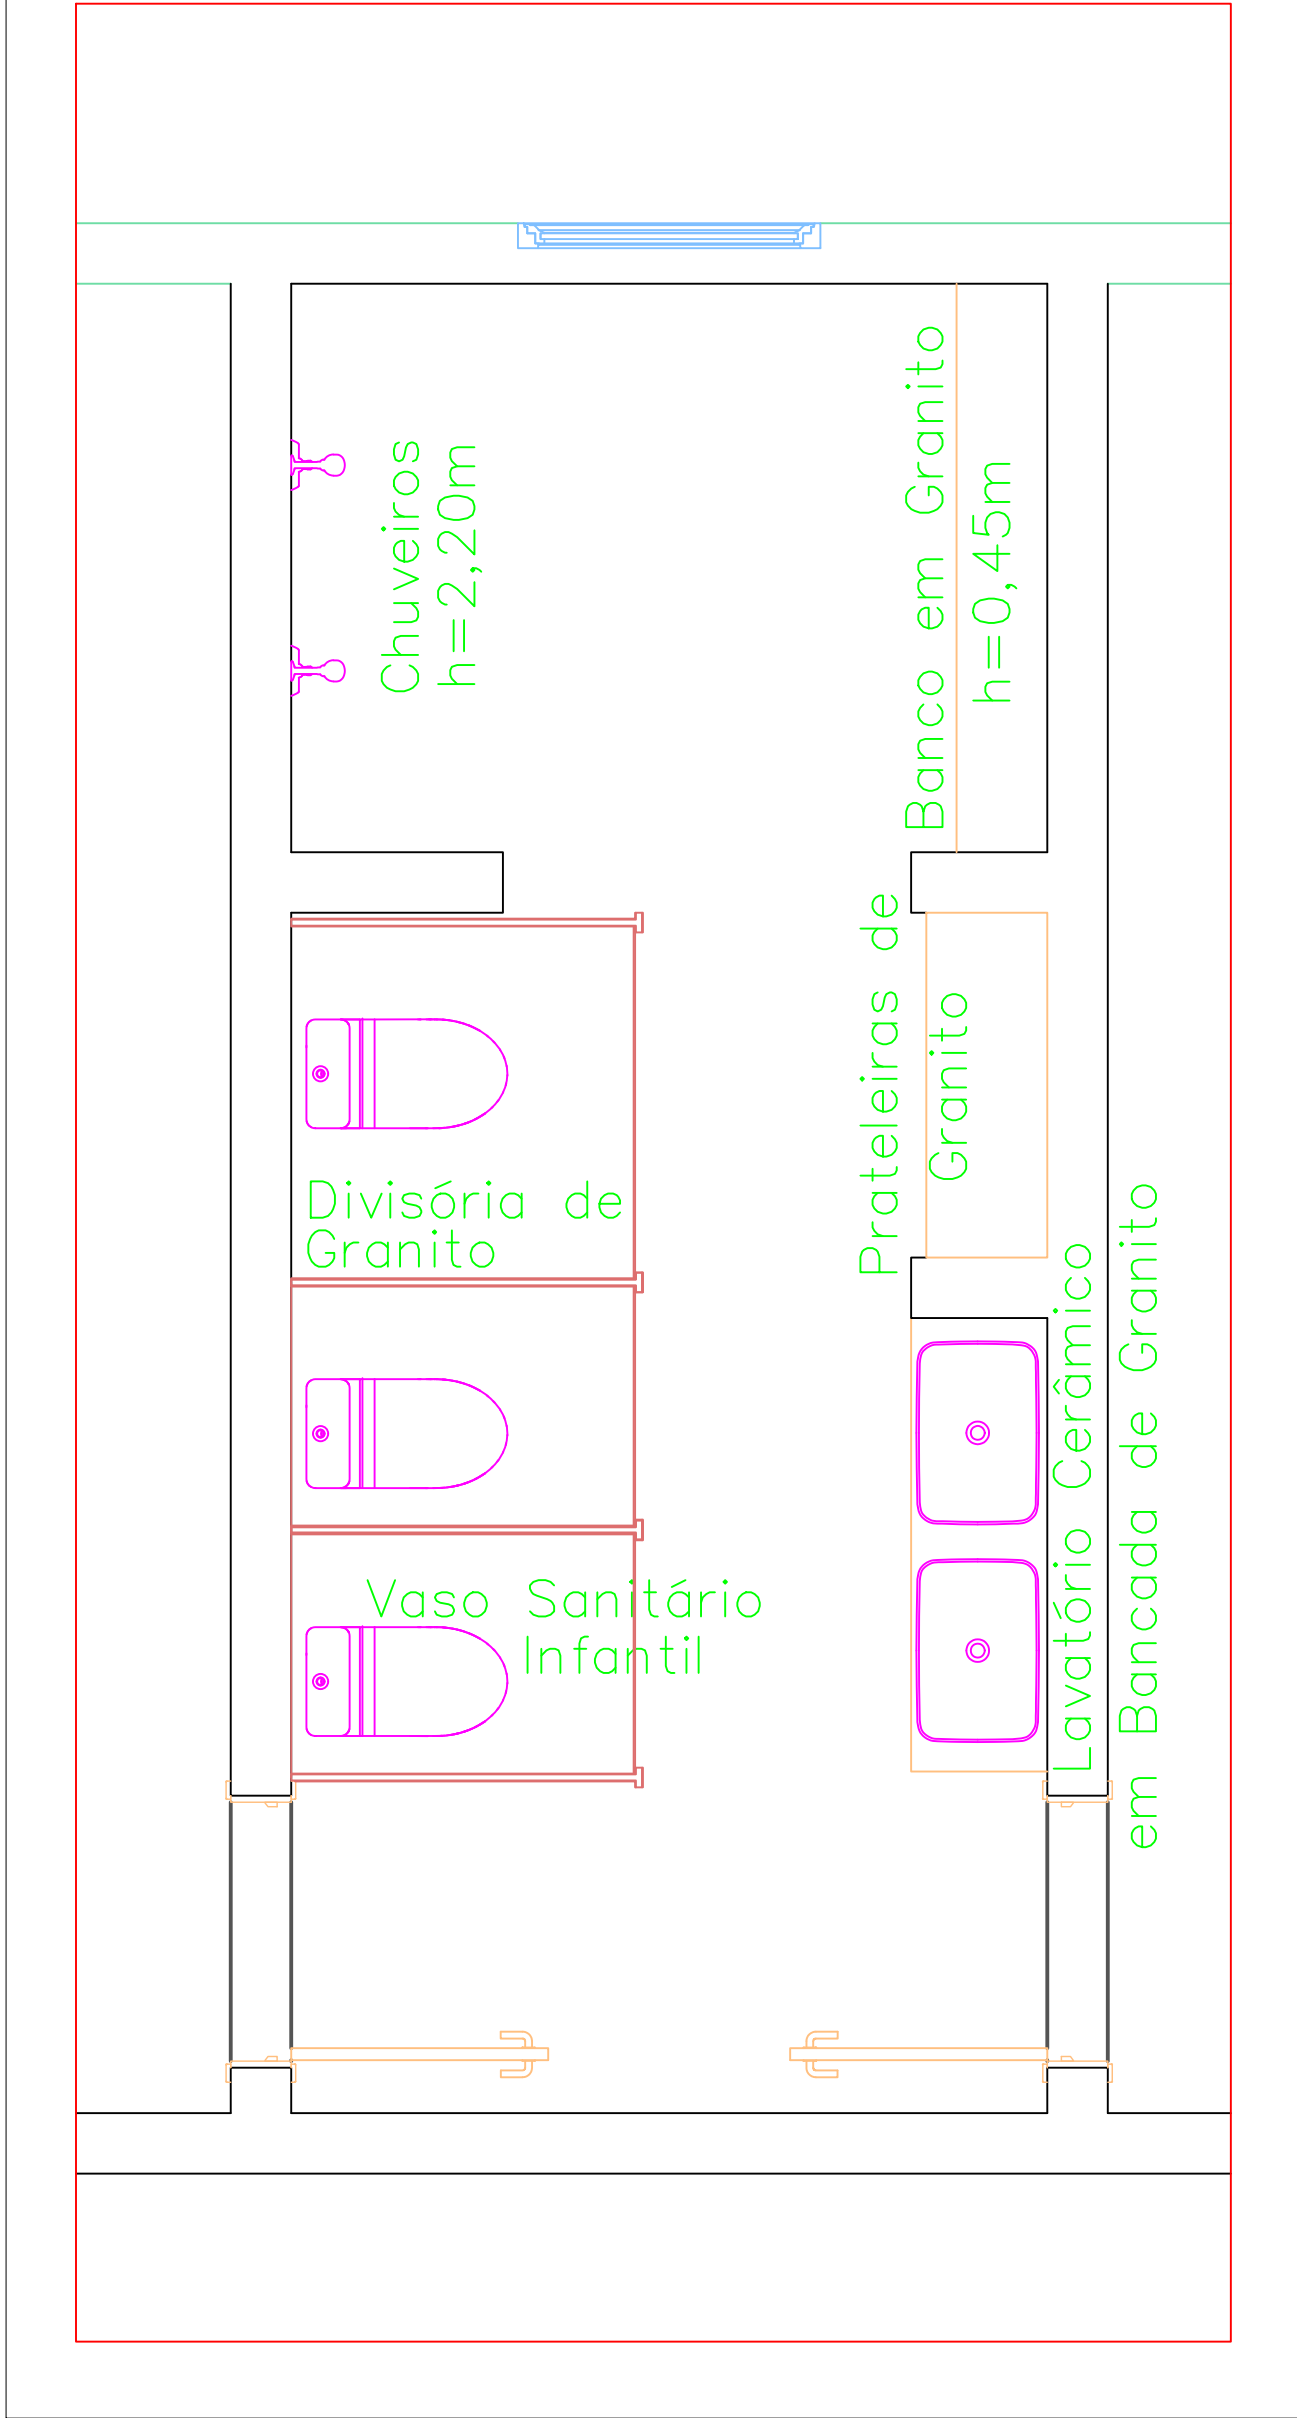

Escala 1:25



**PREFEITURA MUNICIPAL DE
CAMPOS DE JÚLIO**
DEPARTAMENTO DE ENGENHARIA
Avenida Valdir Masutti, nº 1999, Bom Jardim - Campos de Júlio
Fone:0xx65-3387-2800

Obra: Creche Pequeno Príncipe

Área de Obra: 1573,20 m²


Conteúdo: Projeto Arquitetônico

Escalas: Indicadas

Data: 25/03/2022


Desenho: Eduardo R. Tosetto

Folha: 2/8

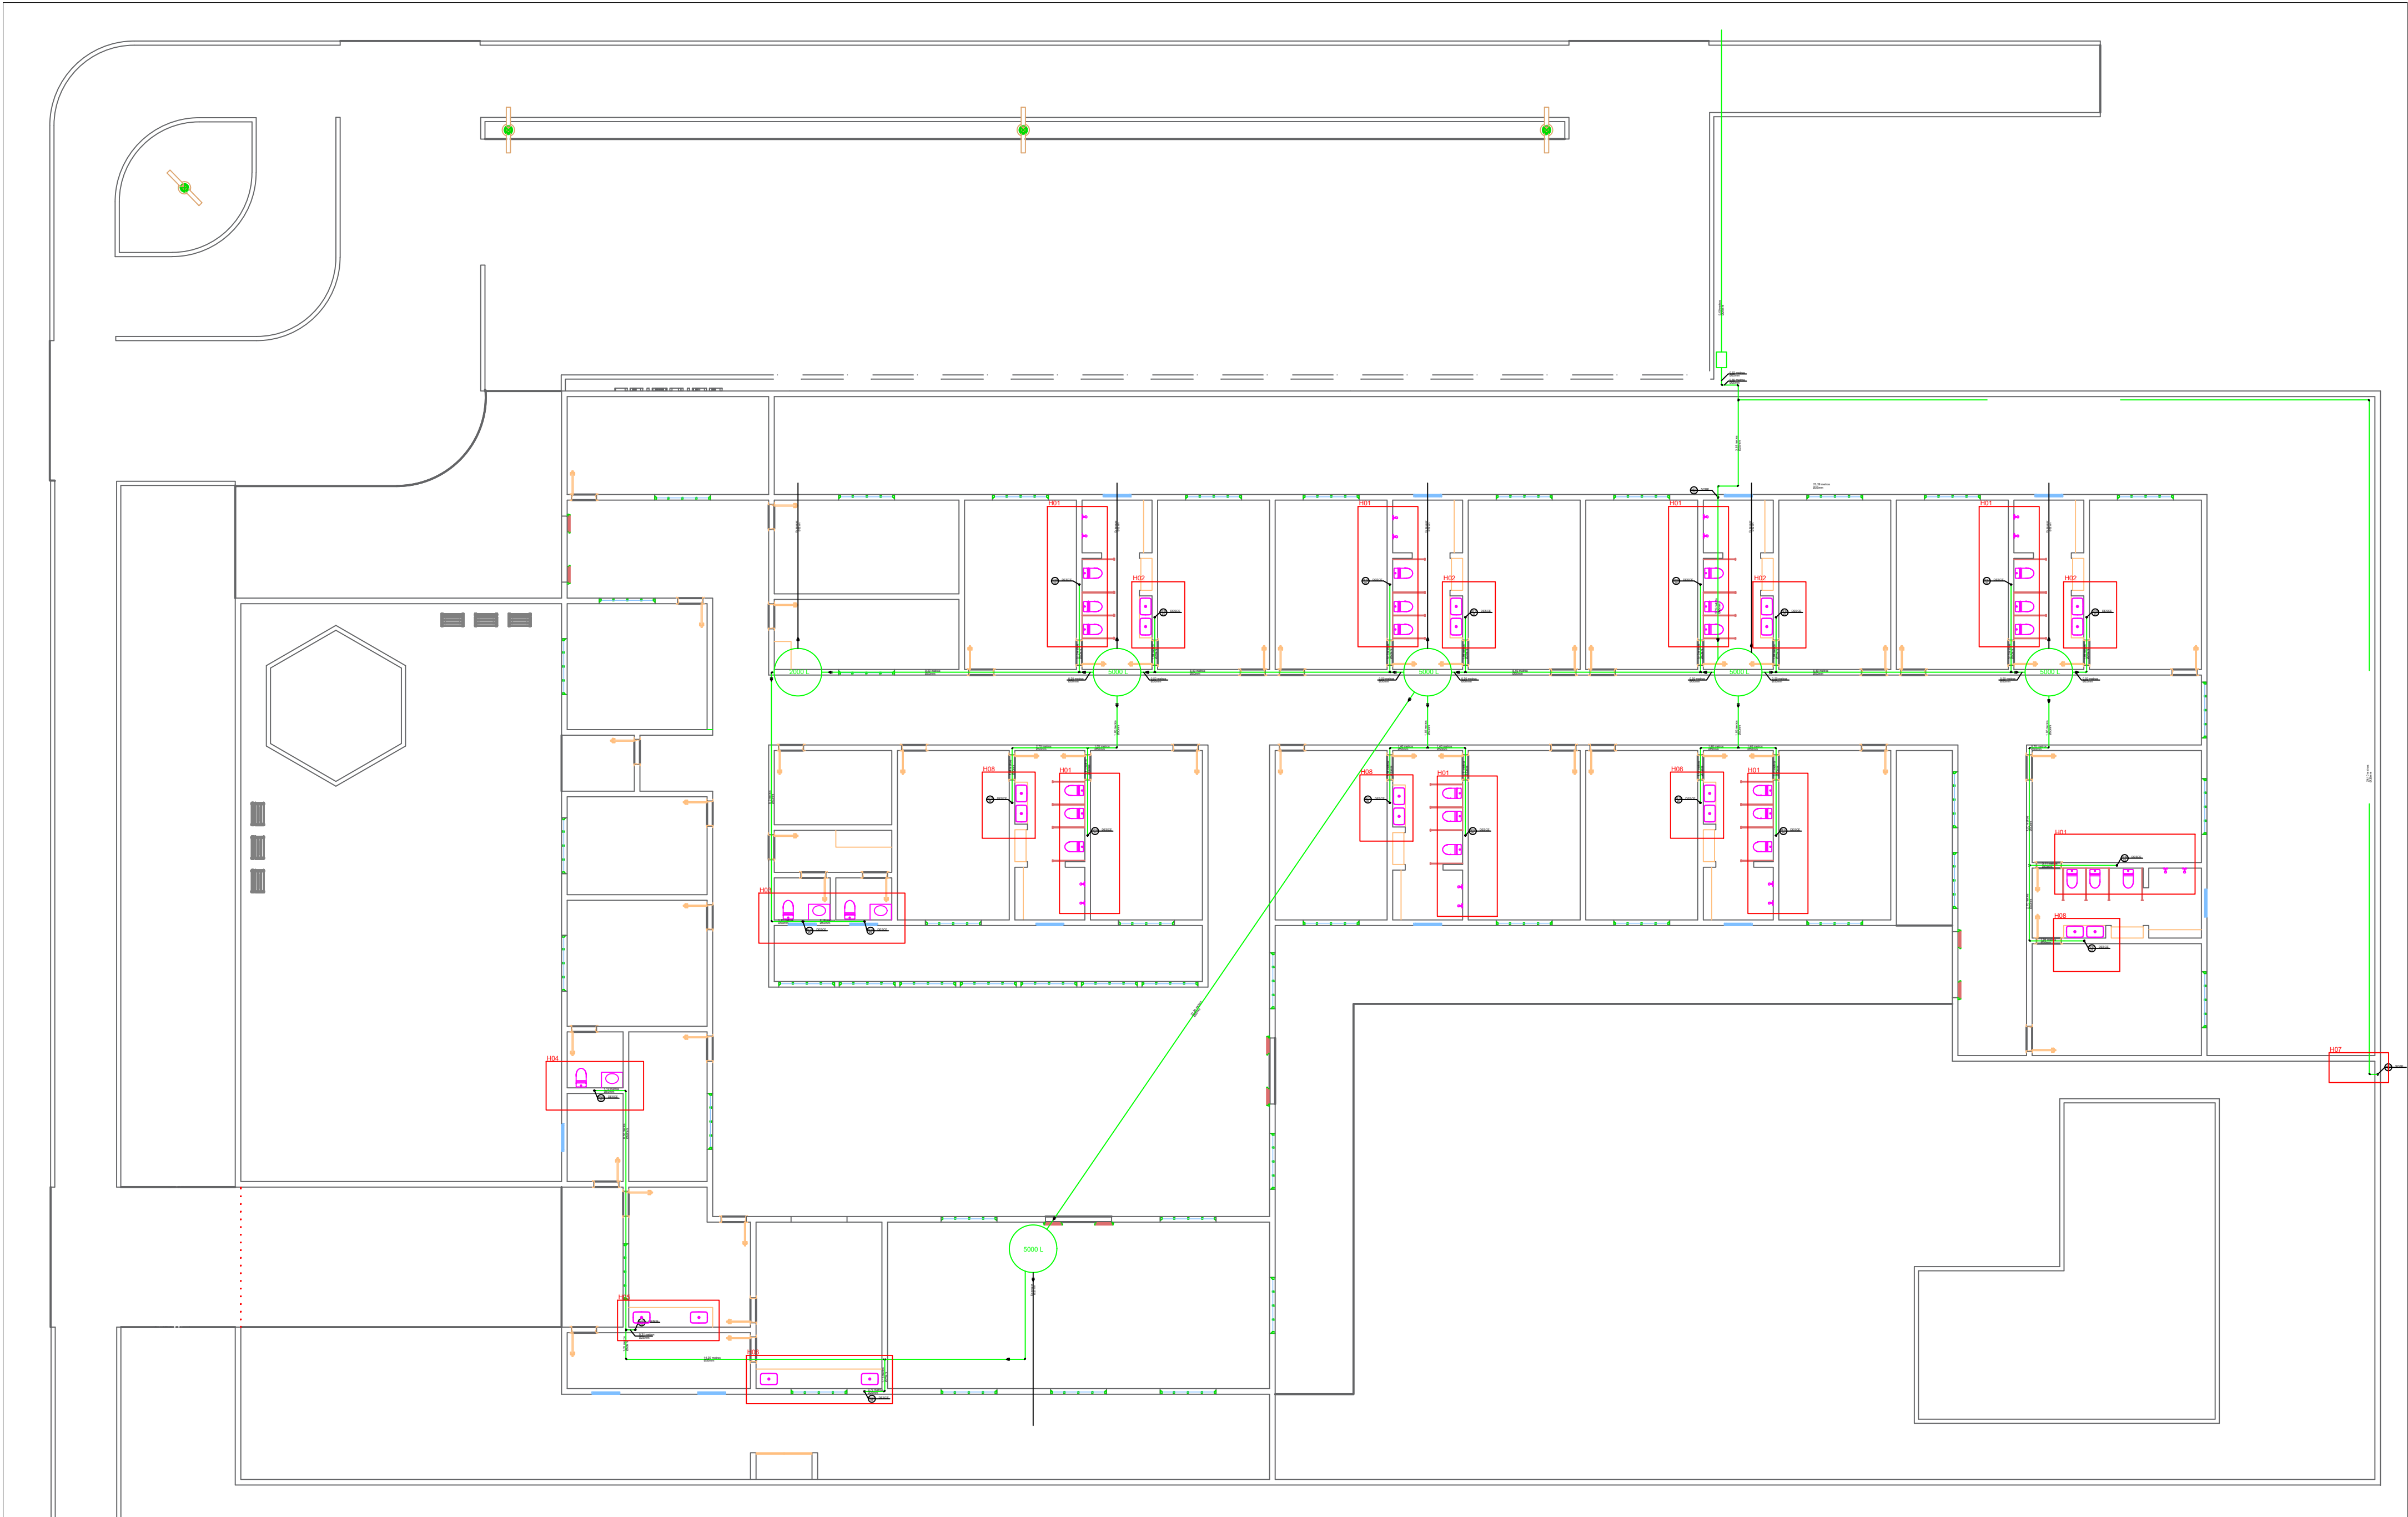


Planta Hidráulica

Escala: 1:200

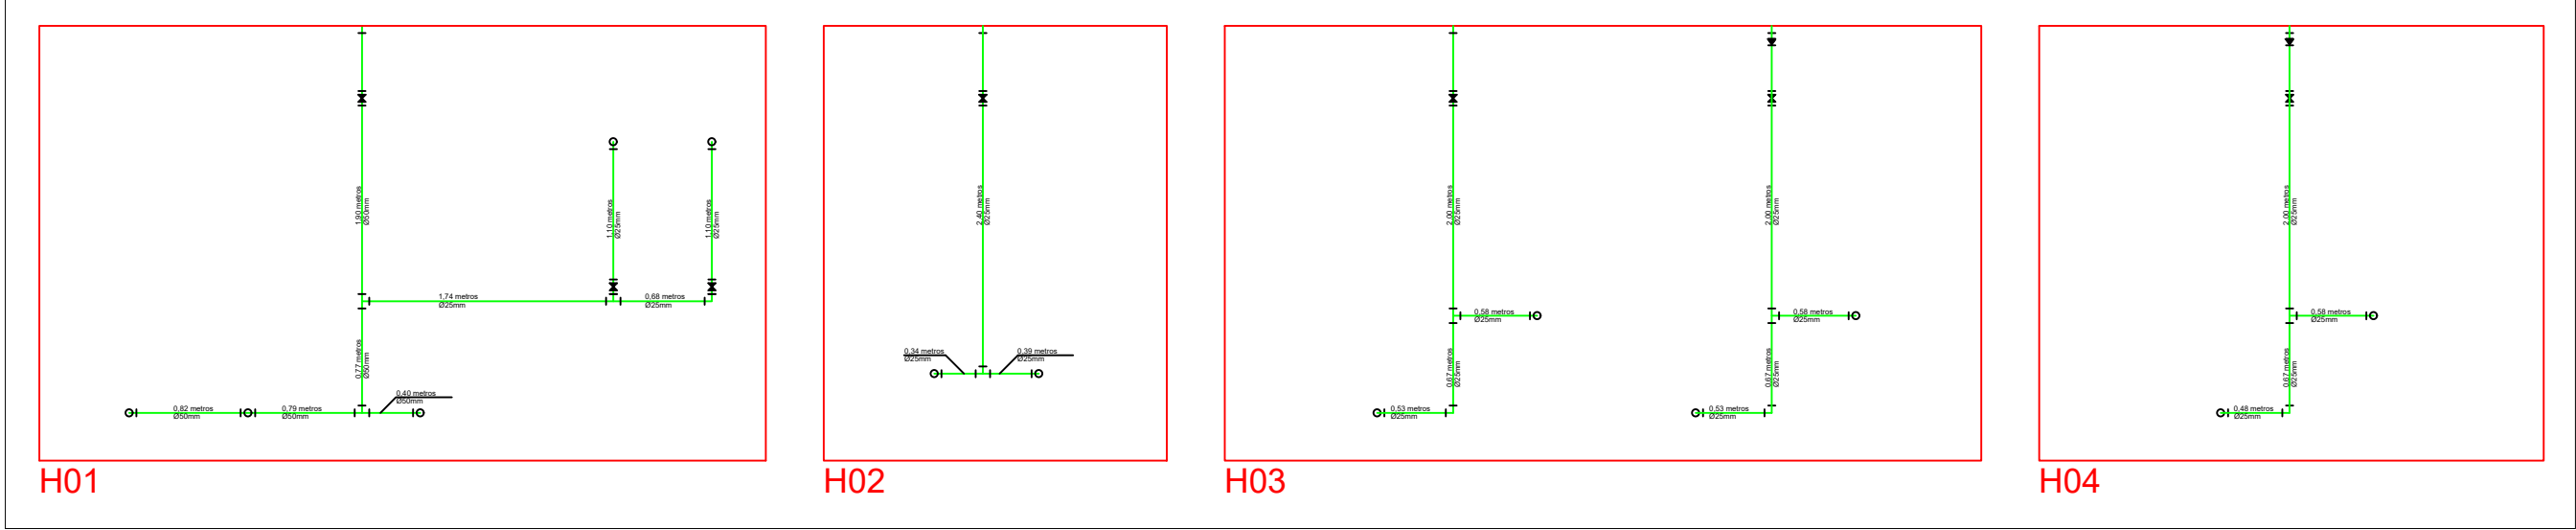

Detalhes Hidráulica

Escala: 1:50

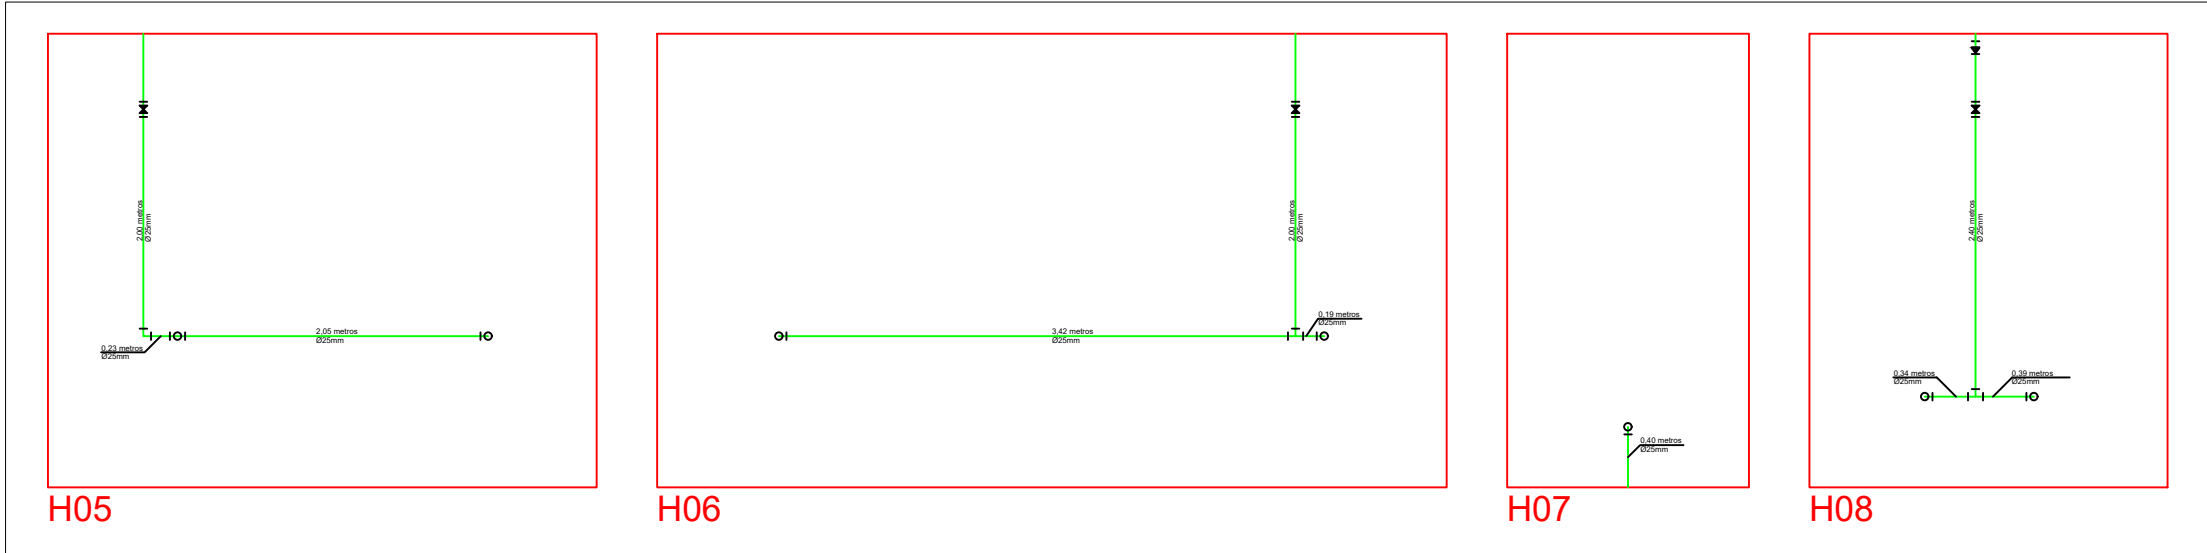

Detalhes Hidráulica

Escala: 1:50

Lista de Materiais	
PVC rígido soldável	
Adapt sold. c/ flange livre p/ cx. d'água	
25 mm	2 pç
32 mm	5 pç
50 mm	13 pç
RG - Registro de Gaveta	
25 mm	13 pç
50 mm	8 pç
RP - Registro de Pressão	
25 mm	16 pç
BR - Bucha de Redução	
50x25 mm	6 pç
CV - Curva 90 Graus	
25 mm	8 pç
50 mm	13 pç
JH - Joelho 90	
25 mm	62 pç
50 mm	23 pç
Tubos	
25 mm	160,69 m
32 mm	30,76 m
50 mm	194,25 m
TE - Tê 90 graus	
25 mm	21 pç
50 mm	32 pç
50x25 mm	14 pç

Água fria




PREFEITURA MUNICIPAL DE
CAMPOS DE JÚLIO
DEPARTAMENTO DE ENGENHARIA
Avenida Valdir Masutti, nº 1999, Bom Jardim - Campos de Júlio
Fone:0xx65-3387-2800

Obra:	Creche Pequeno Príncipe	Área de Obra:	1573,20 m²
-------	-------------------------	---------------	------------

Correspondente:	Projeto Hidráulico	Escalas:	Indicadas
-----------------	--------------------	----------	-----------

Data:	25/03/2022	Desenho:	Eduardo R. Tosetto	Folha:	3/8
-------	------------	----------	--------------------	--------	-----

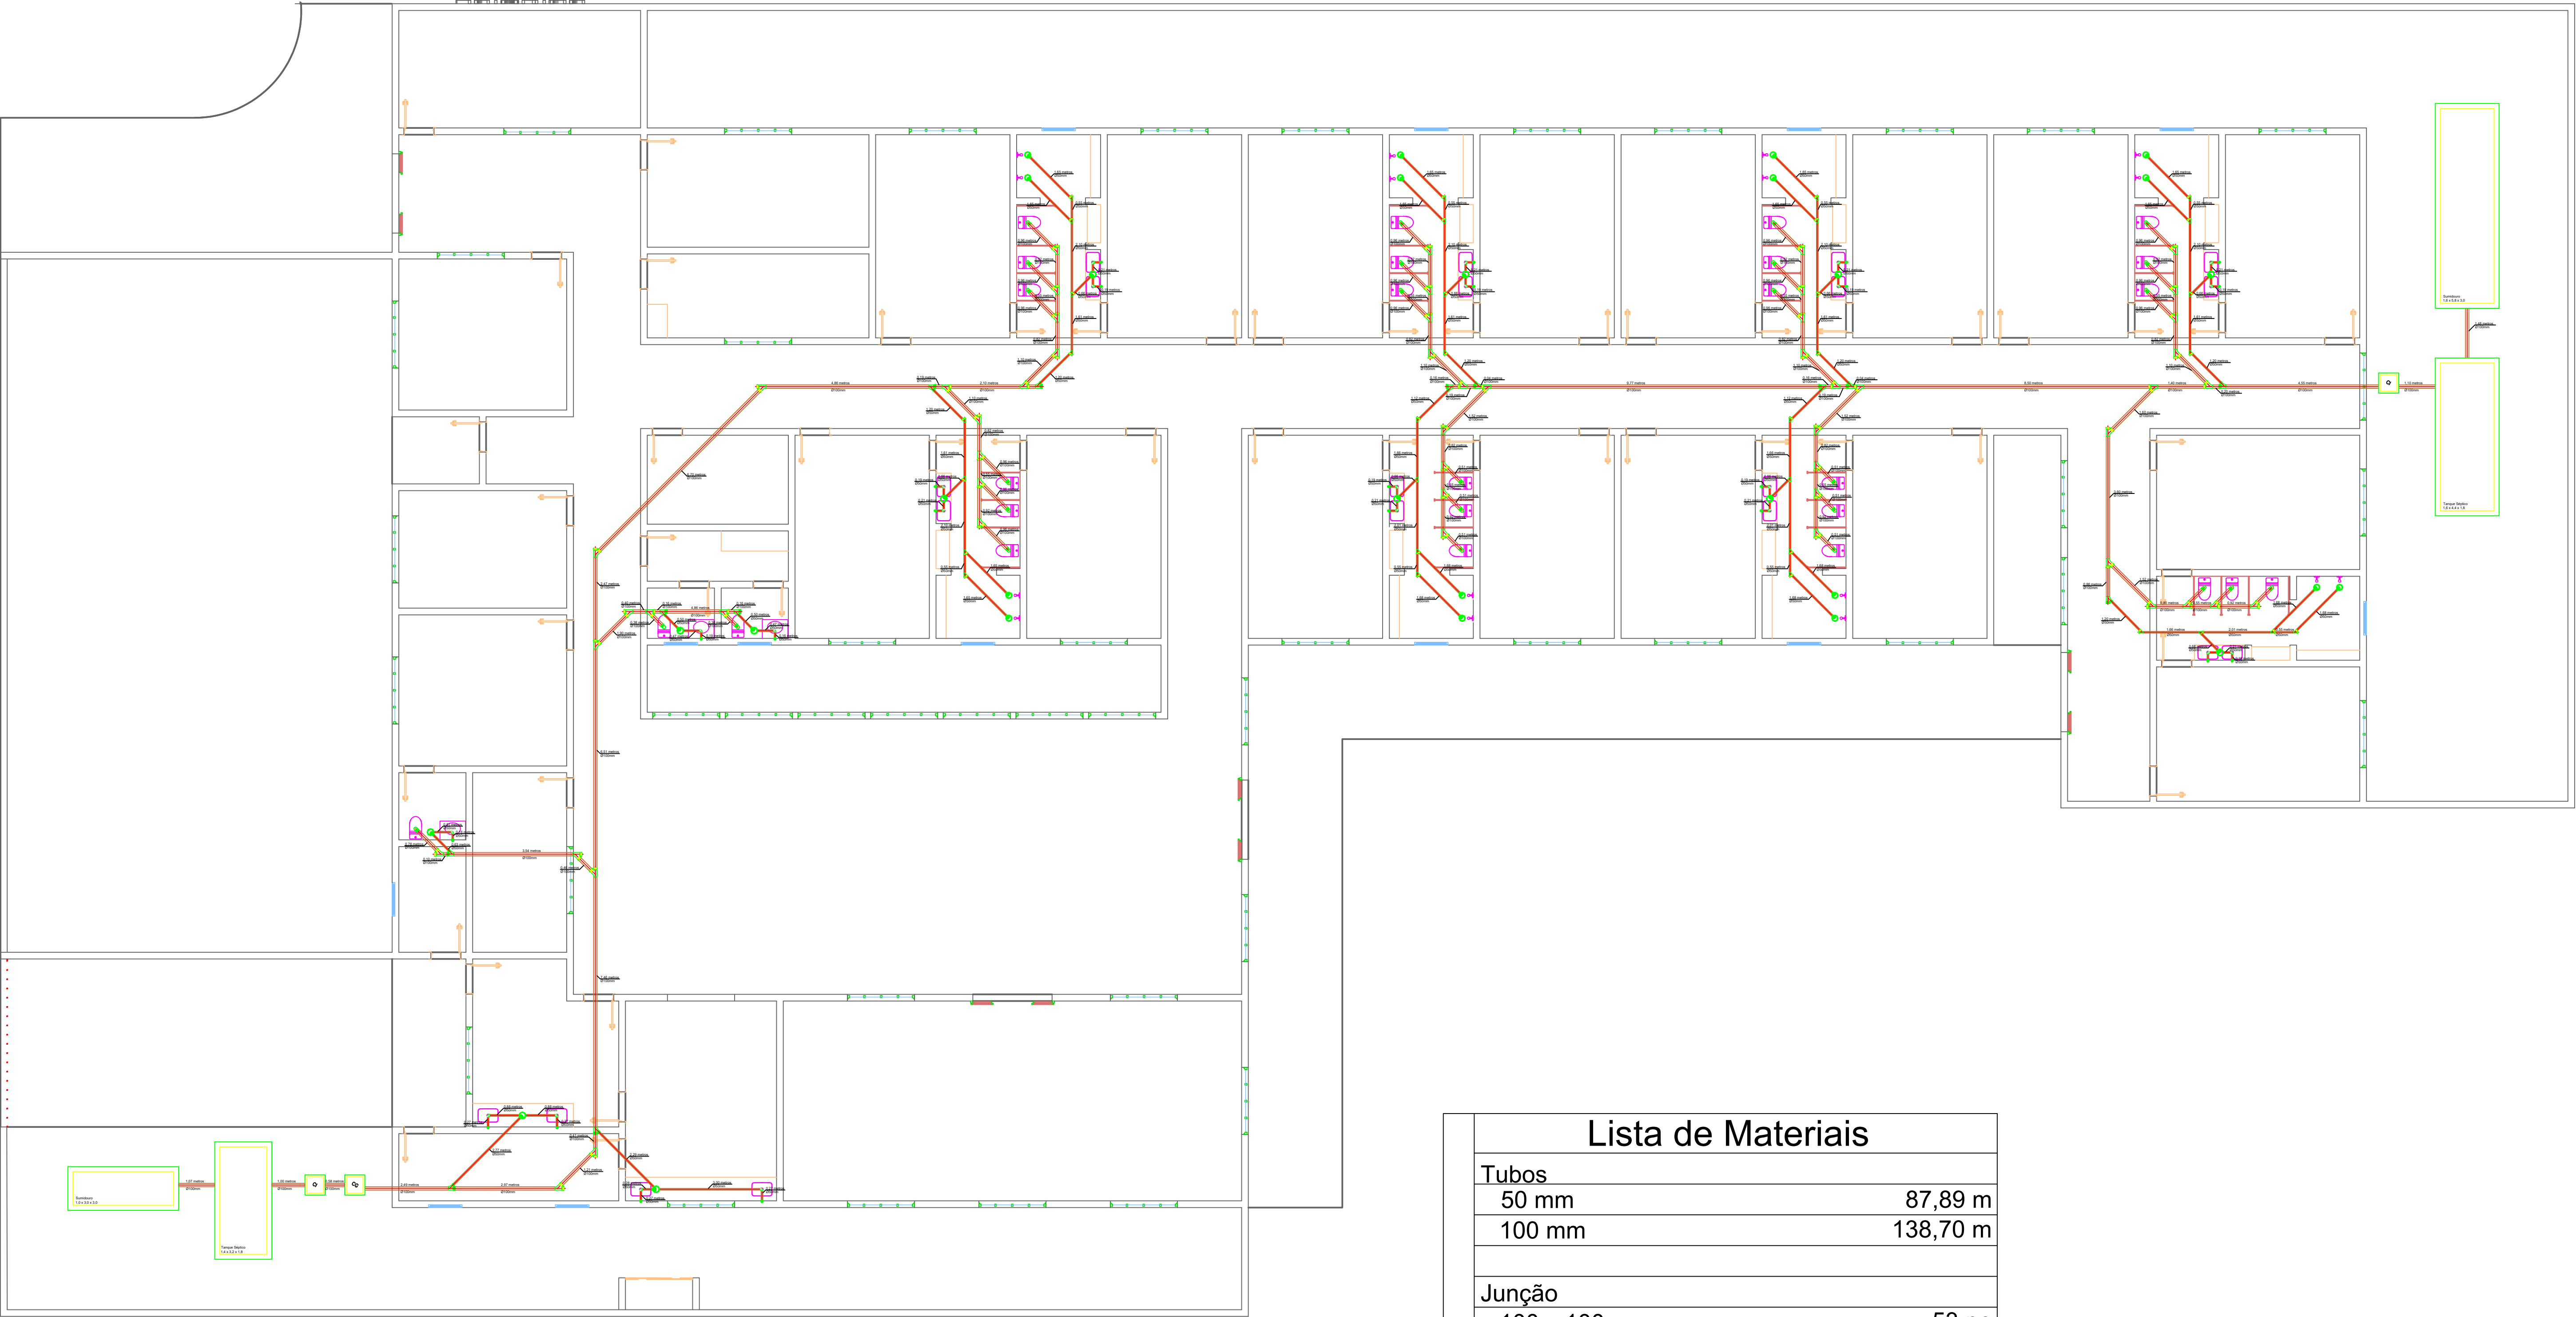

Planta Sanitária

Escala: 1:100


Lista de Materiais	
Instalação Sanitária	Tubos
	50 mm 87,89 m
	100 mm 138,70 m
	Junção
	100 x 100 mm 53 pç
	50 x 50 mm 32 pç
	100 x 50 mm 13 pç
	Joelho
	50 mm 46 pç
	100 mm 27 pç
	Ralos
	50 mm 29 pç
	Caixa de Inspeção
	60 x 60 x 60 cm 2 pç
	Caixa de Gordura
	0,2 x 0,4 M 1 pç



PREFEITURA MUNICIPAL DE CAMPOS DE JÚLIO
DEPARTAMENTO DE ENGENHARIA
Avenida Valdir Masutti, nº 1999, Bom Jardim - Campos de Júlio
Fone:0xx65-3387-2800

Obra: Creche Pequeno Príncipe		Área de Obra: 1573,20 m²	
Responsável Técnico: CINTHYA VIEIRA SOUZA RG CAD: 134797-7		Escalas: Indicadas	
Construído: Prefeitura Municipal de Campos de Júlio	Desenho: Eduardo R. Tosetto	Folha: 4/8	
Data: 25/03/2022			

Detalhe 02

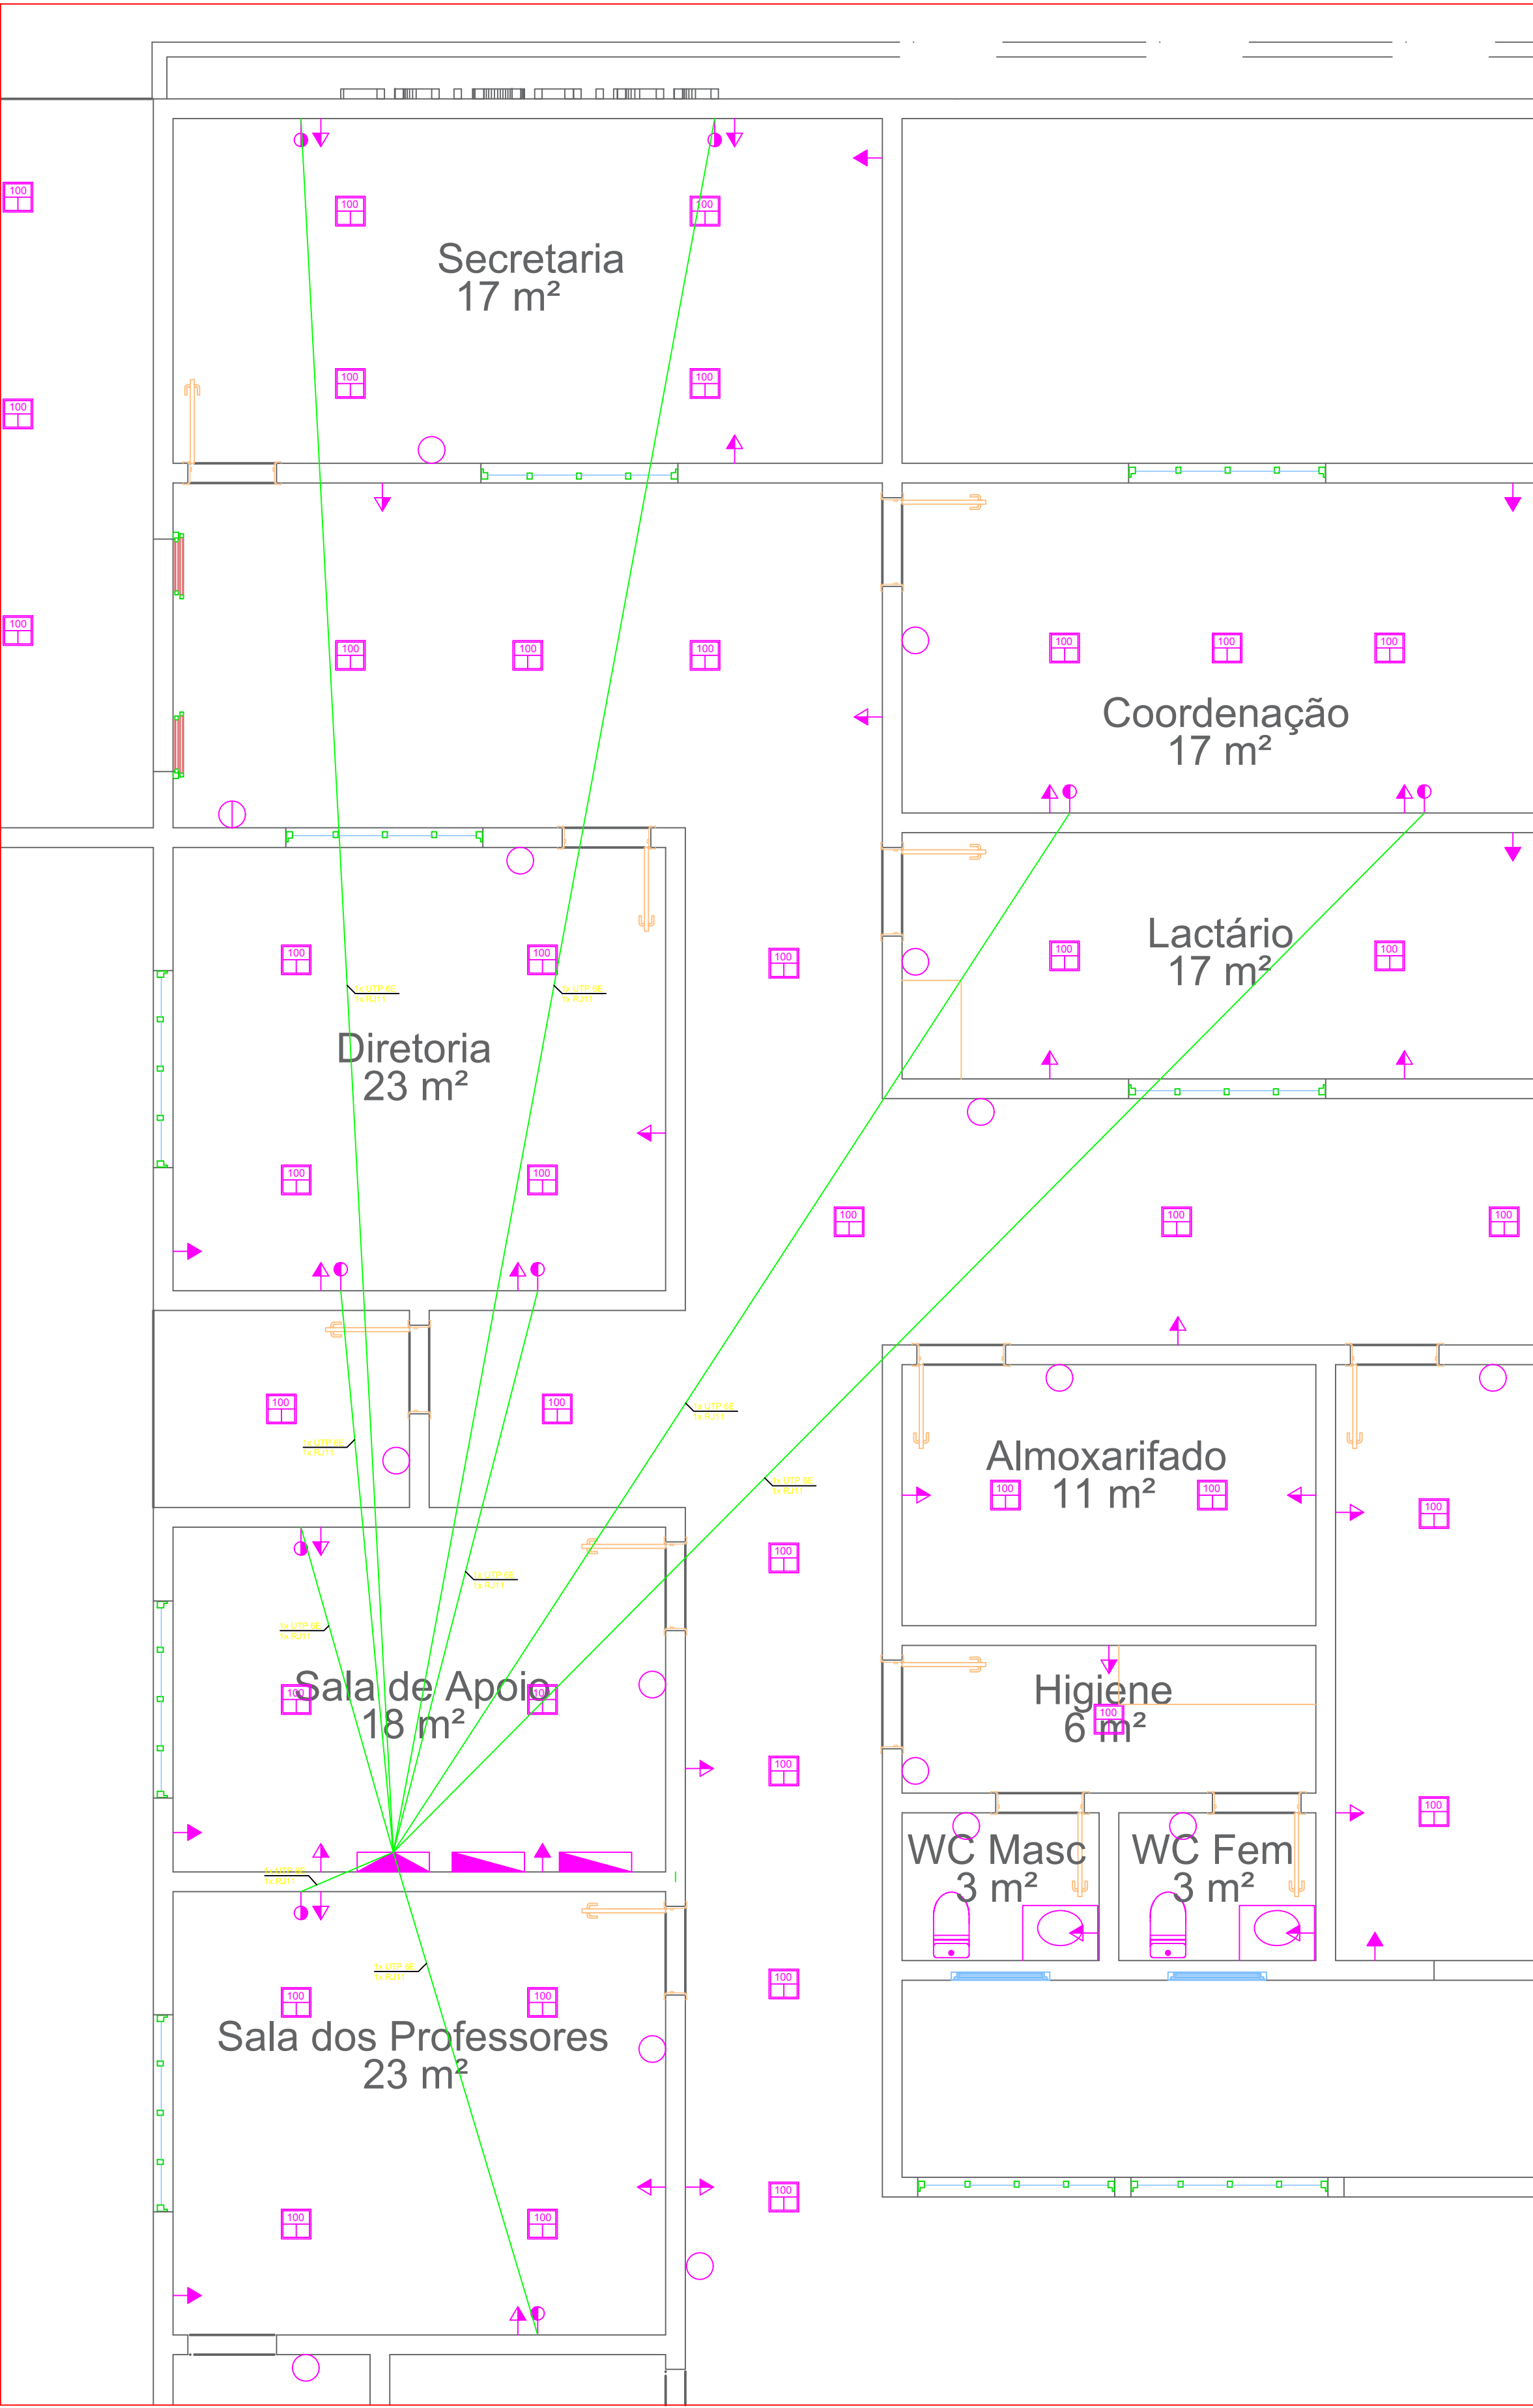



Planta de Lógica e Telefone

Escala: 1:200



PREFEITURA MUNICIPAL DE
CAMPOS DE JÚLIO
DEPARTAMENTO DE ENGENHARIA
Avenida Valdir Masutti, nº 1999, Bom Jardim - Campos de Júlio
Fone:0xx65-3387-2800

Obra: Creche Pequeno Príncipe		Área de Obra: 1573,20 m²	
Projeto de Rede e Telefone		Indicadas	
Data: 25/03/2022		Desenho: Eduardo R. Tosetto	
		Folha: 5/8	

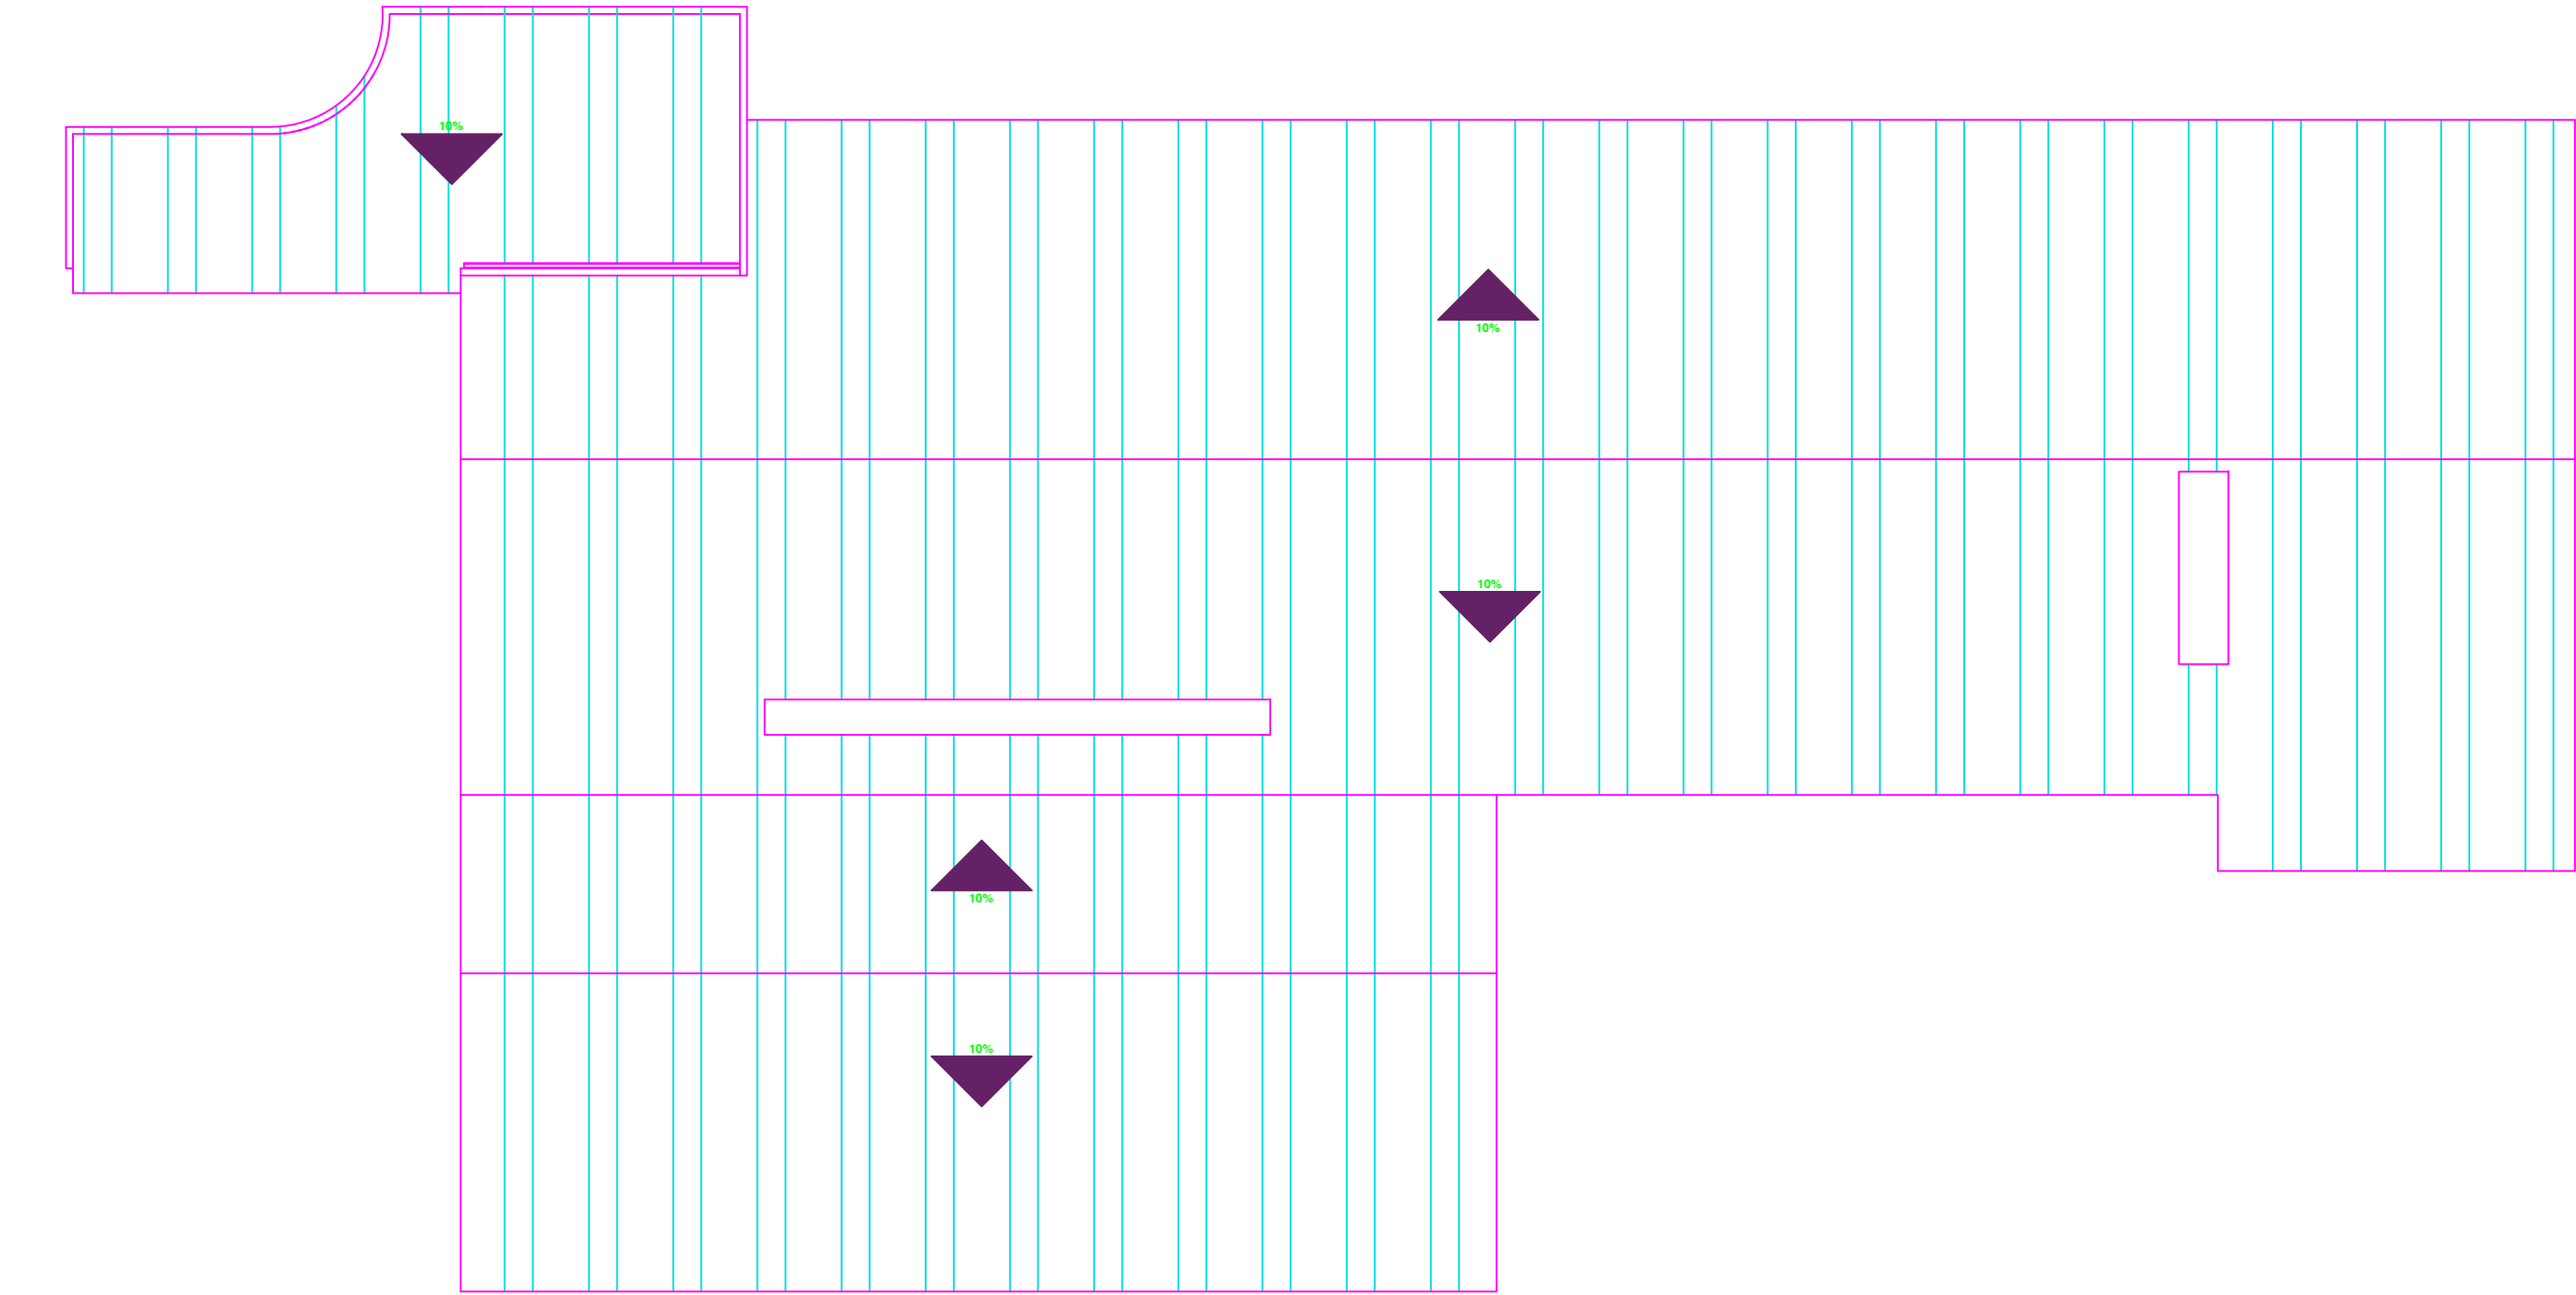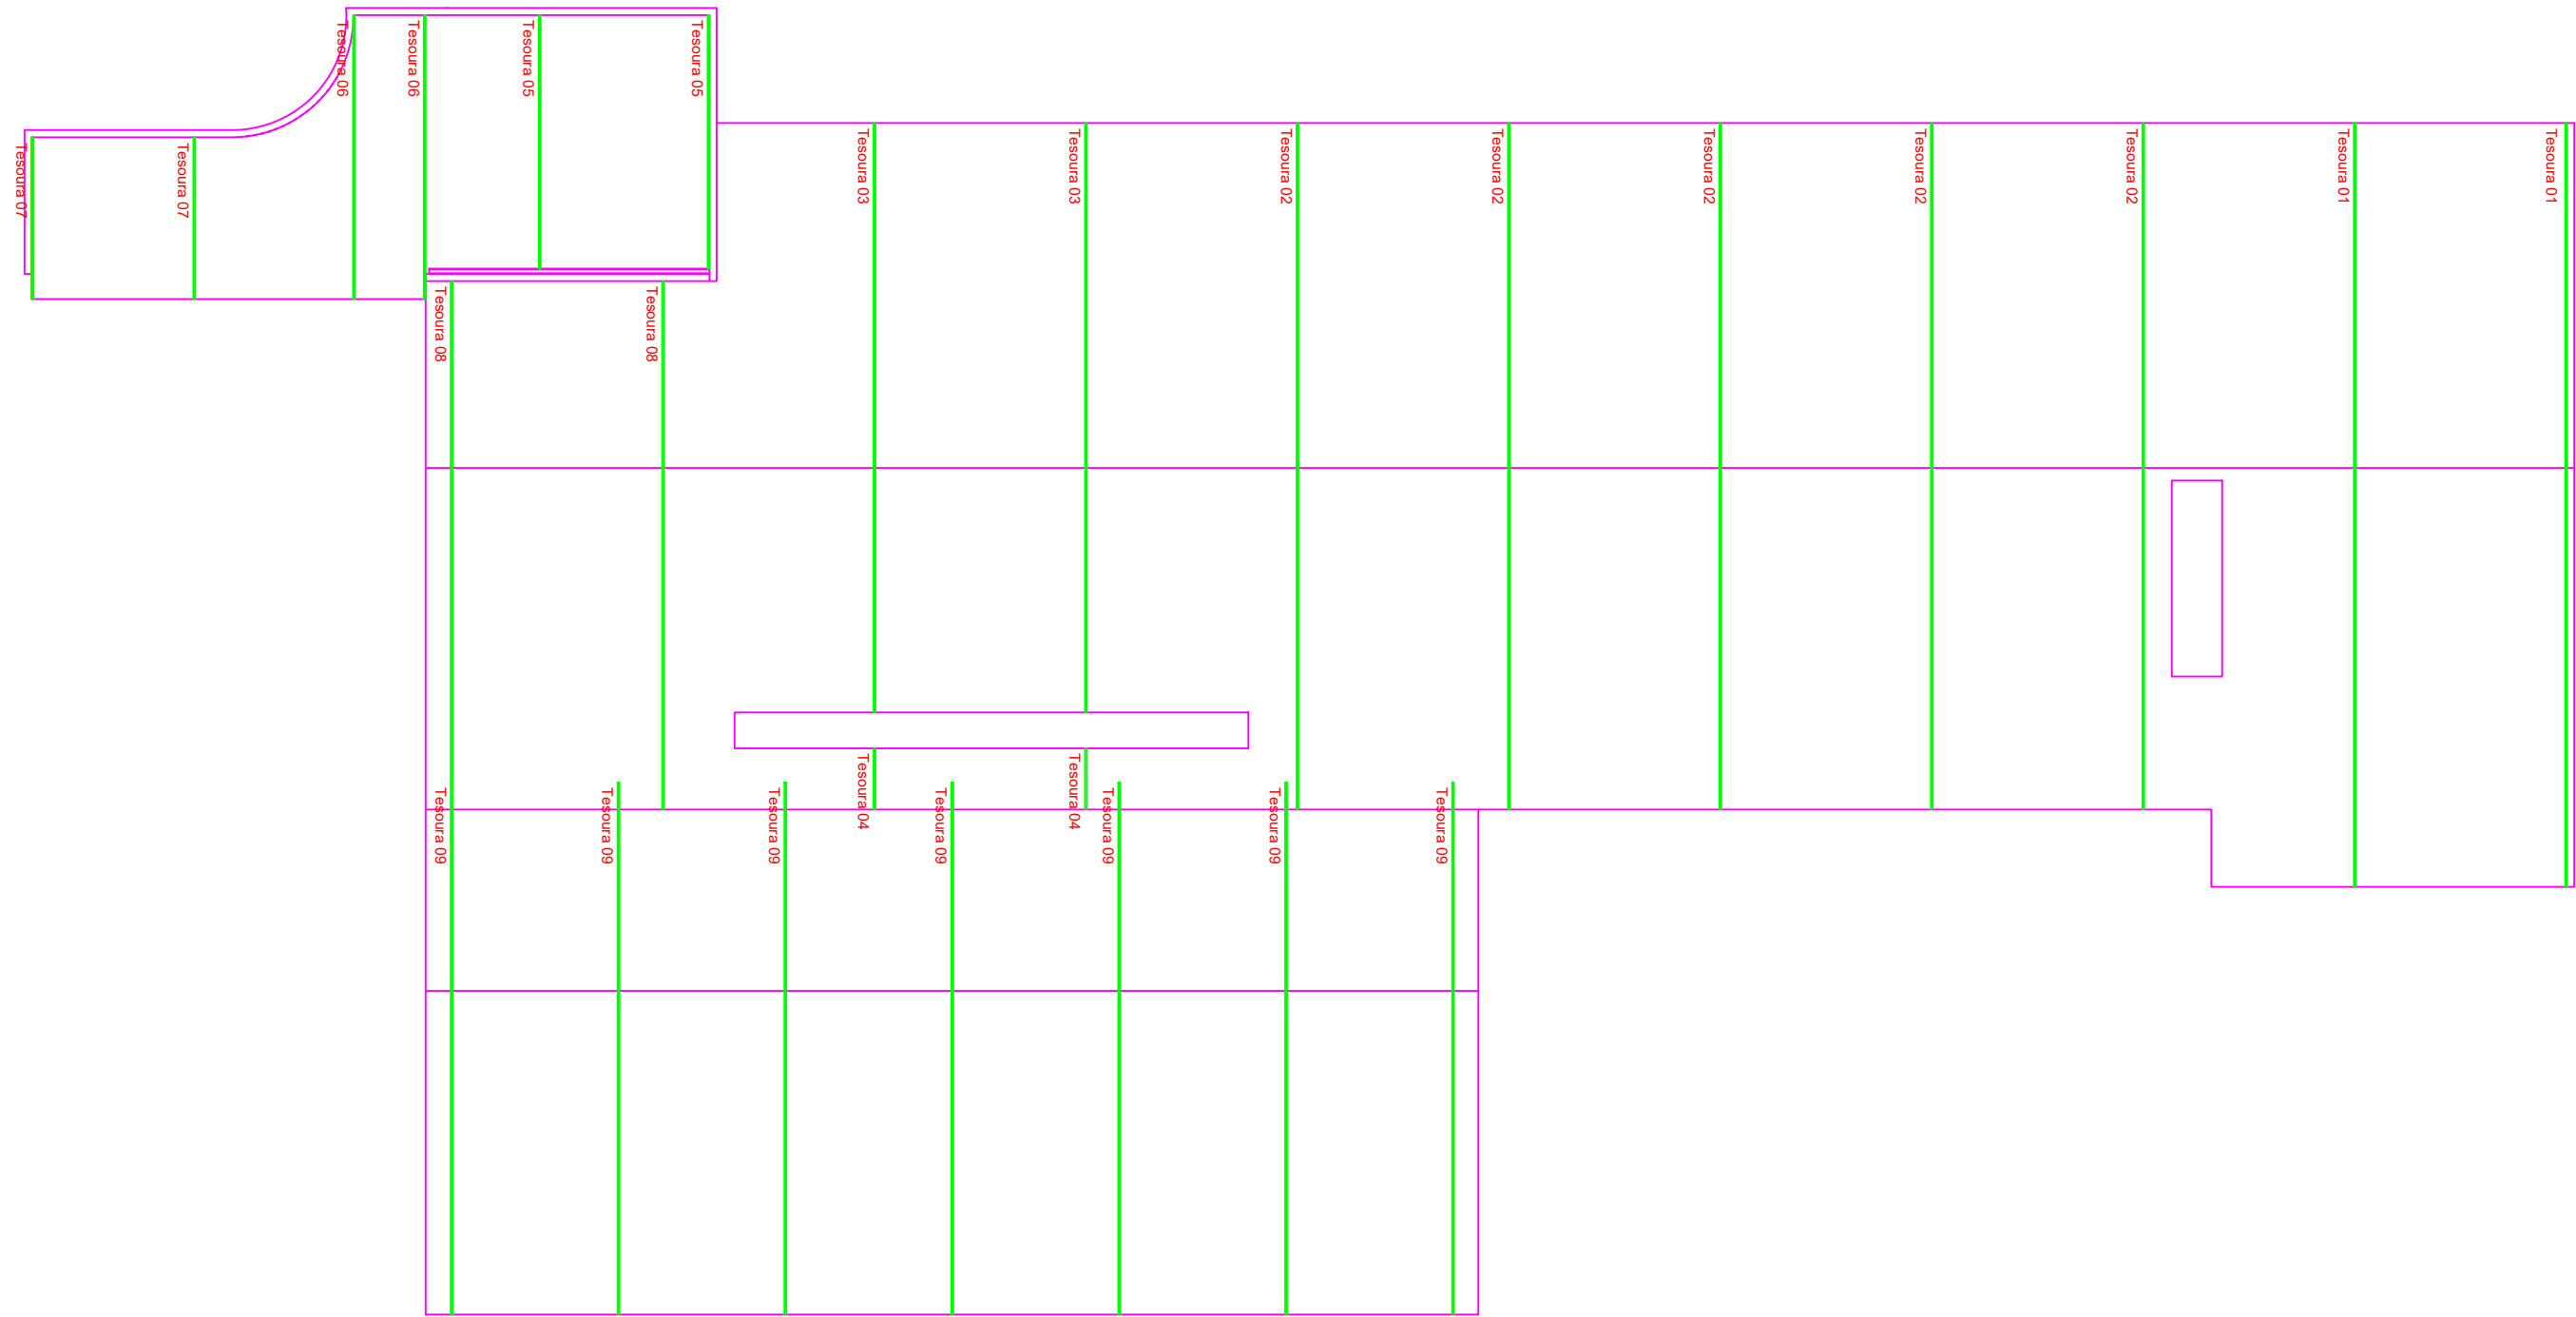


Tesouras

Escala: 1:200


Planta de Cobertura

Escala: 1:200


Tesoura 01

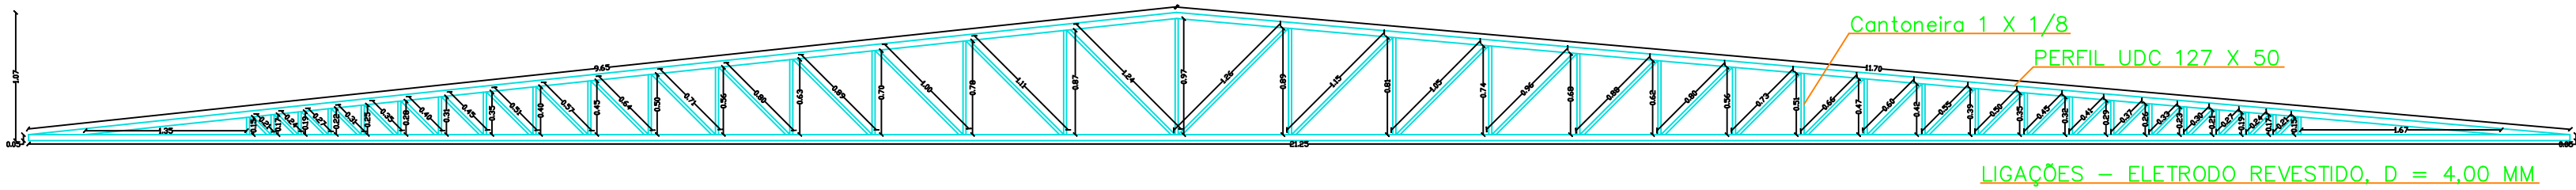


Tesoura 02

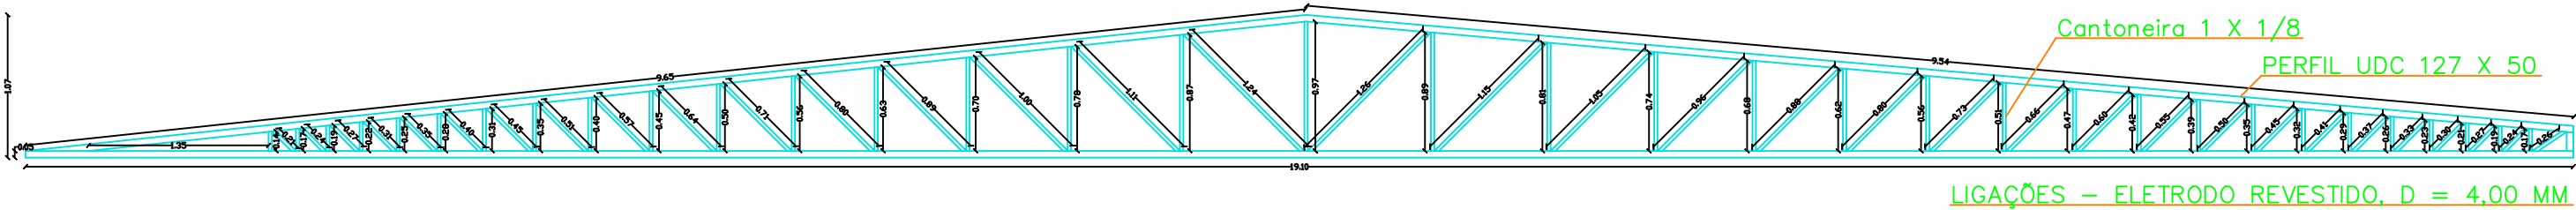


Tesoura 03

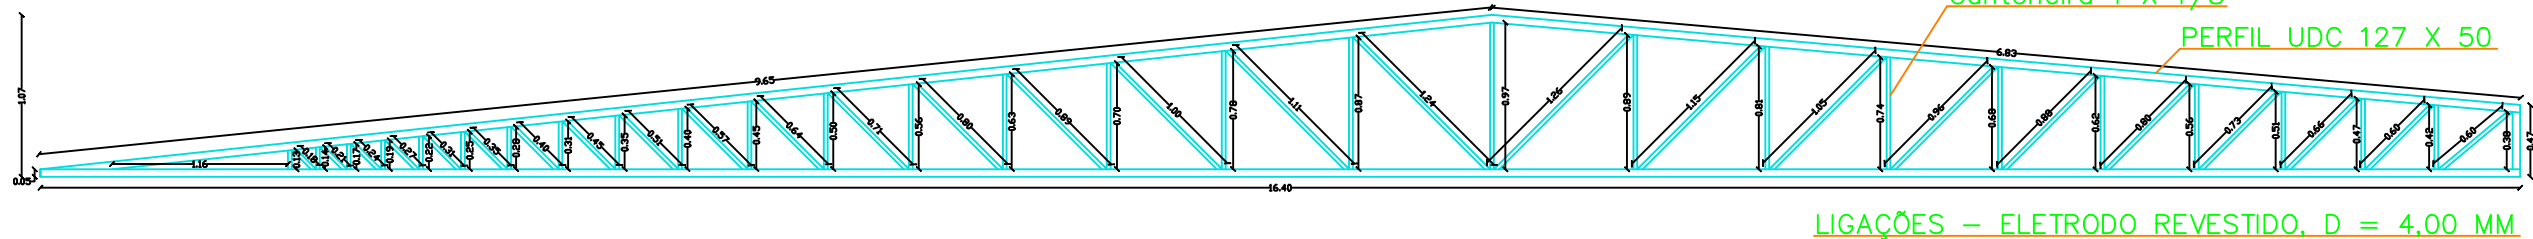


Tesoura 04

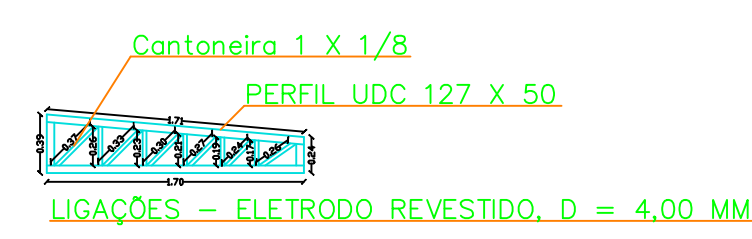


Tesoura 05

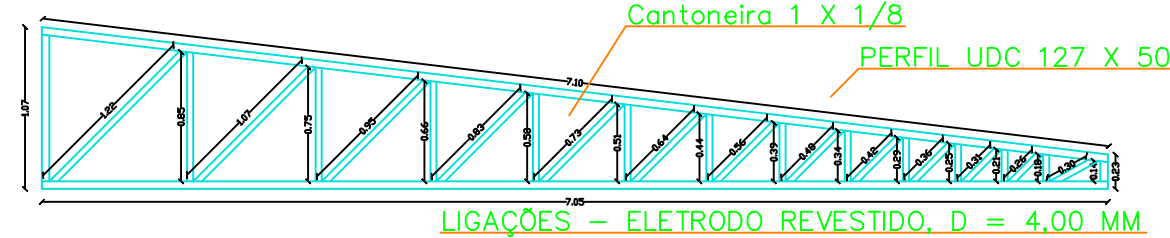


Tesoura 06

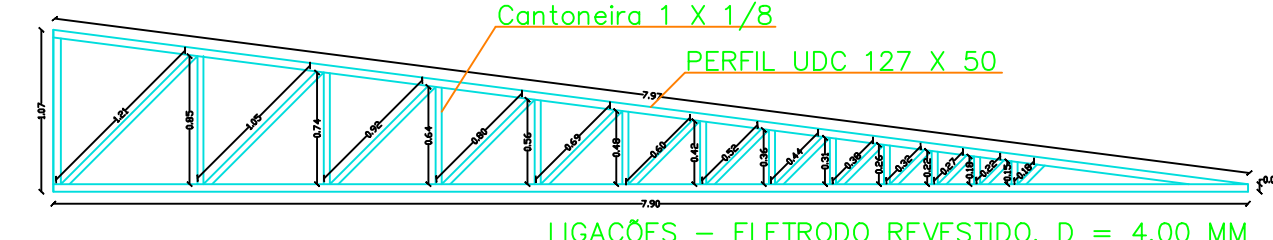


Tesoura 07

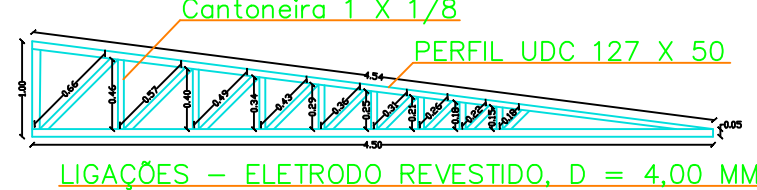

Tesoura 08

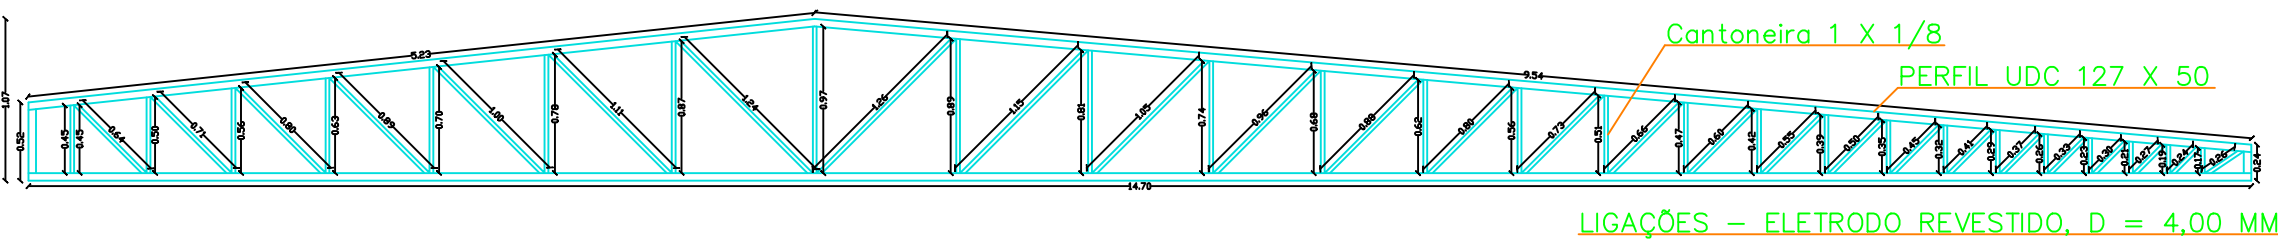


Tesoura 09

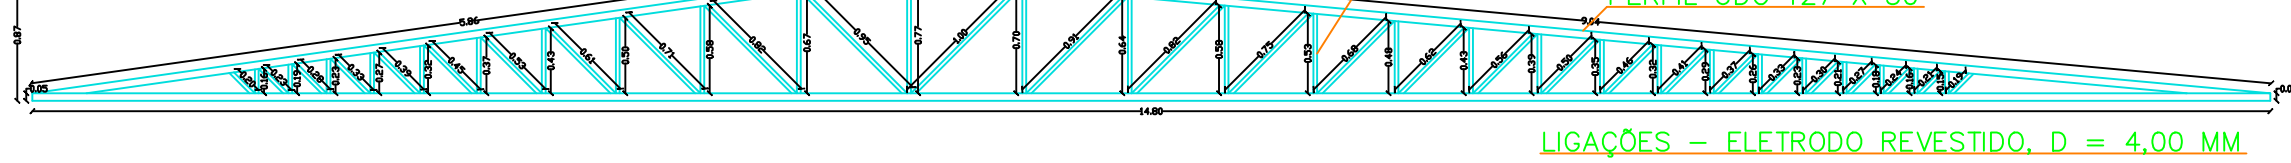


**PREFEITURA MUNICIPAL DE
CAMPOS DE JÚLIO**
DEPARTAMENTO DE ENGENHARIA
Avenida Valdir Masutti, nº 1999, Bom Jardim - Campos de Júlio
Fone:0xx65-3387-2800

Obra: Creche Pequeno Príncipe		Área de Obra: 1573,20 m²	
Conteúdo: Projeto de Cobertura		Escala: Indicadas	
Data: 25/03/2022		Desenho: Eduardo R. Tosetto	
		Folha: 6/8	

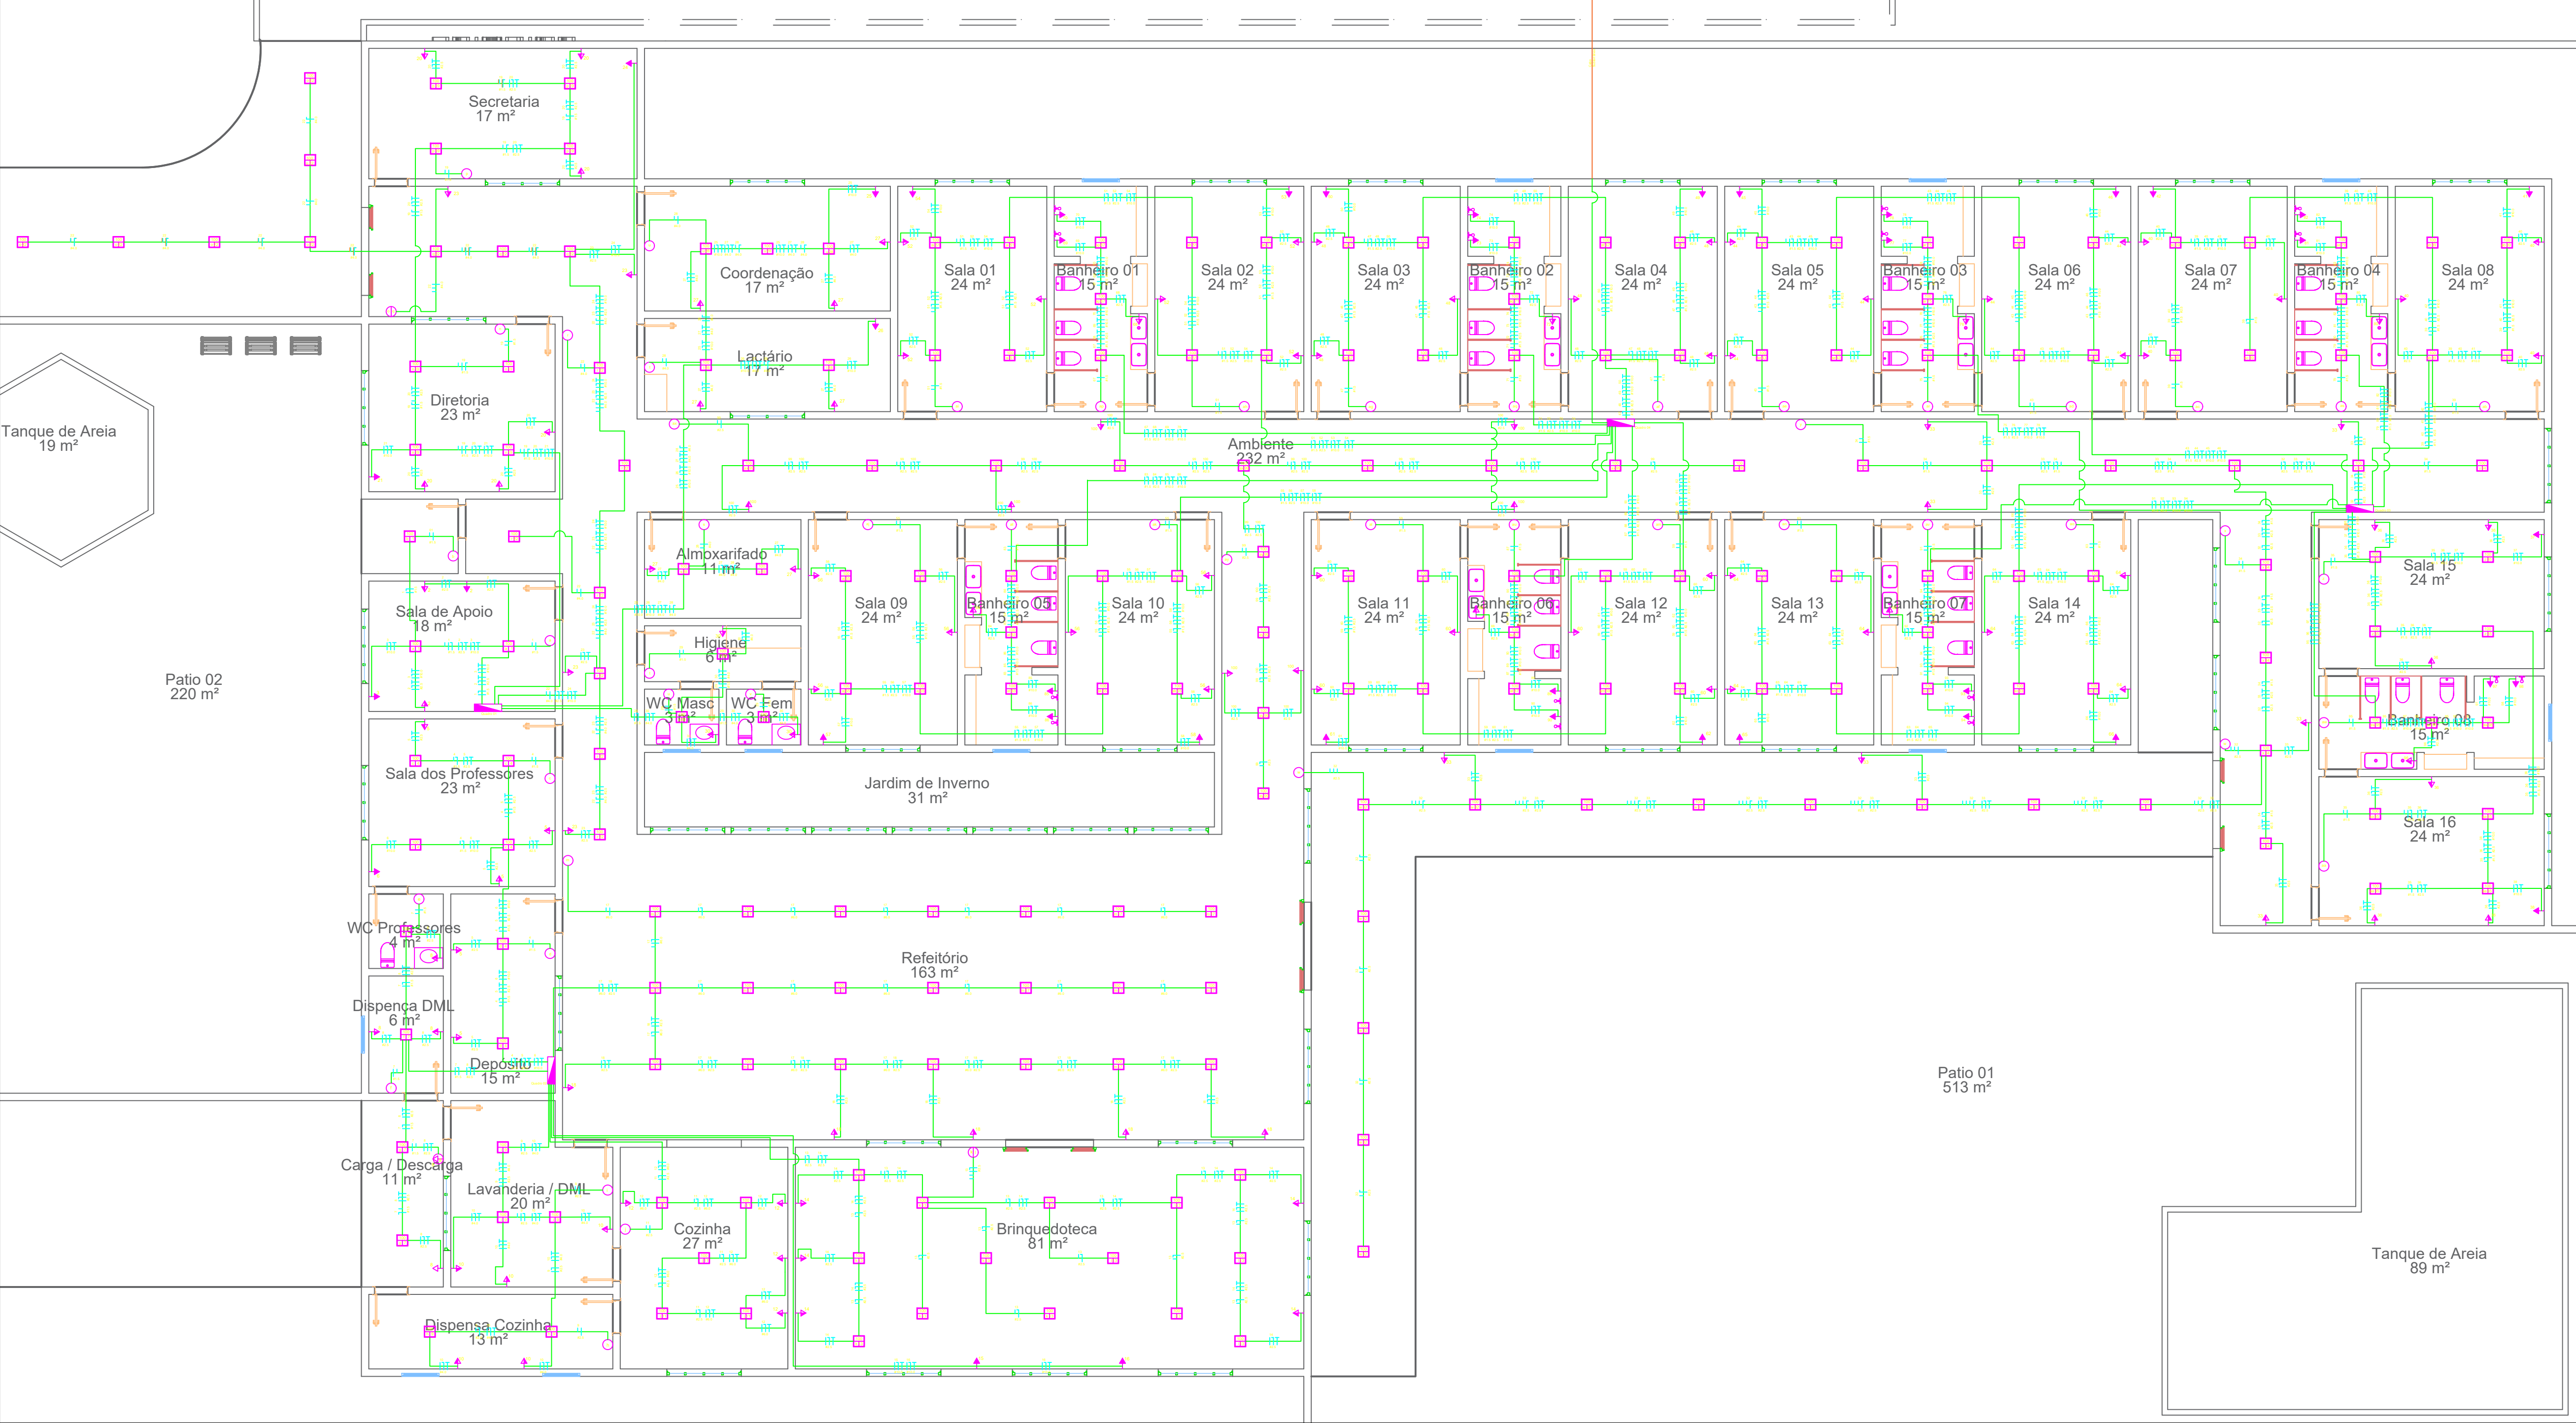

Planta de Circuitos

Escala: 1:100

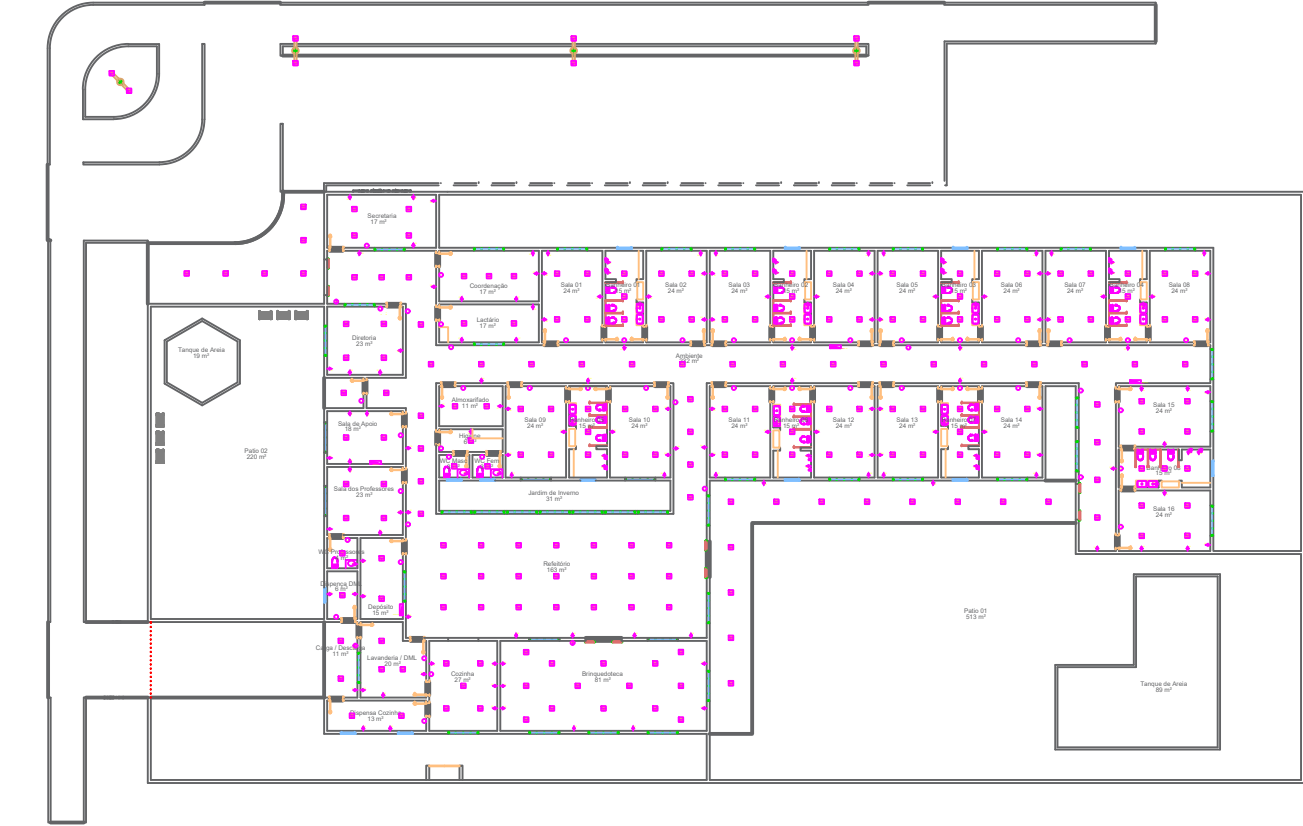

Pontos Elétricos

Escala: 1:500



Planta de Circuitos

Escala: 1:100



**PREFEITURA MUNICIPAL DE
CAMPOS DE JÚLIO**

DEPARTAMENTO DE ENGENHARIA

Avenida Valdir Masutti, nº 1999, Bom Jardim - Campos de Júlio
Fone: 0xx65-3387-2800

Obra: Creche Pequeno Príncipe

Área de Obra: 1573,20 m²

Prefeitura Municipal de Campos de Júlio

Projeto de Elétrico


Data: 25/03/2022

RESPONSÁVEL TÉCNICO

INDICADAS


Desenho: Eduardo R. Tosetto

Folha: 7/8

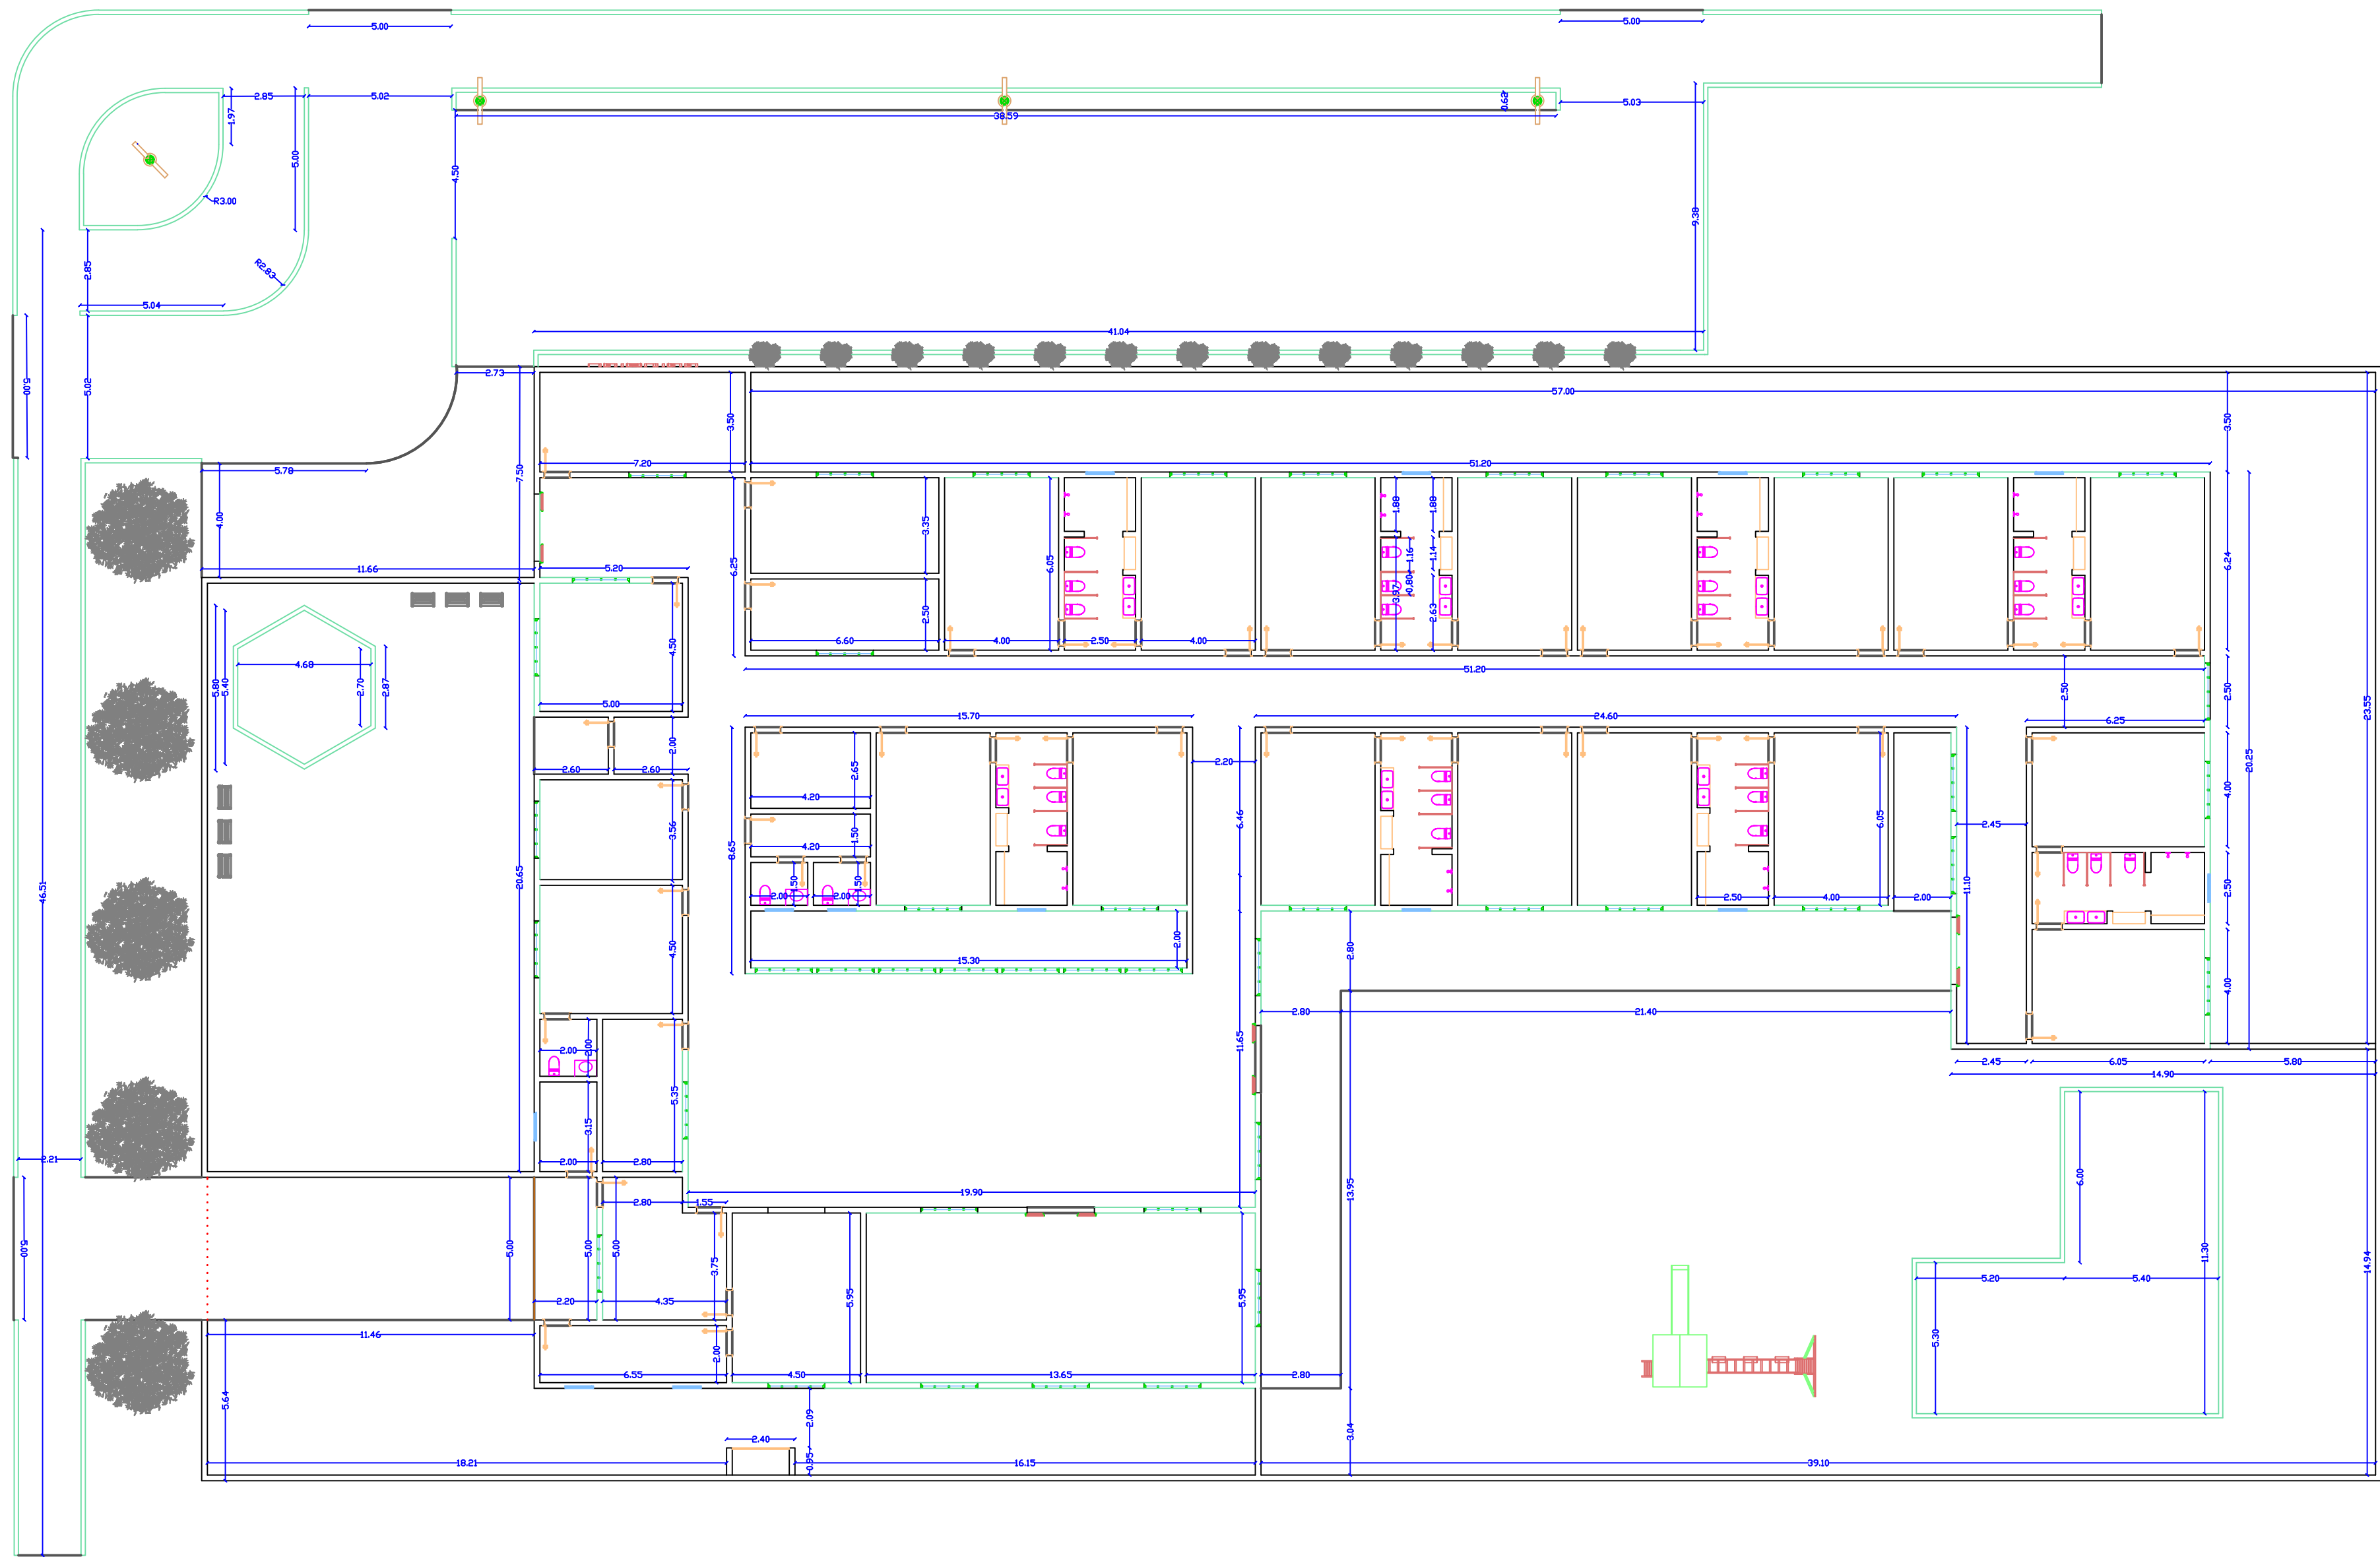

Cotas

Escala: 1:175

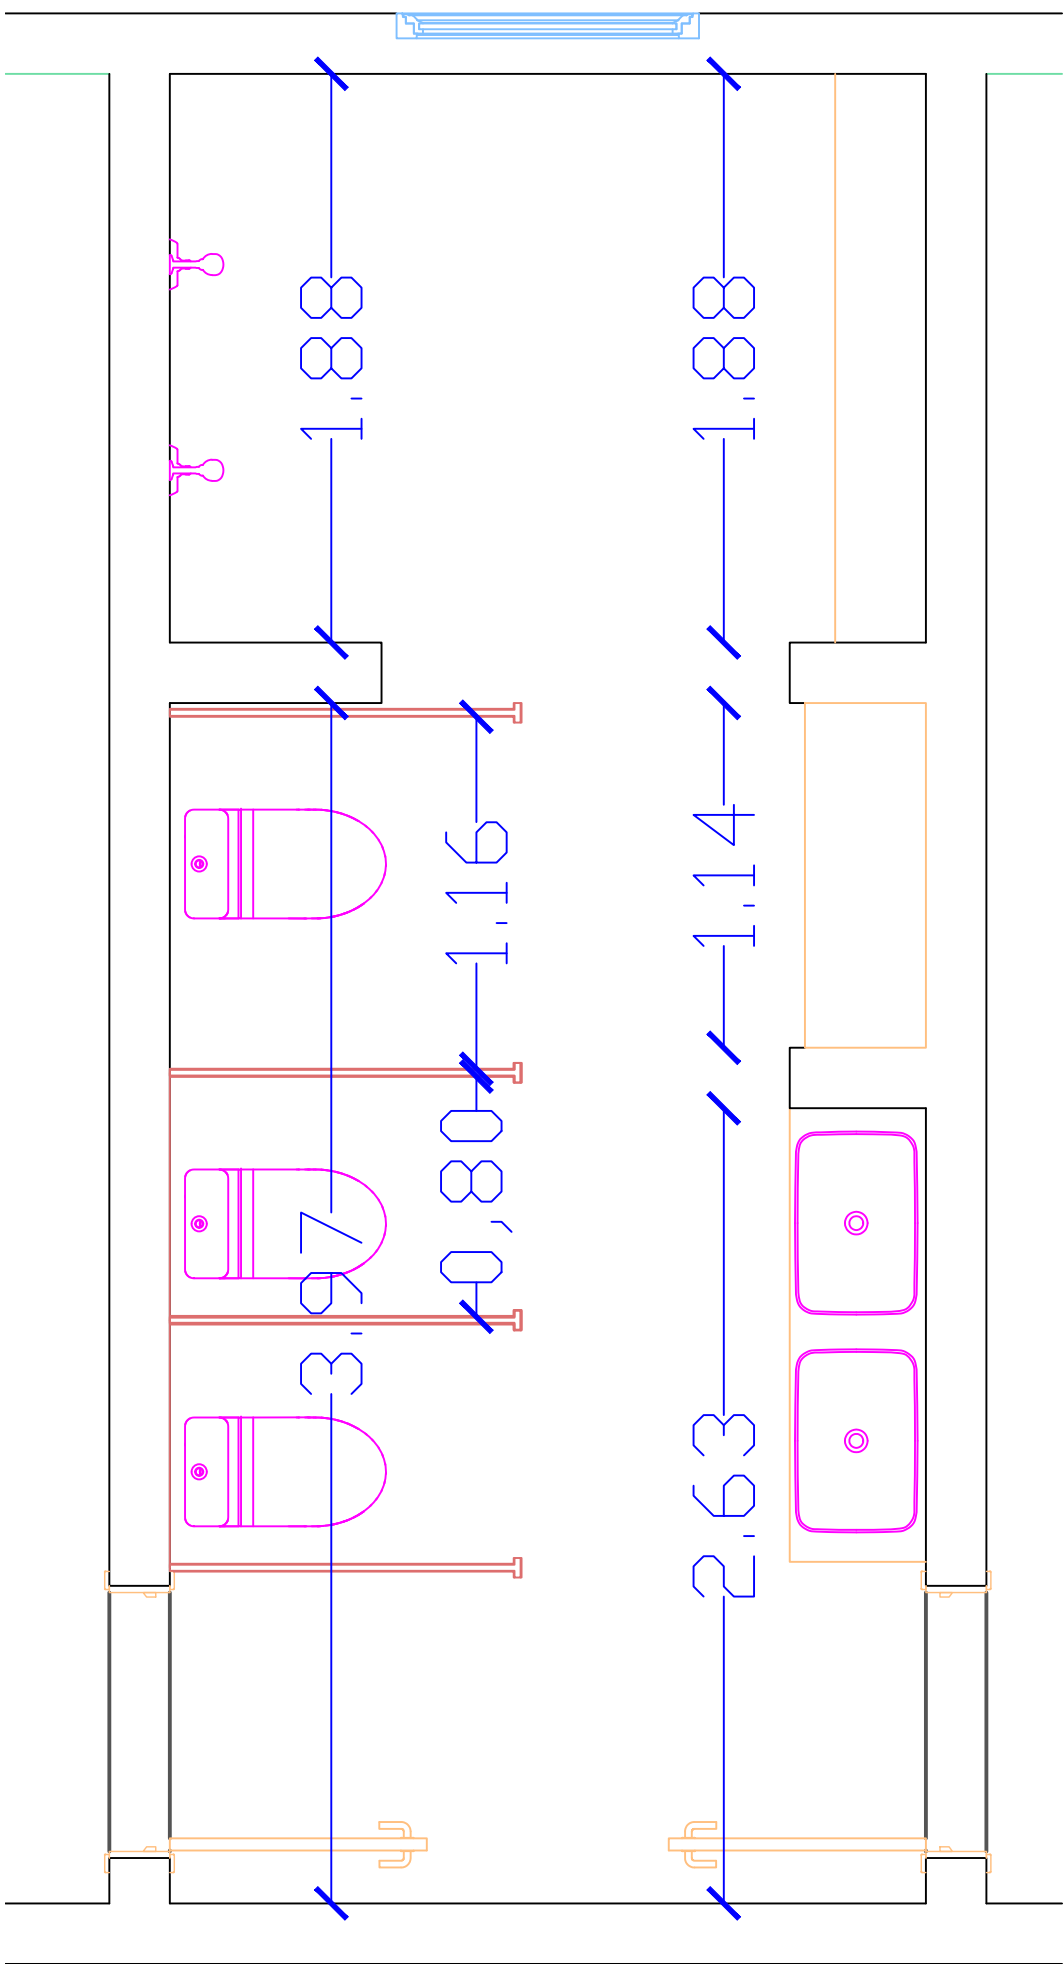

Cotas

Escala: 1:25



**PREFEITURA MUNICIPAL DE
CAMPOS DE JÚLIO**
DEPARTAMENTO DE ENGENHARIA
Avenida Valdir Masutti, nº 1999, Bom Jardim - Campos de Júlio
Fone:0xx65-3387-2800

Obra: Creche Pequeno Príncipe

Área de Obra: 1573,20 m²

Concedido: Prefeitura Municipal de Campos de Júlio

Cotas

RESPONSÁVEL TÉCNICO

CINTHYA VIEIRA SOUZA
RG CAD: 1347927

Escalas:

Indicadas

Data: 25/03/2022

Desenho: Eduardo R. Tosetto

Folha: 8/8