


1 Planta baixa - Infraestrutura rede de hidrantes
Escala: 1:125

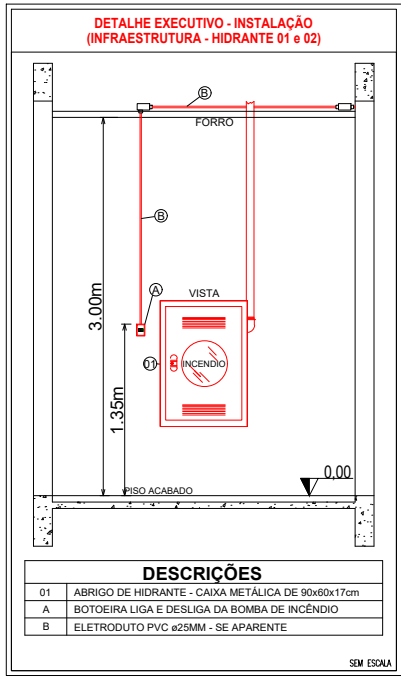

LEGENDA - Símbolos gráficos para projeto		QTD.
	ELETRODUTO RÍGIDO VERMELHO, PVC DN 25MM - (TETO)	48,69m
	ELETRODUTO RÍGIDO VERMELHO, PVC DN 25MM - (PAREDE)	6,45m
	ELETRODUTO FLEXÍVEL CORRUGADO, PVC DN 25MM - PAREDE	8,25m
	ELETRODUTO FLEXÍVEL CORRUGADO, PVC DN 32MM - ENTERRADO	12,62m
	CAIXA DE PASSAGEM ALVENARIA 15X15X20CM	4 und
	CABO DE COBRE FLEXÍVEL ISOLADO 2,5MM² ANTI-CHAMA	305,00m

ESPAÇO RESERVADO PARA USO DO CBMMT:

PROJETO DE SEGURANÇA CONTRA INCÊNDIO E PÂNICO

(X) NOVO () ATUALIZAÇÃO DO PSCIP N°: () SUBSTITUIÇÃO DO PSCIP N°:

ELABORAÇÃO:

ASSOCIAÇÃO MATOGROSSENSE DOS MUNICÍPIOS
COORDENAÇÃO DE PROJETOS
amm.org.br
centraldeprojetosamm@gmail.com

PRESIDENTE:
LEONARDO TADEU BORTOLIN

TÍTULO DO DESENHO:

HIDRANTES E MANGOTINHOS

OCCUPAÇÃO:

EDUCACIONAL E CULTURA FÍSICA, DIVISÃO: E-5, DESCRIÇÃO: PRÉ-ESCOLA

RAZÃO SOCIAL:

PREFEITURA MUNICIPAL DE CAMPOS DE JÚLIO

NOME FANTASIA:

CRECHE MUNICIPAL IGNEZ B. GIONGO

CNPJ:

01.614.516/0001-99

ENDEREÇO:

AV. GOV. JÚLIO CAMPOS, BAIRRO VIDA NOVA, QUADRA 01, LOTE 01, CAMPOS DE JÚLIO-MT

AUTOR DO PROJETO:

ROGERSON RODRIGO DA SILVA P.
Engenheiro Civil
CREA: 122136344-1
CPF: 045.648.151-64

DATA:

SET/2024

ESCALA:

INDICADA

REVISÃO:

1º SET/2024

PRANCHA:

INC 03c/ 03