


1 Planta baixa - Alarame de Incêndio
Escala: 1:125

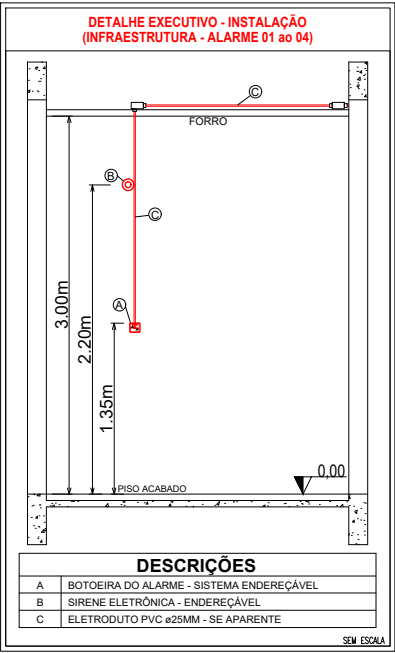

LEGENDA - Símbolos gráficos para projeto		QTD.
	AVISADOR SONORO TIPO SIRENE - ENDEREÇAVEL	04
	ACIONADOR MANUAL DO SISTEMA DE DETECÇÃO E ALARME - ENDEREÇAVEL	04
	CENTRAL DE DETECÇÃO E ALARME - ENDEREÇAVEL	01
	BATERIAS DO SISTEMA DE DETECÇÃO E ALARME - ENDEREÇAVEL	02
	ELETRODUTO RÍGIDO VERMELHO, PVC DN 25MM - (TETO)	67,13m
	ELETRODUTO RÍGIDO VERMELHO, PVC DN 25MM - (PAREDE)	8,25m
	CABO P/ALARME INCÊNDIO BLINDADO 3 X 1.5MM C/ JAQUETA E DRENO VERMELHO	98,00m

ESPAÇO RESERVADO PARA USO DO CBMMT:

PROJETO DE SEGURANÇA CONTRA INCÊNDIO E PÂNICO

(X) NOVO () ATUALIZAÇÃO DO PSCIP N°: () SUBSTITUIÇÃO DO PSCIP N°:

ELABORAÇÃO:

ASSOCIAÇÃO MATOGROSSENSE DOS MUNICÍPIOS
COORDENAÇÃO DE PROJETOS
amm.org.br
centraldeprojetosamm@gmail.com
PRESIDENTE:
LEONARDO TADEU BORTOLIN

TÍTULO DO DESENHO:

ISOMETRICO REDE DE HIDRANTES

Ocupação:

EDUCACIONAL E CULTURA FÍSICA, DIVISÃO: E-5, DESCRIÇÃO: PRÉ-ESCOLA

Razão Social:

PREFEITURA MUNICIPAL DE CAMPOS DE JÚLIO

Nome Fantasia:

CRECHE MUNICIPAL IGNEZ B. GIONGO

CNPJ:

01.614.516/0001-99

Endereço:

AV. GOV. JÚLIO CAMPOS, BAIRRO VIDA NOVA, QUADRA 01, LOTE 01, CAMPOS DE JÚLIO-MT

Autor do Projeto:

ROGERSON RODRIGO DA SILVA P.
Engenheiro Civil
CREA: 122136344-1
CPF: 045.648.151-64

DATA:	SET/2024	PRANCHA:
ESCALA:	INDICADA	
REVISÃO:	1º SET/2024	

INC 03d/ 03