



1 Planta baixa - Rede de hidrantes
Escala: 1:125

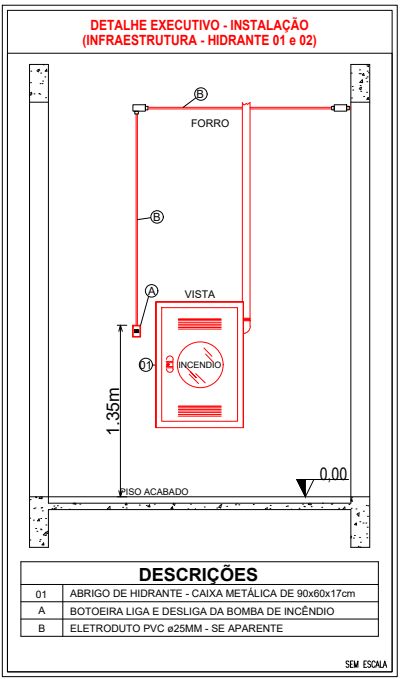

LEGENDA - Símbolos gráficos para projeto	QTD.
	63,99m
	6,60m
	3,60m
	4,45m
	2 und
CABO DE COBRE FLEXÍVEL ISOLADO 2,5MM² ANTI-CHAMA	315,00m

LEGENDA - Símbolos gráficos para projeto	QTD.
	02
	02
	117,00m
	01
	02
	01
	01

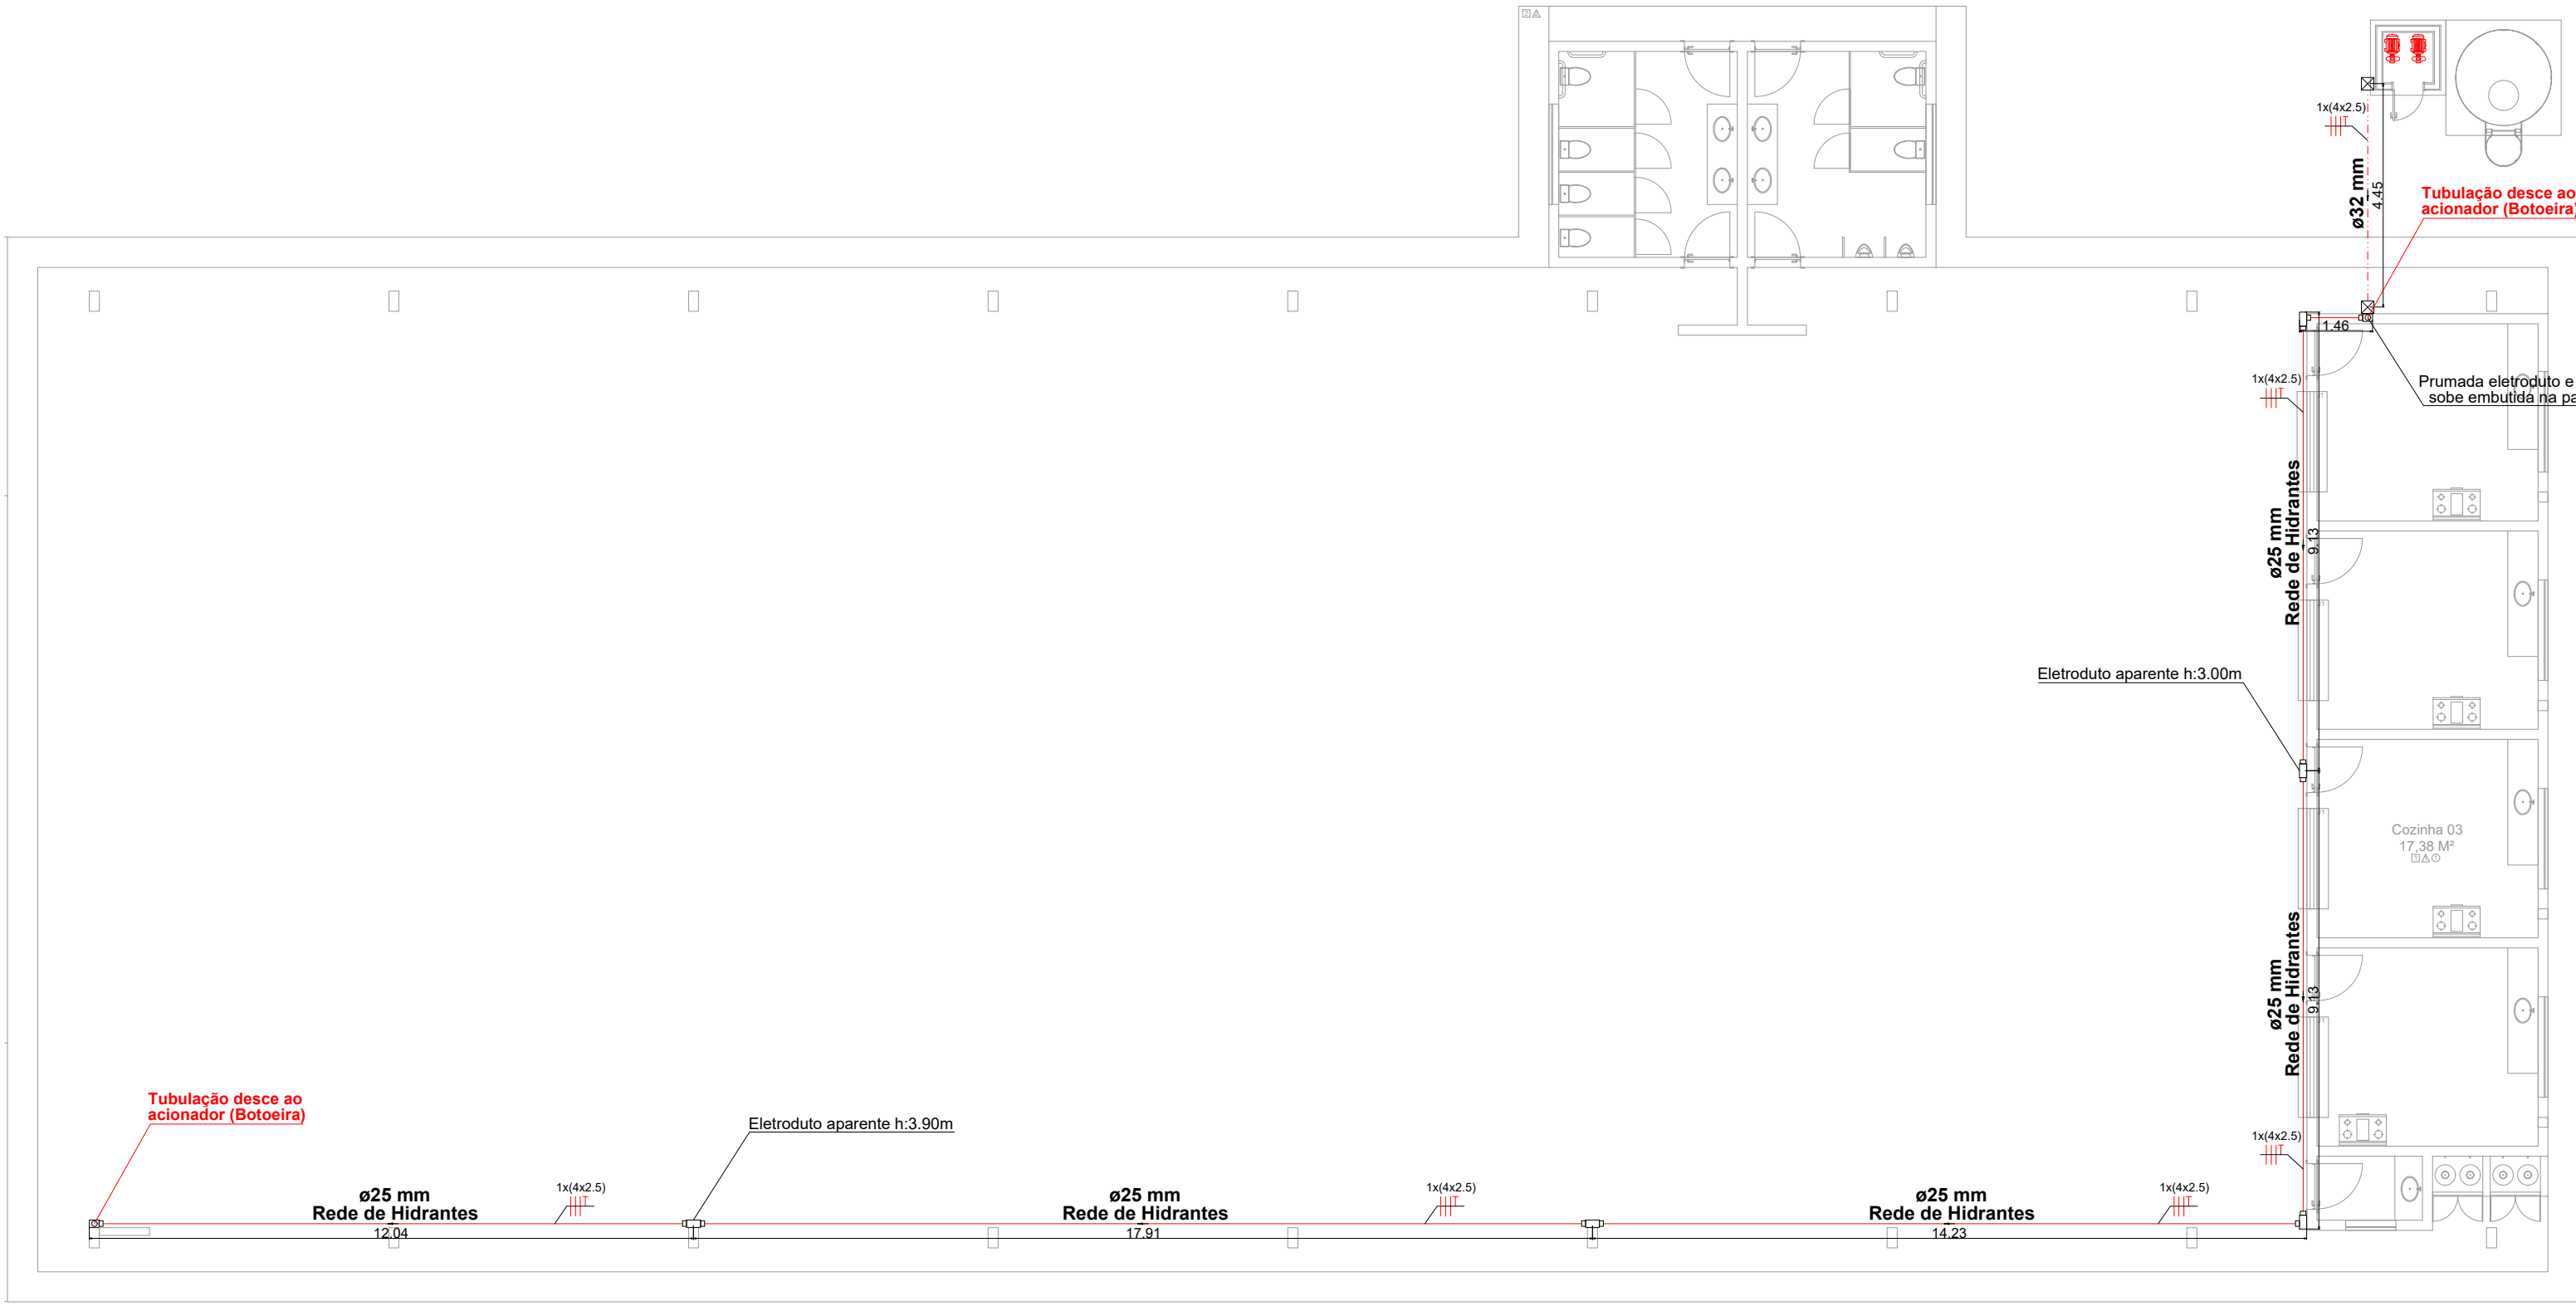

2 Planta baixa - Infraestrutura rede de hidrantes
Escala: 1:125

ESPAÇO RESERVADO PARA USO DO CBMMT:

PROJETO DE SEGURANÇA CONTRA INCÊNDIO E PÂNICO

(X) NOVO () ATUALIZAÇÃO DO PSCIP N°: () SUBSTITUIÇÃO DO PSCIP N°:

ELABORAÇÃO:

ASSOCIAÇÃO MATOGROSSENSE DOS MUNICÍPIOS
COORDENAÇÃO DE PROJETOS
amm.org.br
centraldeprojetosamm@gmail.com
PRESIDENTE:
LEONARDO TADEU BORTOLIN

TÍTULO DO DESENHO:

HIDRANTES E MANGOTINHOS

Ocupação:

COMERCIAL, DIVISÃO: C-1, DESCRIÇÃO: COMÉRCIO COM BAIXA CARGA DE INCÊNDIO

Razão Social:

PREFEITURA MUNICIPAL DE CAMPOS DE JÚLIO

Nome Fantasia:

FEIRA LIVRE MUNICIPAL

CNPJ:

01.614.516/0001-99

Endereço:

RUA VOLMIR TABORDA CÂMERA, Nº 224E, QUADRA 31, LOTE 01, LOT. CIDADE CAMPOS DE JÚLIO, CAMPOS DE JÚLIO-MT

Autor do Projeto:

ROGERSON RODRIGO DA SILVA P.
Engenheiro Civil
CREA: 122136344-1
CPF: 045.648.151-64

Data:

SET/2024

Escala:

INDICADA

Revisão:

1º SET/2024

Prancha:

INC 03b/ 03