


1 Planta baixa - Alarme de Incêndio
Escala: 1:125

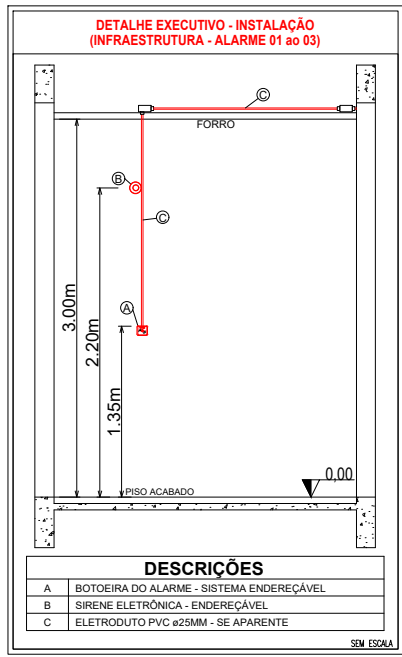

LEGENDA - Símbolos gráficos para projeto			QTD.
	AVISADOR SONORO TIPO SIRENE - ENDEREÇÁVEL		03
	ACIONADOR MANUAL DO SISTEMA DE DETECÇÃO E ALARME - ENDEREÇÁVEL		03
	CENTRAL DE DETECÇÃO E ALARME - ENDEREÇÁVEL		01
	BATERIAS DO SISTEMA DE DETECÇÃO E ALARME - ENDEREÇÁVEL		02
	ELETRODUTO RÍGIDO VERMELHO, PVC DN 25MM - (TETO)		63,73m
	ELETRODUTO RÍGIDO VERMELHO, PVC DN 25MM - (PAREDE)		6,60m
	CABO P/ALARME INCÊNDIO BLINDADO 3 X 1,5MM C/ JAQUETA E DRENO VERMELHO		83,00m

ESPAÇO RESERVADO PARA USO DO CBMMT:

PROJETO DE SEGURANÇA CONTRA INCÊNDIO E PÂNICO

(X) NOVO () ATUALIZAÇÃO DO PSCIP N°: () SUBSTITUIÇÃO DO PSCIP N°:

ELABORAÇÃO:

ASSOCIAÇÃO MATOGROSSENSE DOS MUNICÍPIOS
COORDENAÇÃO DE PROJETOS
amm.org.br
centraldeprojetosamm@gmail.com

CENTRAL DE PROJETOS
PRESIDENTE:
LEONARDO TADEU BORTOLIN

TÍTULO DO DESENHO:

ISOMETRICO REDE DE HIDRANTES

OCCUPAÇÃO:

EDUCACIONAL E CULTURA FÍSICA, DIVISÃO: E-6, DESCRIÇÃO: ESCOLA PARA PORTADORES DE DEFICIÊNCIAS

RAZÃO SOCIAL:

PREFEITURA MUNICIPAL DE CAMPOS DE JÚLIO

NOME FANTASIA:

APAE

CNPJ:

01.614.516/0001-99

ENDEREÇO:

RUA MARECHAL CÂNDIDO RONDON, 209-E, QUADRA 40C, LOTE 01, CENTRO, CAMPOS DE JÚLIO-MT

AUTOR DO PROJETO:

ROGERSON RODRIGO DA SILVA P.
Engenheiro Civil
CREA: 122136344-1
CPF: 045.648.151-64

DATA:

NOVEMBRO/2024

ESCALA:

INDICADA

REVISÃO:

1º NOVEMBRO/2024

PRANCHA:

INC 03d/ 03