




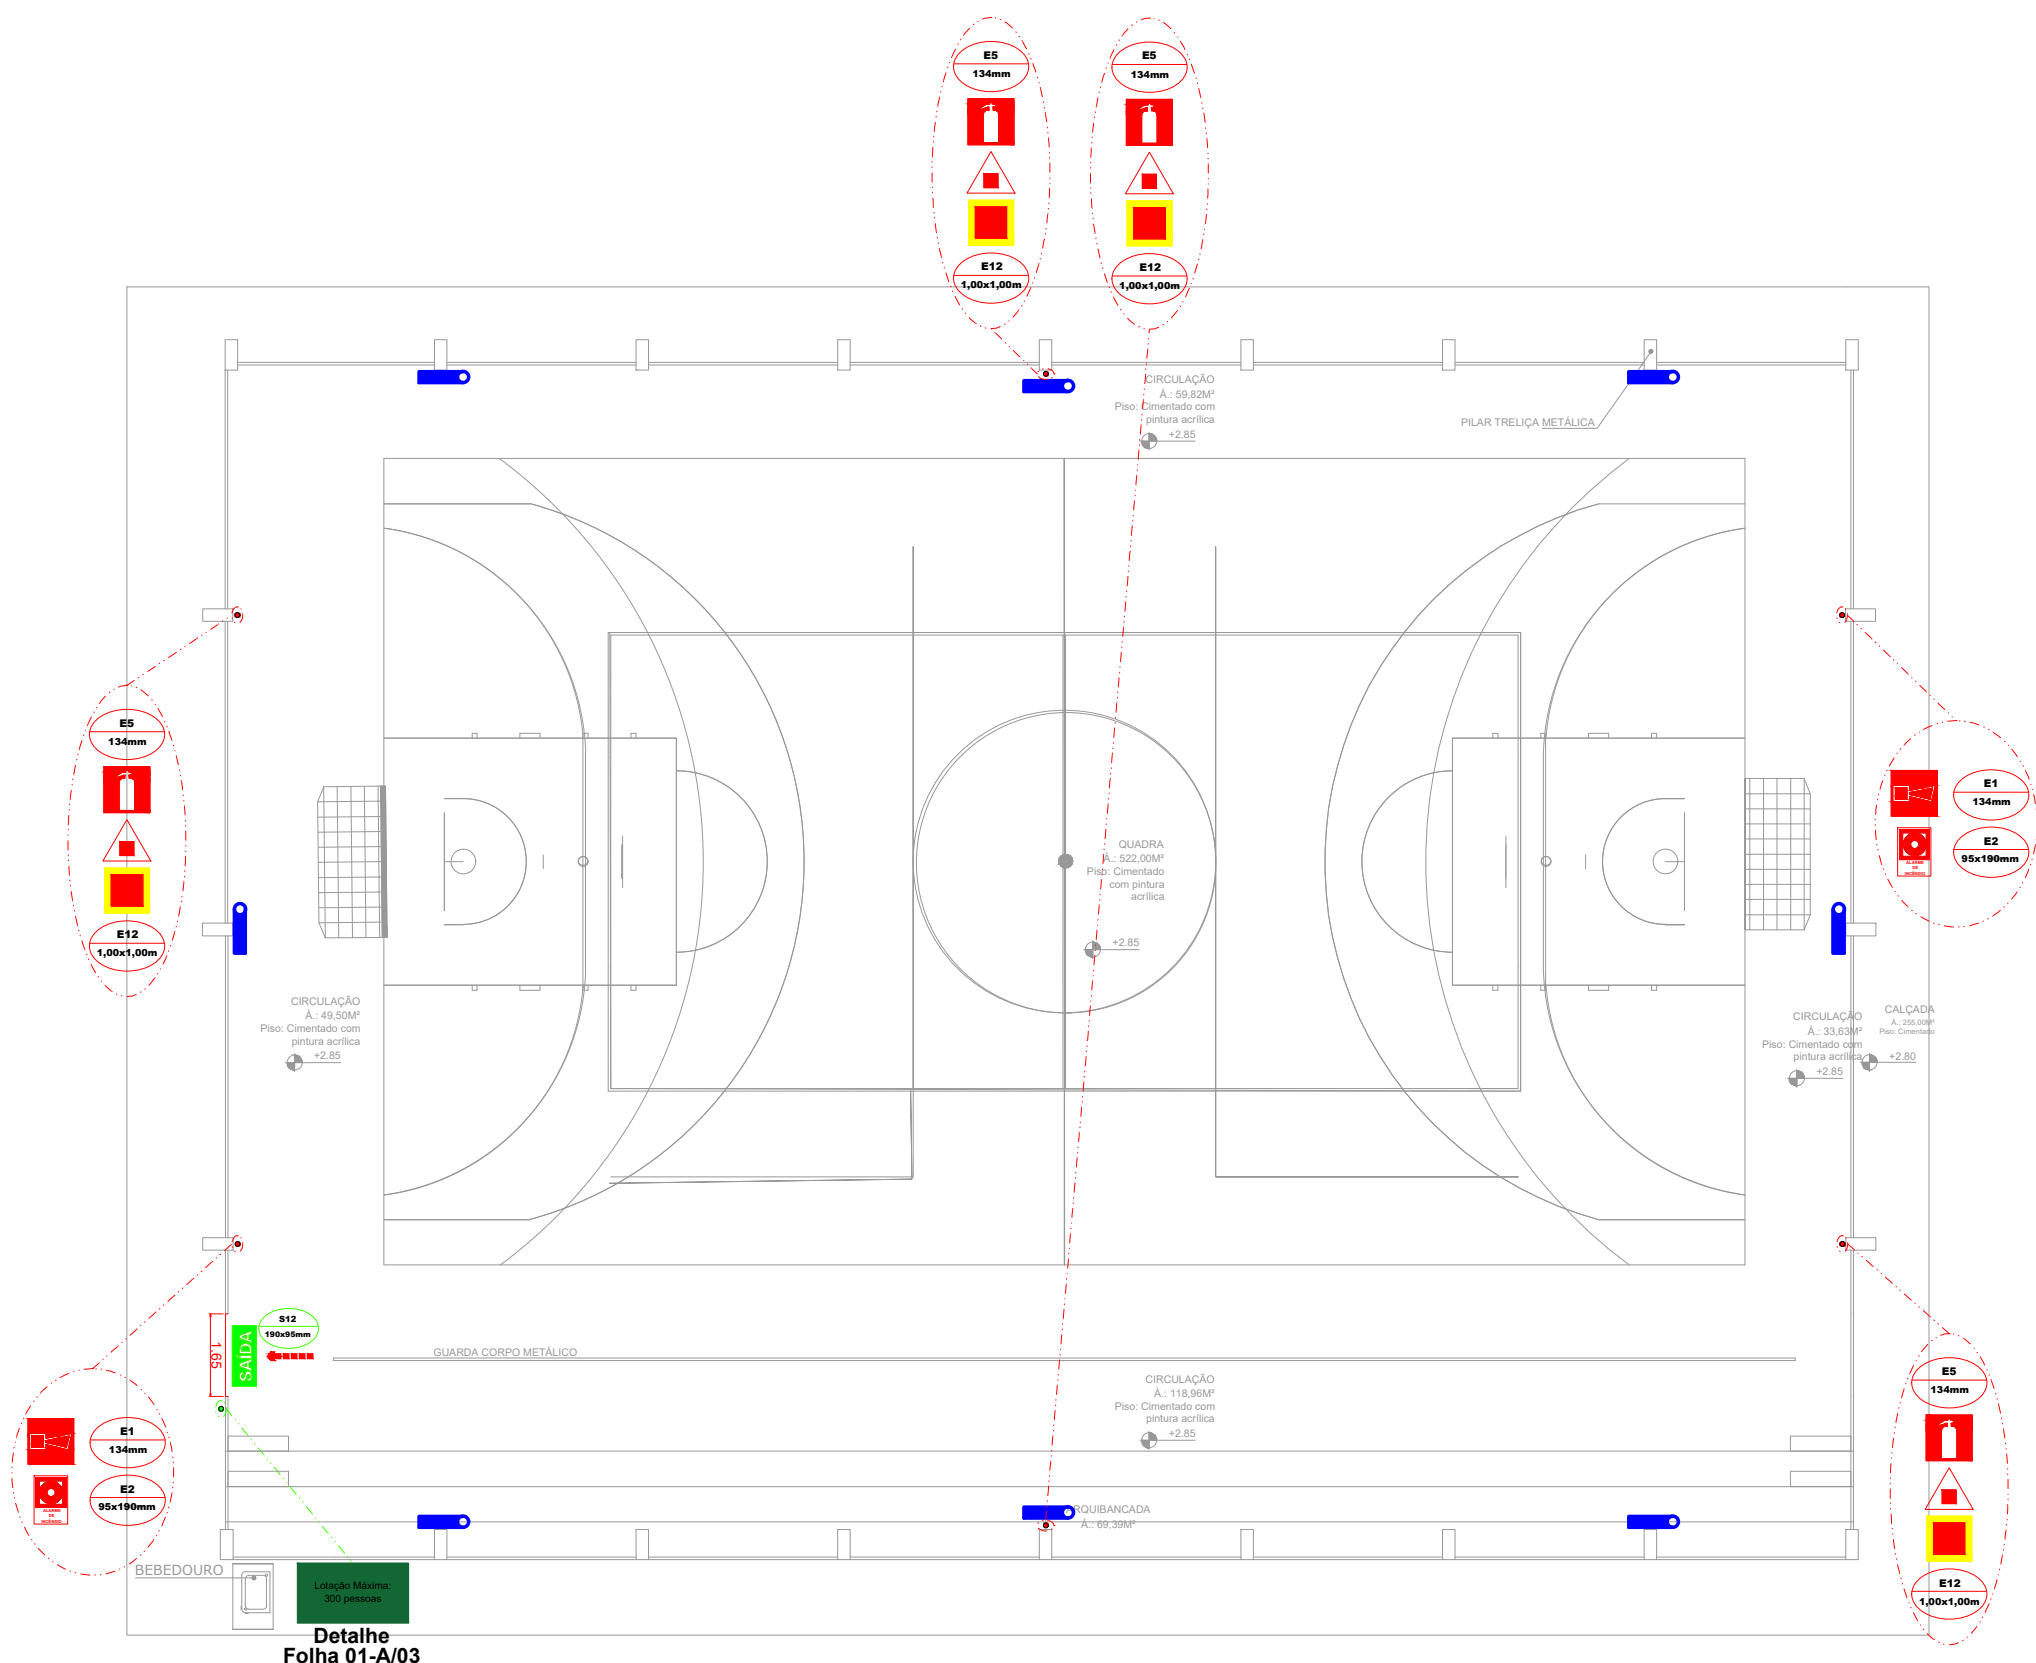

1 Planta baixa - Preventivos Quadra
ESCALA: 1:150

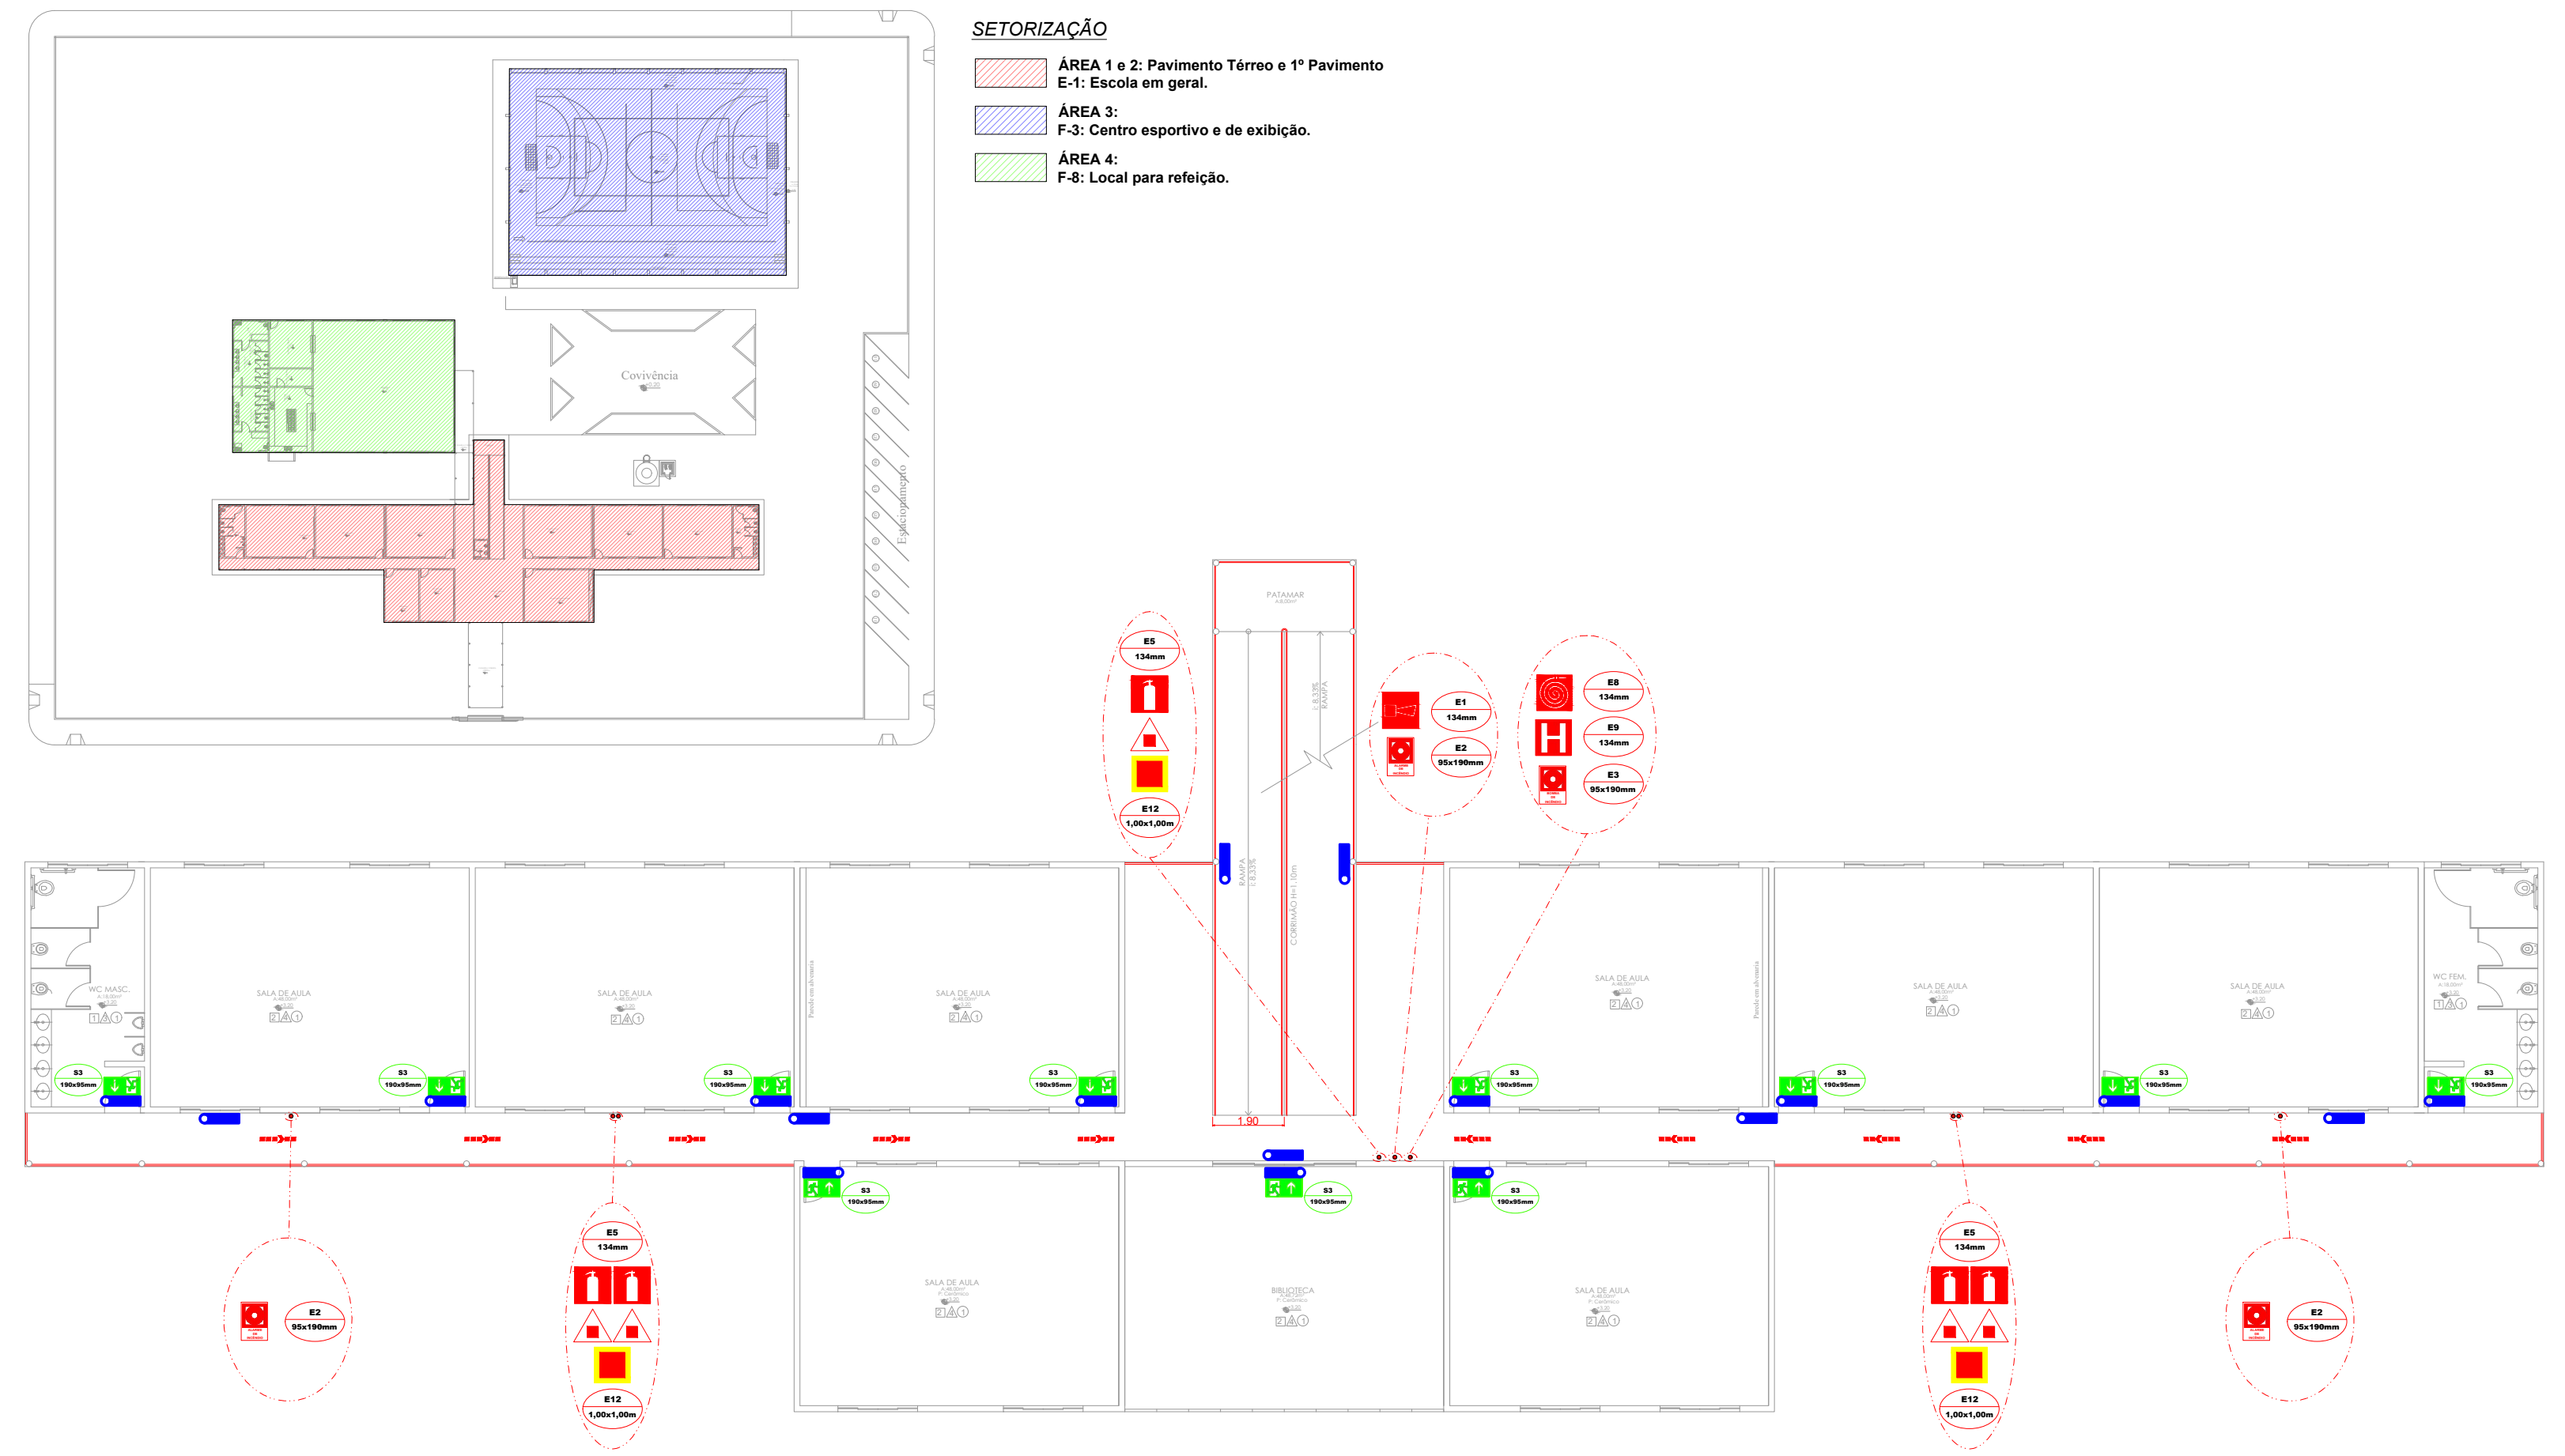

2 Planta baixa - Preventivos (1º Pav.)
ESCALA: 1:150

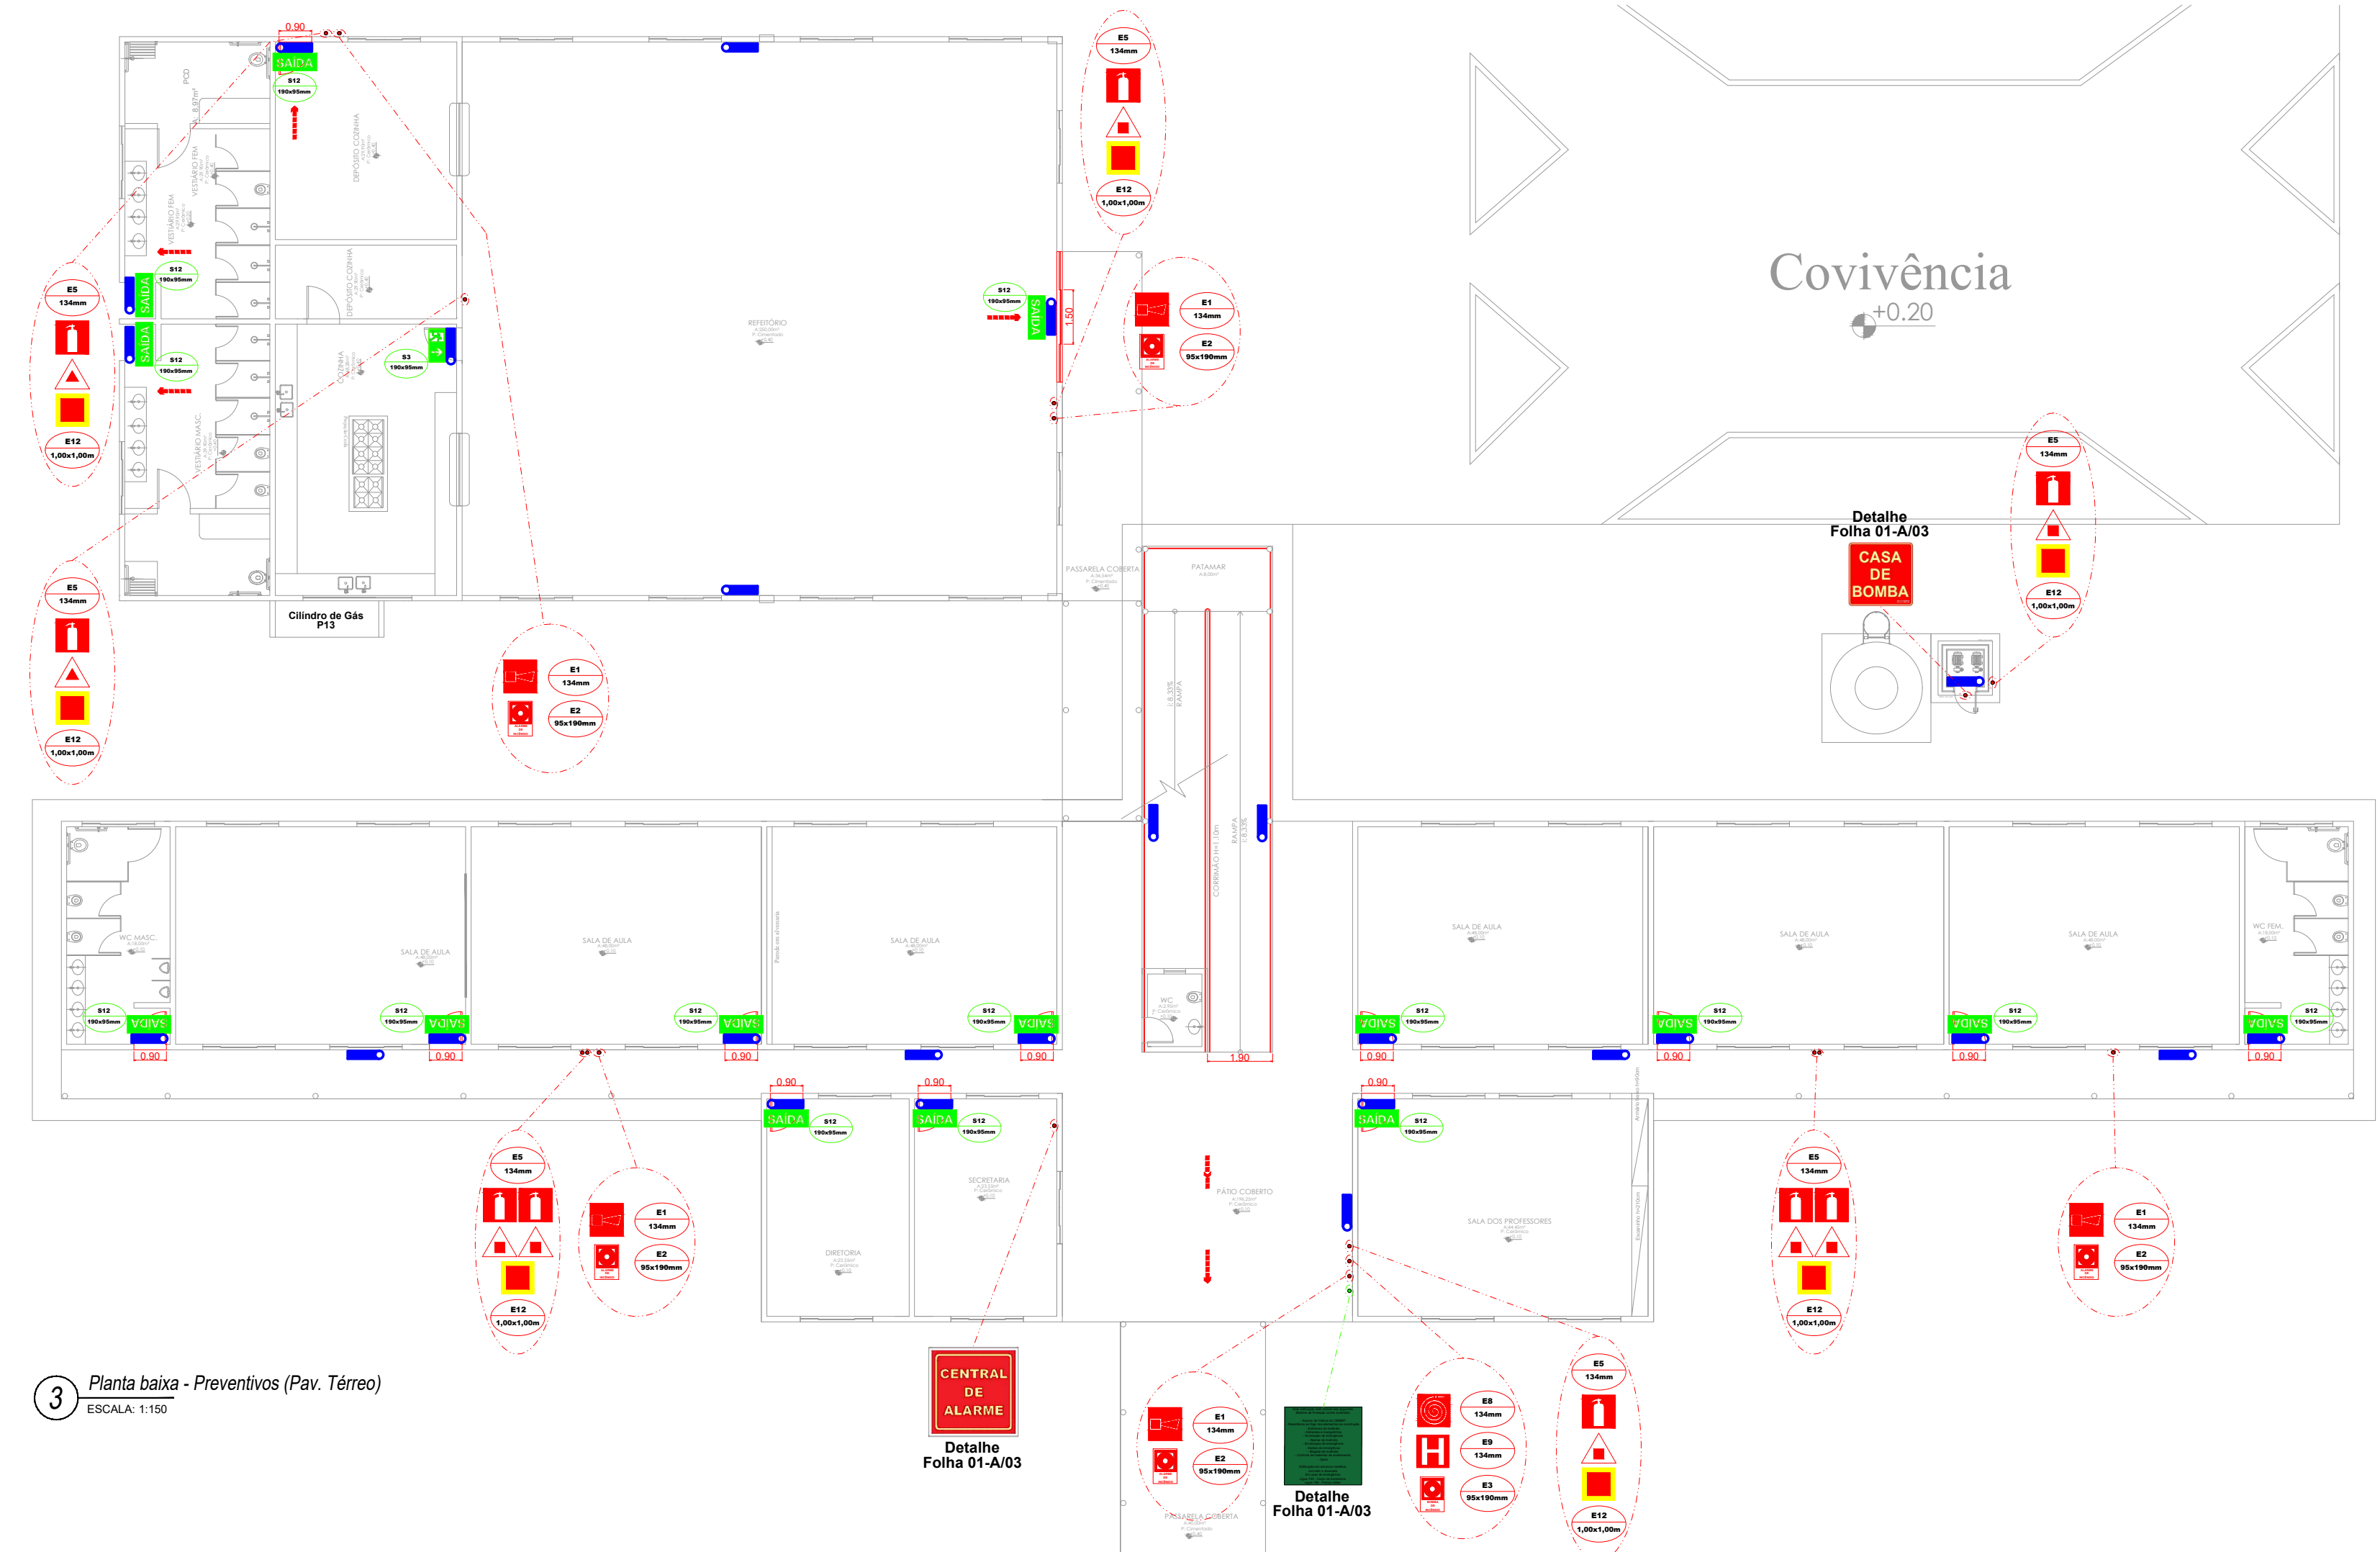

3 Planta baixa - Preventivos (Pav. Térreo)
ESCALA: 1:150

SETORIZAÇÃO

- ÁREA 1 e 2: Pavimento Térreo e 1º Pavimento
- E-1: Escola em geral.
- ÁREA 3:
- F-3: Centro esportivo e de exibição.
- ÁREA 4:
- F-8: Local para refeição.

LEGENDA DE SINALIZAÇÃO			QTD.
Dimensões para distância máxima de visibilidade = 6,00m			
	S2 190x95mm	SAÍDA DE EMERGÊNCIA. Indicação do sentido (esquerda ou direita) de uma saída de emergência. Dimensões mínimas: L = 2,0 H = 2,0	00
	S3 190x95mm	SAÍDA DE EMERGÊNCIA. Indicação de uma saída de emergência a ser afixada acima da porta, para indicar o seu sentido.	12
	S12 190x95mm	SAÍDA DE EMERGÊNCIA. Indicação da saída de emergência, com ou sem complementação do pictograma fotoluminescente (seta ou imagem, ou símbolo).	15
	E1 134mm	ALARME SONORO. Indicação do local de instalação do alarme de incêndio.	08
	E2 95x190mm	COMANDO MANUAL DE ALARME OU BOMBA DE INCÊNDIO. Ponto de acionamento de alarme de incêndio ou bomba de incêndio. Deve vir sempre acompanhado de uma mensagem escrita, designando o equipamento acionado.	10
	E3 95x190mm		03
	E5 134mm	EXTINTOR DE INCÊNDIO. Indicação de localização dos extintores de incêndio.	18
	E8 134mm	ABRIGO DE MANGUEIRA E HIDRANTE. Indicação do abrigo da mangueira de incêndio com ou sem hidrante no seu interior.	03
	E9 134mm	HIDRANTE DE INCÊNDIO. Indicação da localização do hidrante quando instalado fora do abrigo de mangueiras.	03
	E12 1,00x1,00m	SINALIZAÇÃO DE SOLO PARA EQUIPAMENTOS DE COMBATE A INCÊNDIO (HIDRANTES E EXTINTORES). Usado para indicar a localização dos equipamentos de combate a incêndio e alarme, para evitar a sua obstrução.	14
	M1 134mm	INDICAÇÃO DOS SISTEMAS DE PROTEÇÃO CONTRA INCÊNDIO EXISTENTES NA EDIFICAÇÃO. Na entrada principal da edificação.	01

LEGENDA - Símbolos gráficos para projeto			QTD.
		EXTINTOR PORTÁTIL DE DIÓXIDO DE CARBONO (CO2)	02
		EXTINTOR PORTÁTIL DE PÓ ABC - 6kg	16
		PUNTO DE ILUMINAÇÃO DE EMERGÊNCIA, 30 LED'S, AUTONOMIA 6 HORAS (PAREDE)	52
		DIREÇÃO DO FLUXO DA ROTA DE FUGA	00
		SAÍDA FINAL DA ROTA DE FUGA	00

Espaço reservado para uso do CBM/MT:

PROJETO DE SEGURANÇA CONTRA INCÊNDIO E PÂNICO

(X) NOVO () ATUALIZAÇÃO DO PSCIP Nº: () SUBSTITUIÇÃO DO PSCIP Nº:

ASSOCIAÇÃO MATO-GROSSENSE DOS MUNICÍPIOS
COORDENAÇÃO DE PROJETOS
SITE: www.amm.org.br
E-MAIL: centraldeprojetosamm@gmail.com
ADM. NEURILAN FRAGA

TÍTULO DO DESENHO:
SAÍDAS DE EMERGÊNCIA, EXTINTORES, SINALIZAÇÃO DE EMERGÊNCIA, ILUMINAÇÃO DE EMERGÊNCIA, HIDRANTES E MANGOTINHOS, ALARME DE INCÊNDIO.

OCUPAÇÃO:
EDUCACIONAL E CULTURA FÍSICA, DIVISÃO: E-1, ESCOLA EM GERAL

RAZÃO SOCIAL:
PREFEITURA MUNICIPAL DE CAMPOS DE JÚLIO - MT

NOME FANTASIA:
ESCOLA ESTADUAL ANGELINA FRANCISCON MASUTTI

CNPJ:
01.614.516/0001-99

ENDEREÇO:
RUA VALMIR TABORDA CÂMERA - BOM JARDIM, CAMPOS DE JÚLIO - MT, 78840-000

RESPONSÁVEL TÉCNICO:

VIVIAN M. DRUMMOND PINHEIRO TEIXEIRA
Eng. Civil/Seg. do Trabalho
CREA: 1215067275

DATA DE ENTREGA:
23/10/2021

ESCALA:
INDICADA

REVISÃO:
1º - 00/00/0000

PRANCHA:
INC 03-B
03