


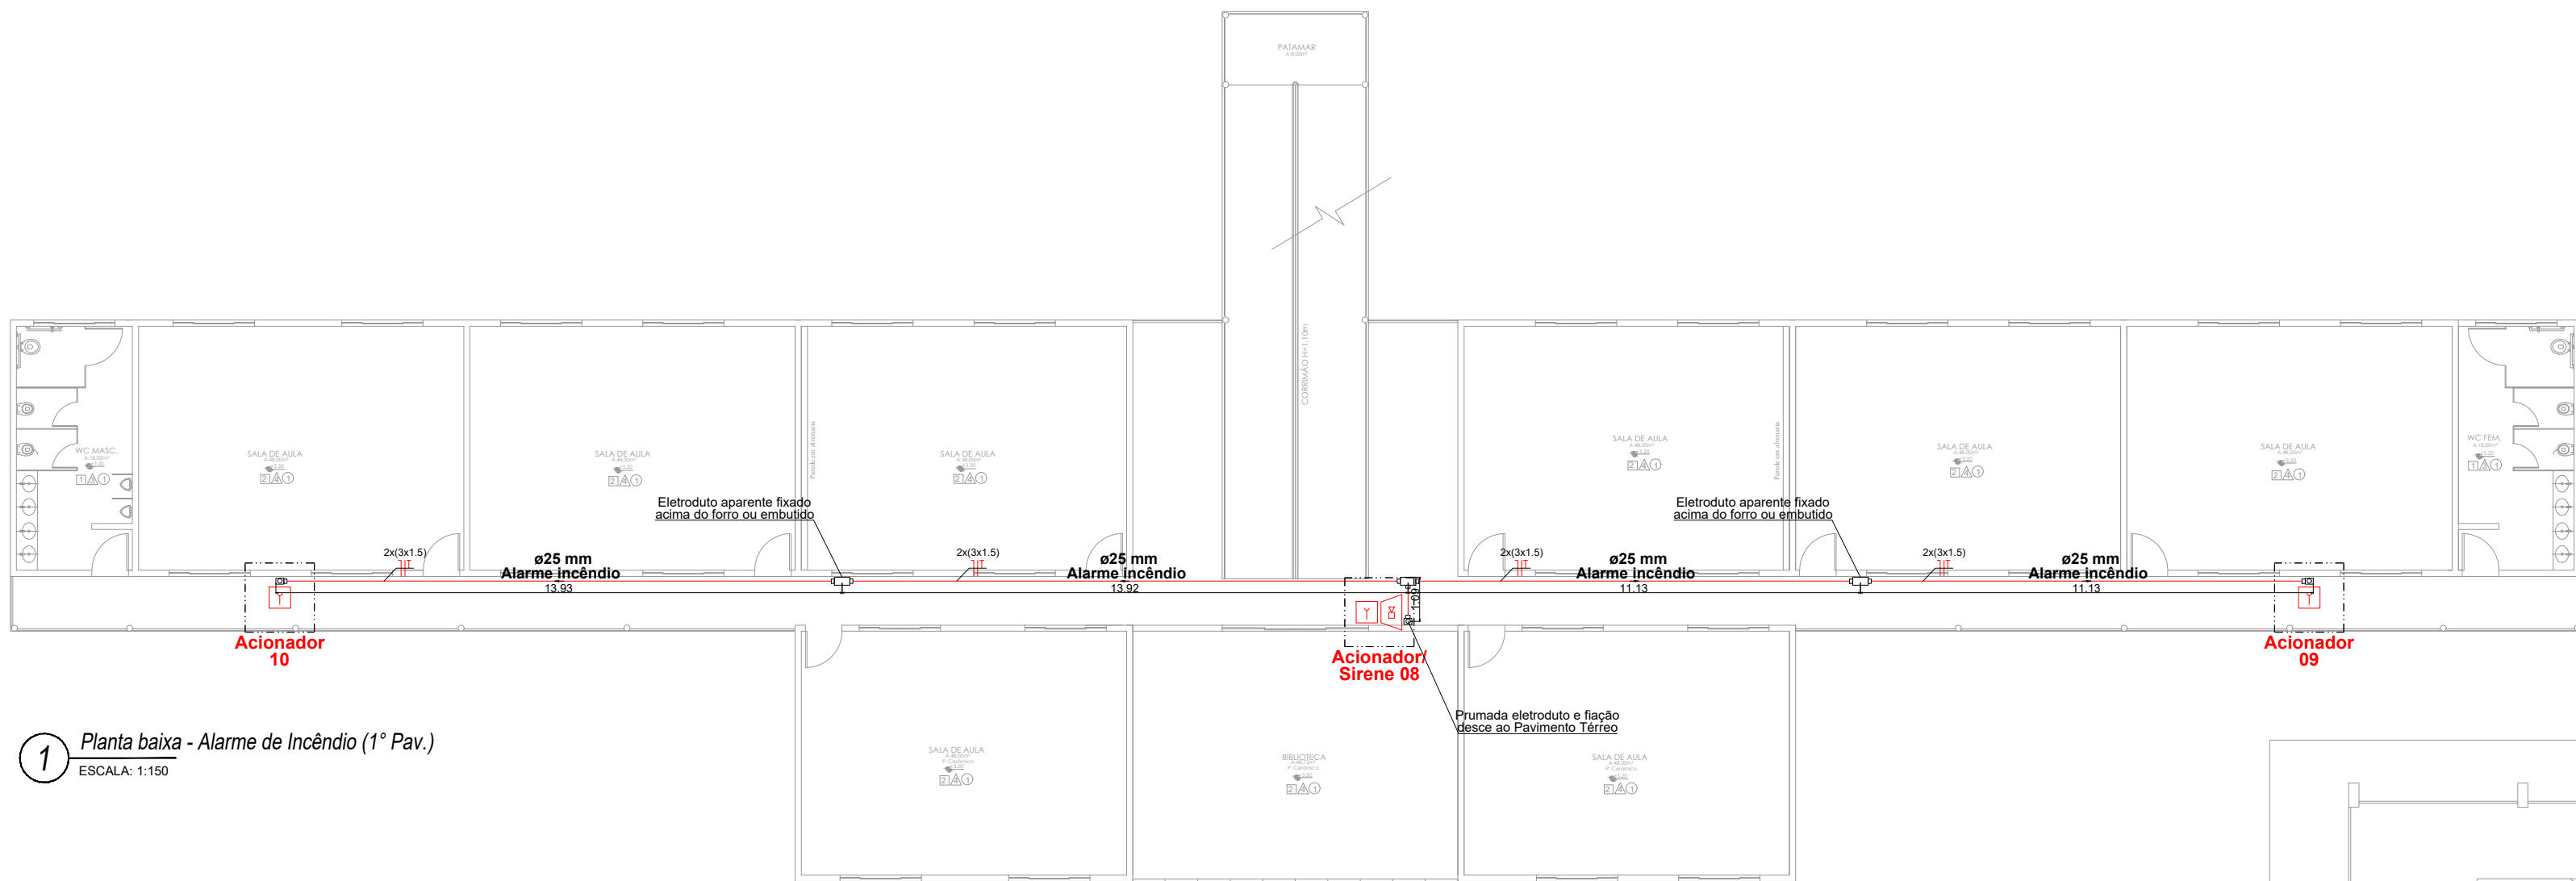


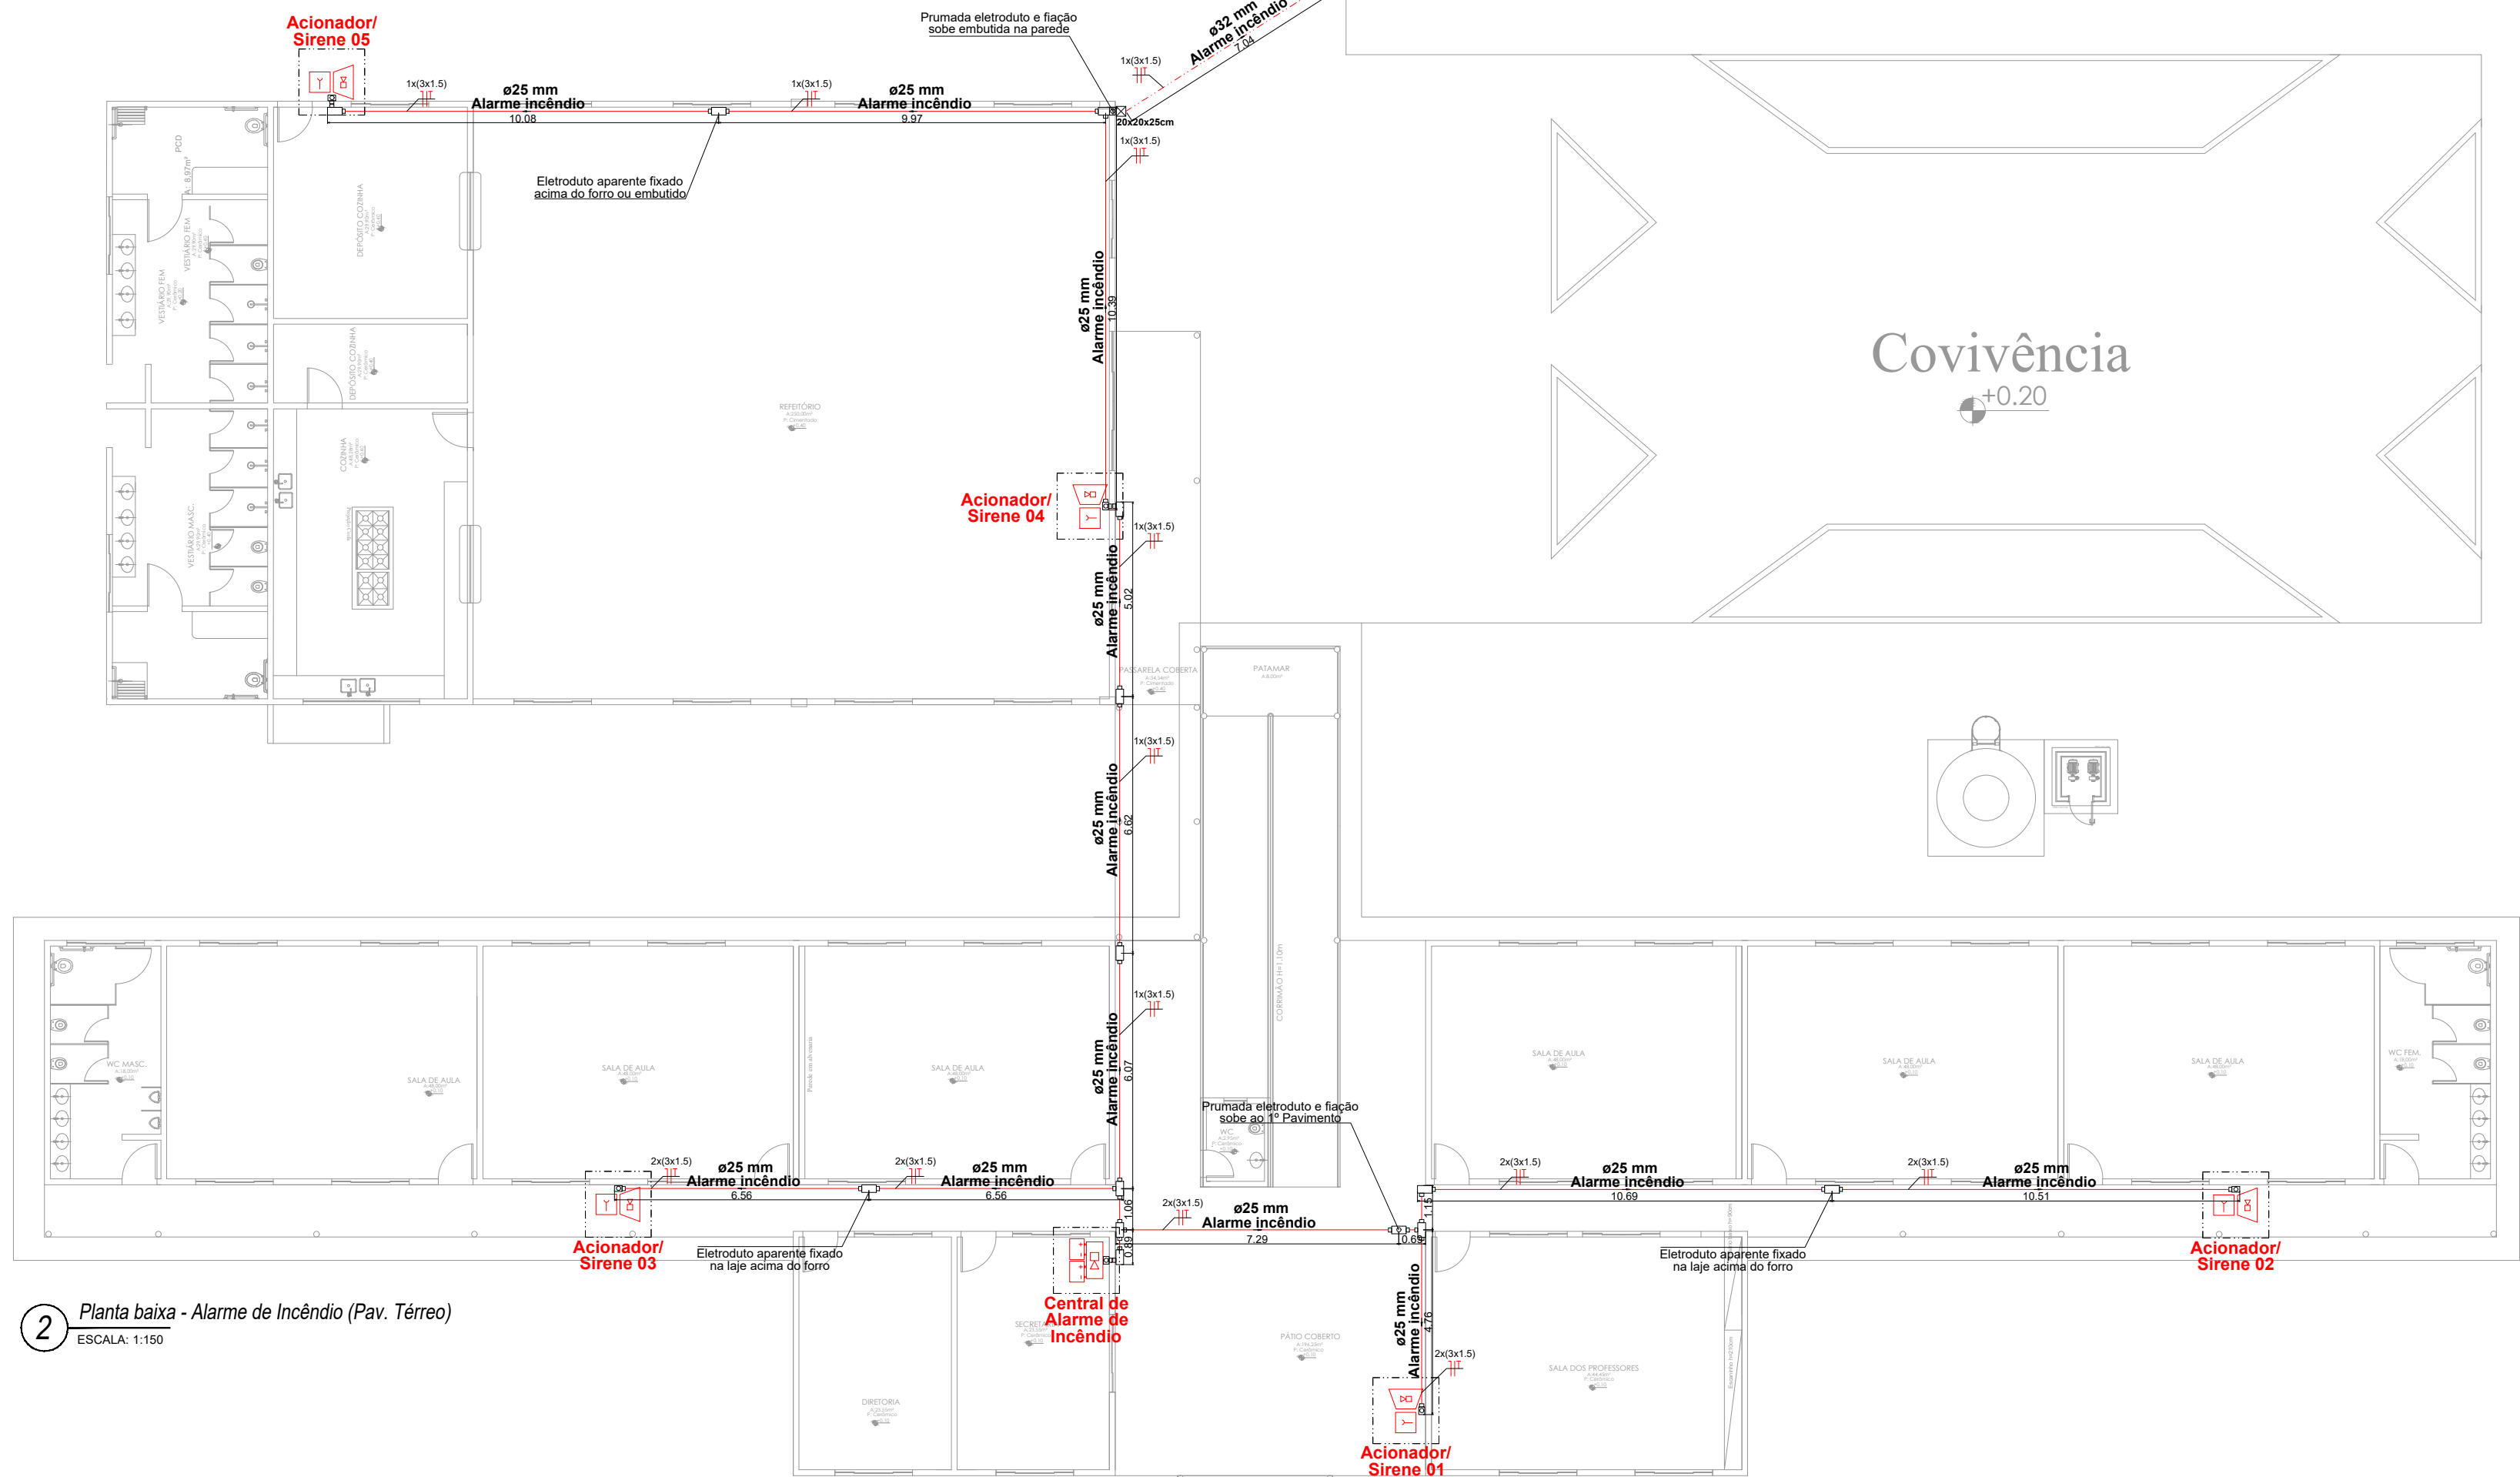

1 Planta baixa - Alarme de Incêndio (1º Pav.)
ESCALA: 1:150

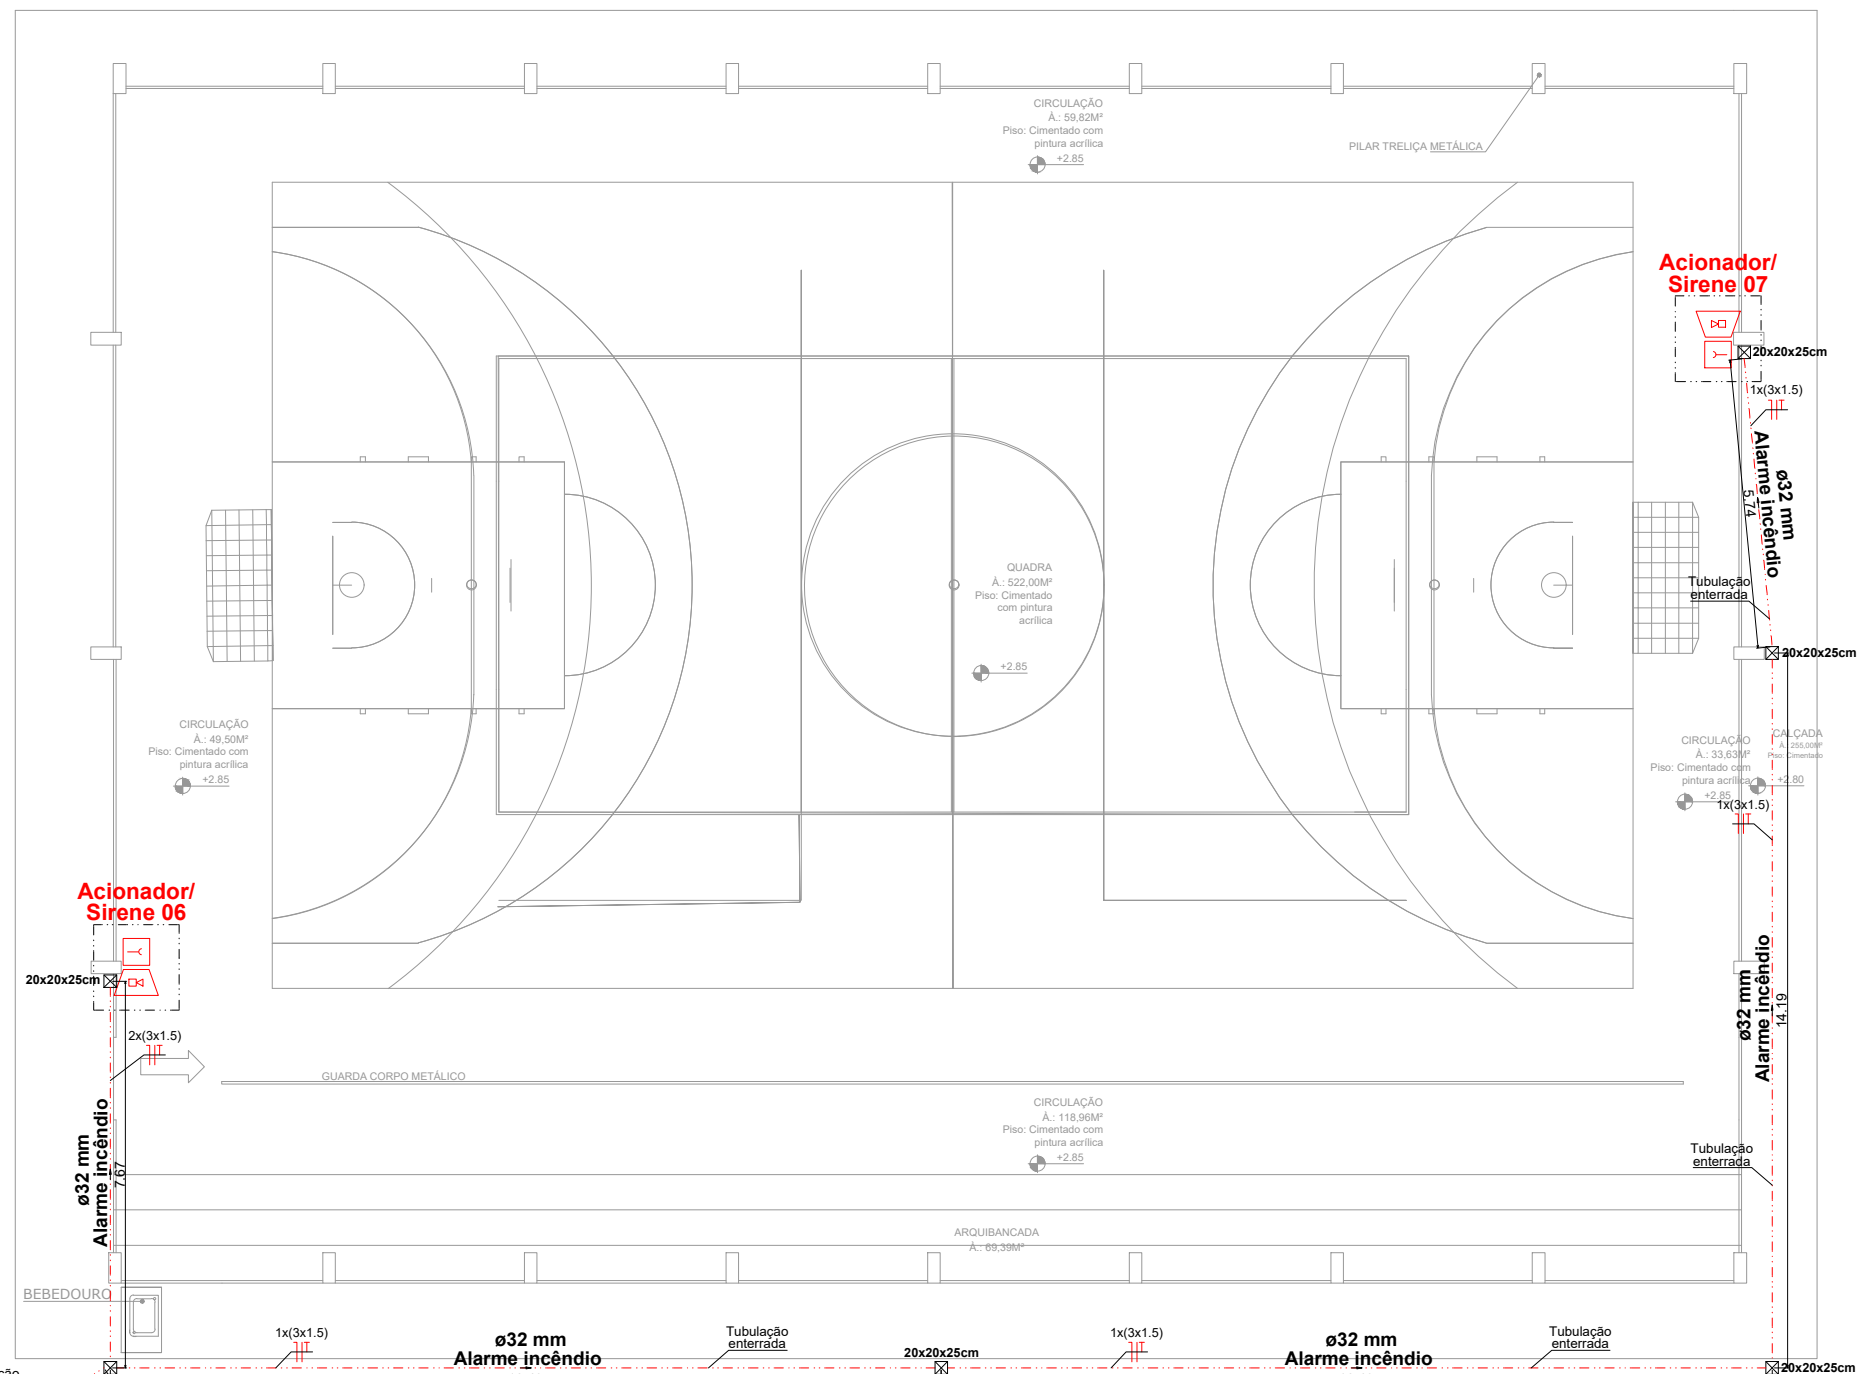

2 Planta baixa - Alarme de Incêndio (Pav. Térreo)
ESCALA: 1:150

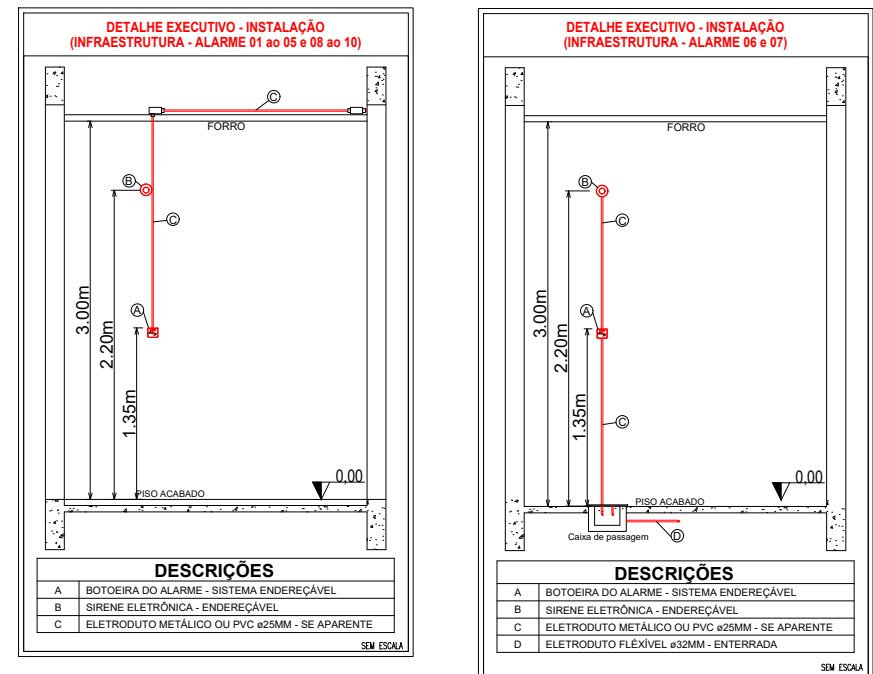

LEGENDA - Símbolos gráficos para projeto		QTD.
	ACIONADOR MANUAL DO SISTEMA DE DETECÇÃO E ALARME - ENDEREÇÁVEL	10
	SIRENE SONORA TIPO SIRENE - ENDEREÇÁVEL	08
	CENTRAL DE DETECÇÃO E ALARME - ENDEREÇÁVEL	01
	BATERIAS DO SISTEMA DE DETECÇÃO E ALARME - ENDEREÇÁVEL	02
	ELETRODUTO RÍGIDO VERMELHO, PVC DN 25MM	164,72m
	ELETRODUTO FLEXÍVEL CORRUGADO, PVC DN 32MM	67,62m
	CABO P/ALARME INCÊNDIO BLINDADO 3 X 1,5MM C/ JAQUETA E DRENÓ VERMELHO	378,06m

Espaço reservado para uso do CBM/MT:

PROJETO DE SEGURANÇA CONTRA INCÊNDIO E PÂNICO

(X) NOVO () ATUALIZAÇÃO DO PSCIP N°: () SUBSTITUIÇÃO DO PSCIP N°:



ASSOCIAÇÃO MATO-GROSSENSE DOS MUNICÍPIOS
COORDENAÇÃO DE PROJETOS
SITE: www.amm.org.br
E-MAIL: centraldeprojetosamm@gmail.com
ADM. NEURILAN FRAGA



TÍTULO DO DESENHO:
SAÍDAS DE EMERGÊNCIA, EXTINTORES, SINALIZAÇÃO DE EMERGÊNCIA, ILUMINAÇÃO DE EMERGÊNCIA, HIDRANTES E MANGOTINHOS, ALARME DE INCÊNDIO.

OCUPAÇÃO:
EDUCACIONAL E CULTURA FÍSICA, DIVISÃO: E-1, ESCOLA EM GERAL.

RAZÃO SOCIAL:
PREFEITURA MUNICIPAL DE CAMPOS DE JÚLIO - MT

NOME FANTASIA:
ESCOLA ESTADUAL ANGELINA FRANCISCON MASUTTI

CNPJ:
01.614.516/0001-99

ENDEREÇO:
RUA VALMIR TABORDA CÂMERA - BOM JARDIM, CAMPOS DE JÚLIO - MT, 78840-000

RESPONSÁVEL TÉCNICO:

VIVIAN M. DRUMMOND PINHEIRO TEIXEIRA
Eng. Civil/Seg. do Trabalho
CREA: 1215067275

DATA DE ENTREGA:
23/10/2021

ESCALA:
INDICADA

REVISÃO:
1º - 00/00/0000

PRANCHA:

INC 03-E
03