

F.S

SUM

CI

CA

CGS

RS

CS

CV

FOSSA SÉPTICA

SUMIDOURO

CAIXA DE INSPEÇÃO

CAIXA DE AREIA COM GRELHA

CAIXA DE GORDURA SIFONADA

RALO SECO

CAIXA SIFONADA



CAIXA SIFONADA HERMÉTICA

COLUNA DE VENTILAÇÃO

TUBULAÇÃO DE ESGOTO

TUBULAÇÃO DE VENTILAÇÃO

- NOTAS:
1. TODA TUBULAÇÃO É EM PVC RÍGIDO COM MEDIDAS EM MILÍMETROS;
  2.  $i > 1\%$  (INCLINAÇÃO MÍNIMA);
  3. AS LIGAÇÕES DEVRÃO ATENDER OS REGULAMENTOS E NORMAS DAS CONCESSIONÁRIAS LOCAIS;
  4. A COLUNA DE VENTILAÇÃO DEVE ULTRAPASSAR EM PELO MENOS 30 cm O NÍVEL DA COBERTURA, A FIM DE EVITAR ODORES;
  5. SUMIDOURO CALCULADO LEVANDO-SE EM CONSIDERAÇÃO UM TEMPO DE INFILTRAÇÃO DE 10 MINUTOS (COEFICIENTE DE INFILTRAÇÃO DE 40 LITROS/ m²;

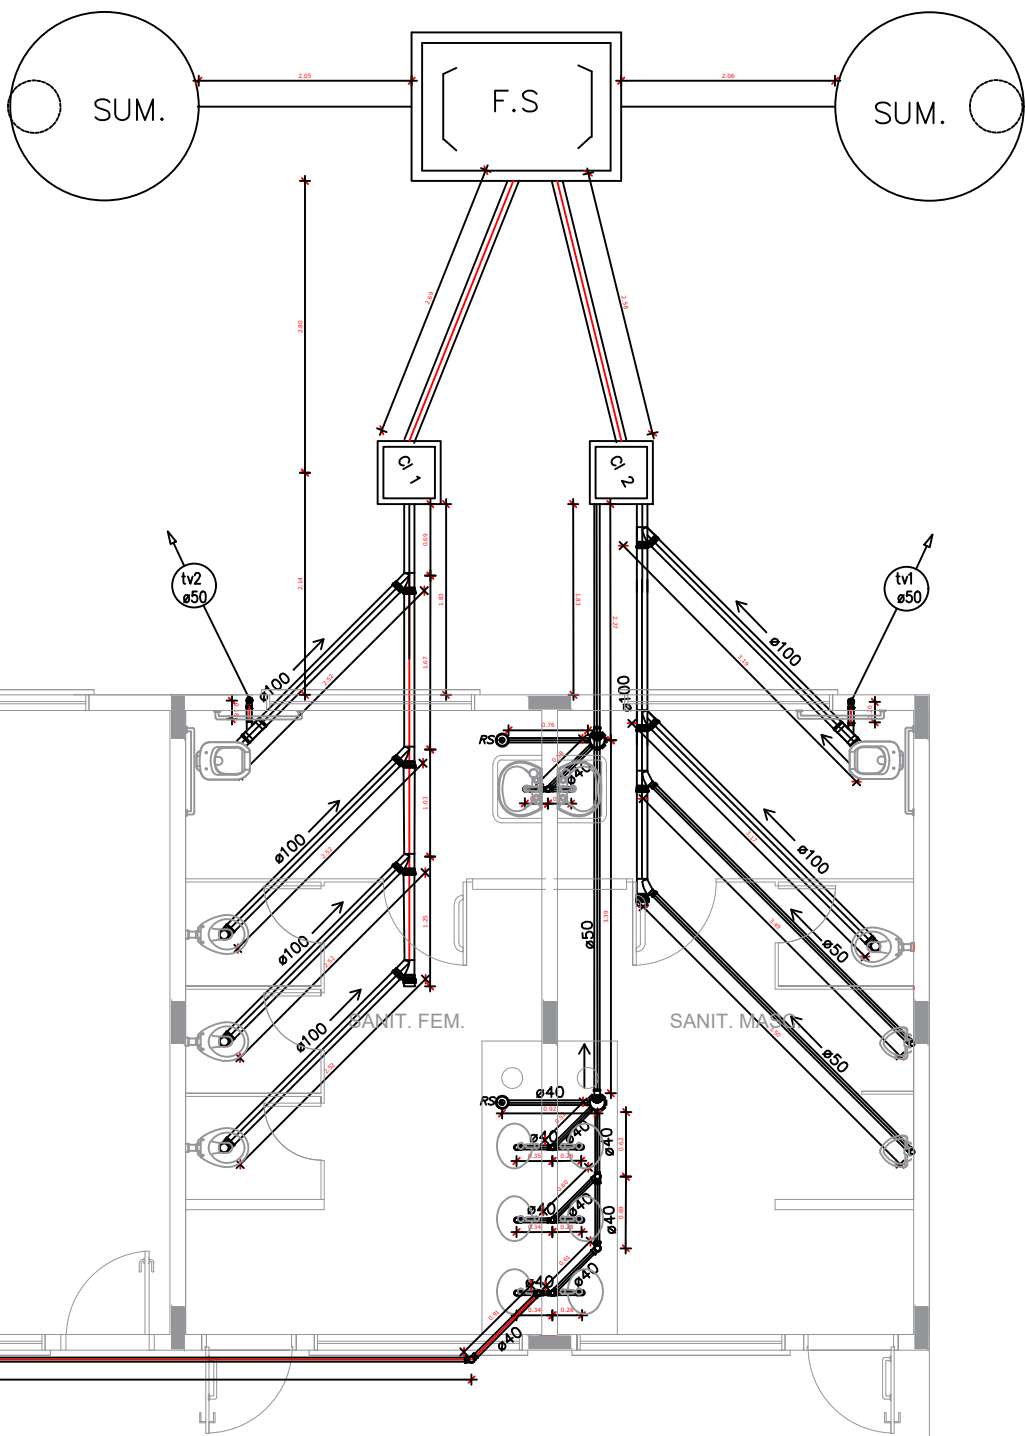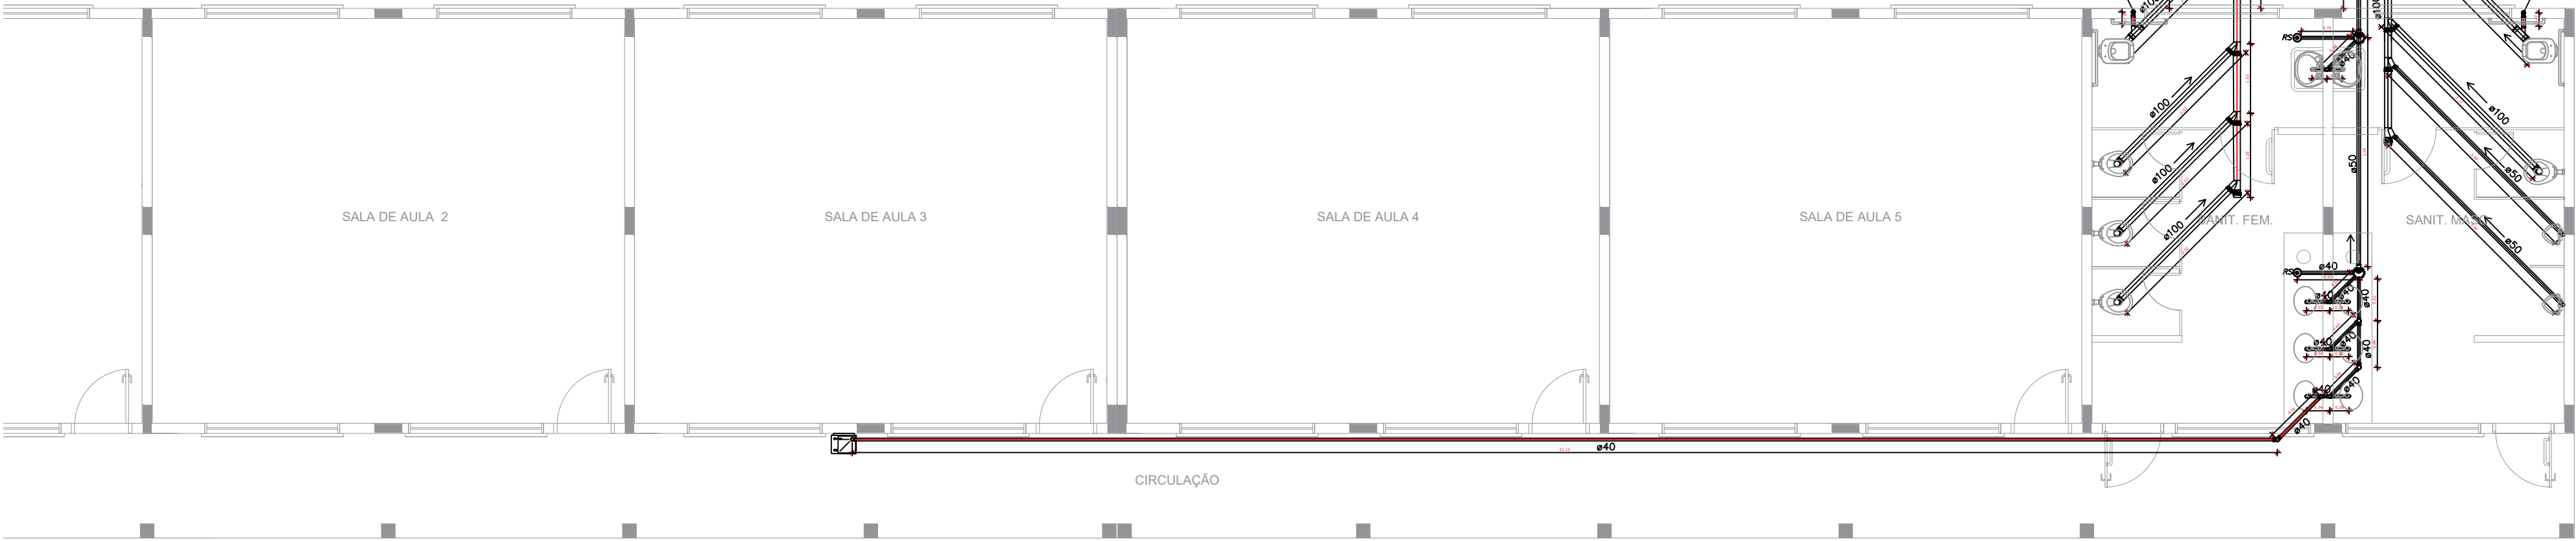


1 PLANTA BAIXA DE ESGOTO SANITÁRIO  
ESCALA 1:50


RESUMO ESGOTO SANITÁRIO GERAL

Descrição	UN	Quantidade
Tubo PVC Esgoto 40mm	m	29,75
Tubo PVC Esgoto 50mm	m	19,00
Tubo PVC Esgoto 100mm	m	31,70
Caixa de inspeção	un	02
Caixa hermética de ventilação	un	02
Joelho PVC 90° 100mm	un	06
Joelho PVC 90° 50mm	un	06
Joelho PVC 90° 40mm	un	09
Joelho PVC 45° 40mm	un	02
Junção Simples PVC 100mm	un	06
Junção Simples PVC 100x50mm	un	04
Junção Simples PVC 40mm	un	06
Ralo Simples	un	02
Caixa Sifonada	un	02
Fossa Séptica 350x200x150cm	un	01
Sumidouro Ø300x450cm	un	02


2 RESUMO DE MATERIAL  
SEM ESCALA

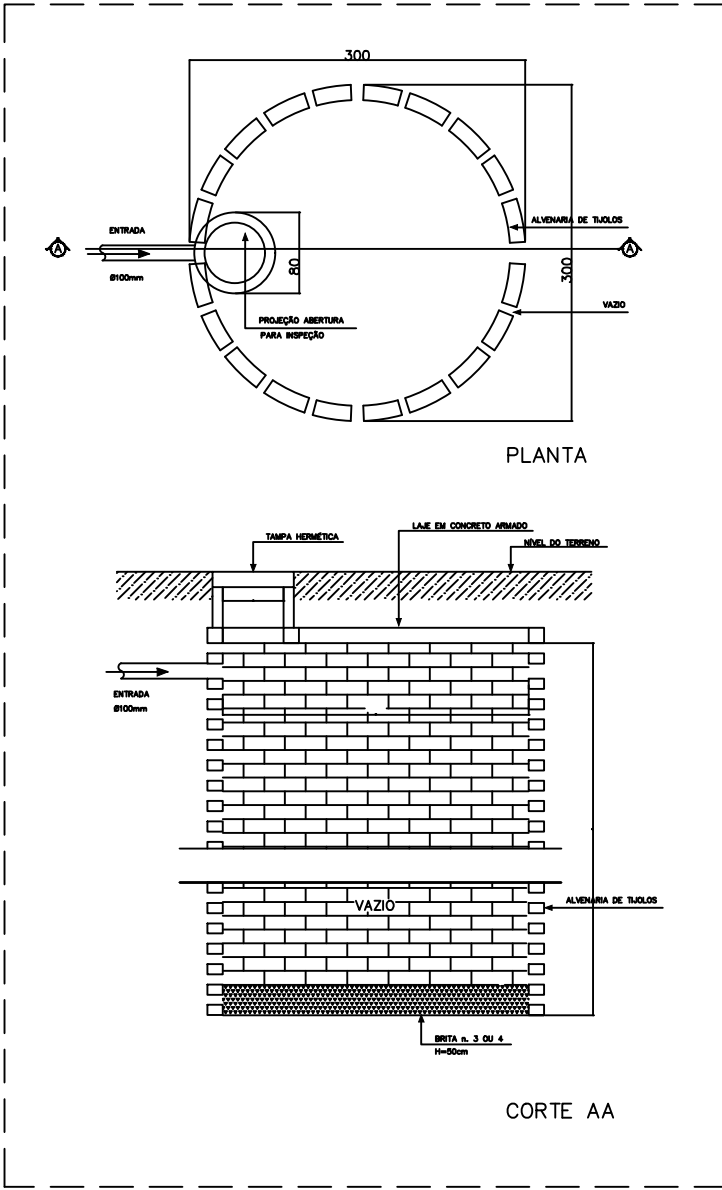

3 DETALHE - SUMIDOURO  
SEM ESCALA

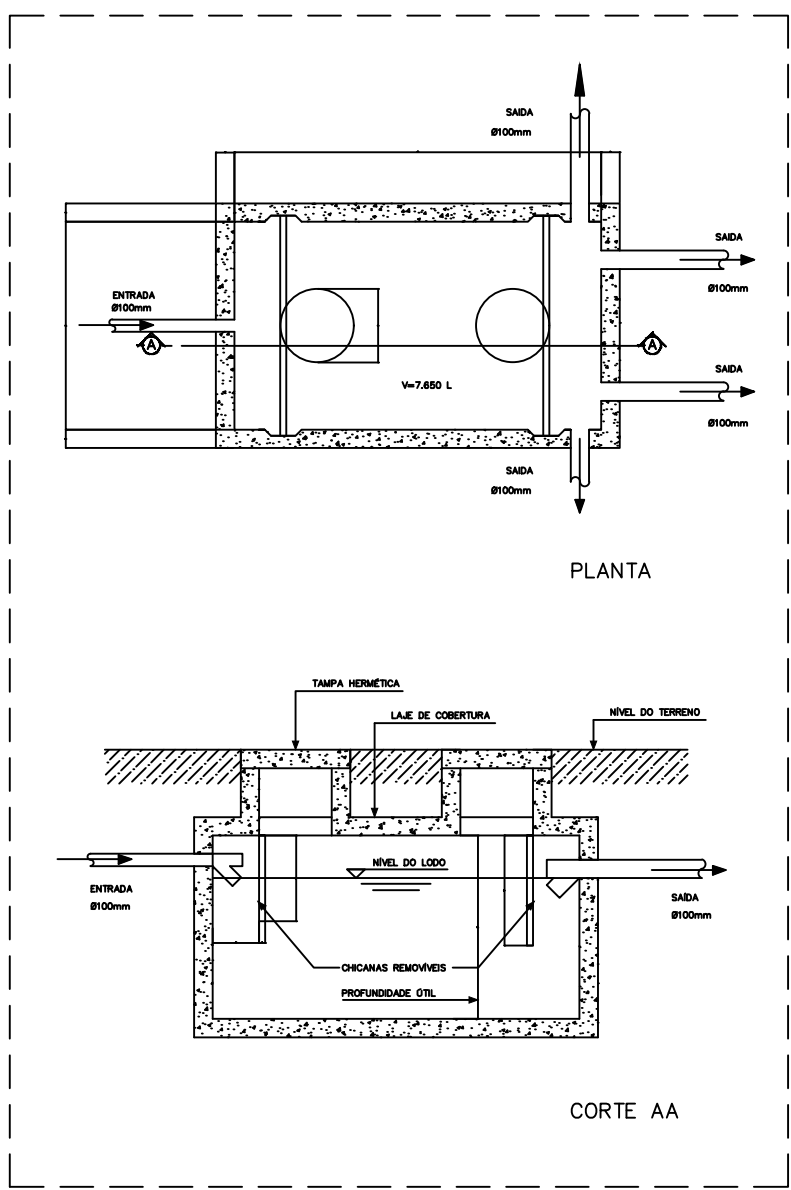

4 DETALHE - FOSSA SÉPTICA  
SEM ESCALA

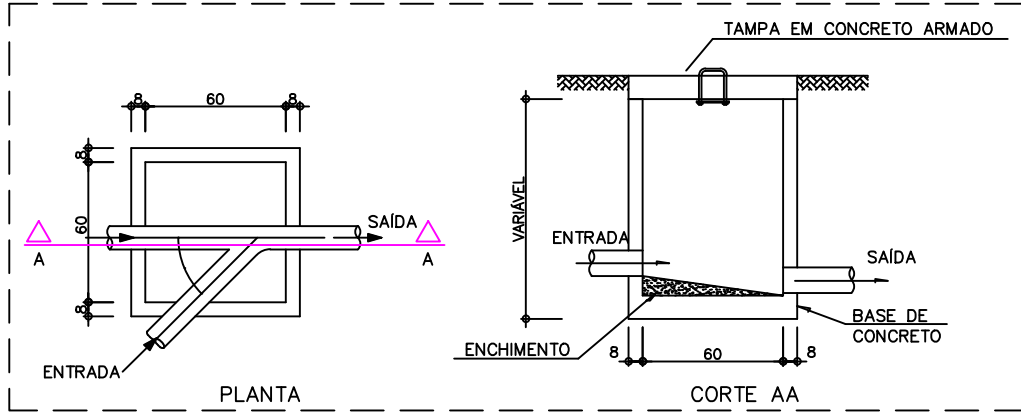

5 DETALHE - CAIXA DE INSPEÇÃO  
SEM ESCALA

Prefeitura Municipal de

**Campos de Júlio**

Estado de Mato Grosso

**Departamento de Engenharia**

Avenida Valdir Mazutti, nº 799W, Bom Jardim - Campos de Júlio

Fone:0xx65-3387-2800

Assunto:

PLANTA COBERTURA

PLANTA PASSARELA

CORTES PASSARELA

COERTURA PASSARELA

IMÓVEL:

COMUNIDADE ALTO JURUENA

PLANO DIRETOR:

Zona Rural

PREFEITO MUNICIPAL:

JOSÉ ODIL DA SILVA

DATA:

MARÇO / 2018

RESP. TÉCNICO:

CINTYA VIEIRA SOUTO

CADU: 184282-2

ÁREA:

1.796,58m²

PERÍMETRO:

ESCALA:

Indicadas

MUNICÍPIO/UF:

CAMPOS DE JÚLIO - MT

CONFERE:

VISTO: